


Plan sygnalizacji świetlnej wzbudzanej

Skala: 1:250

R=150

Ulica Międzylasowa

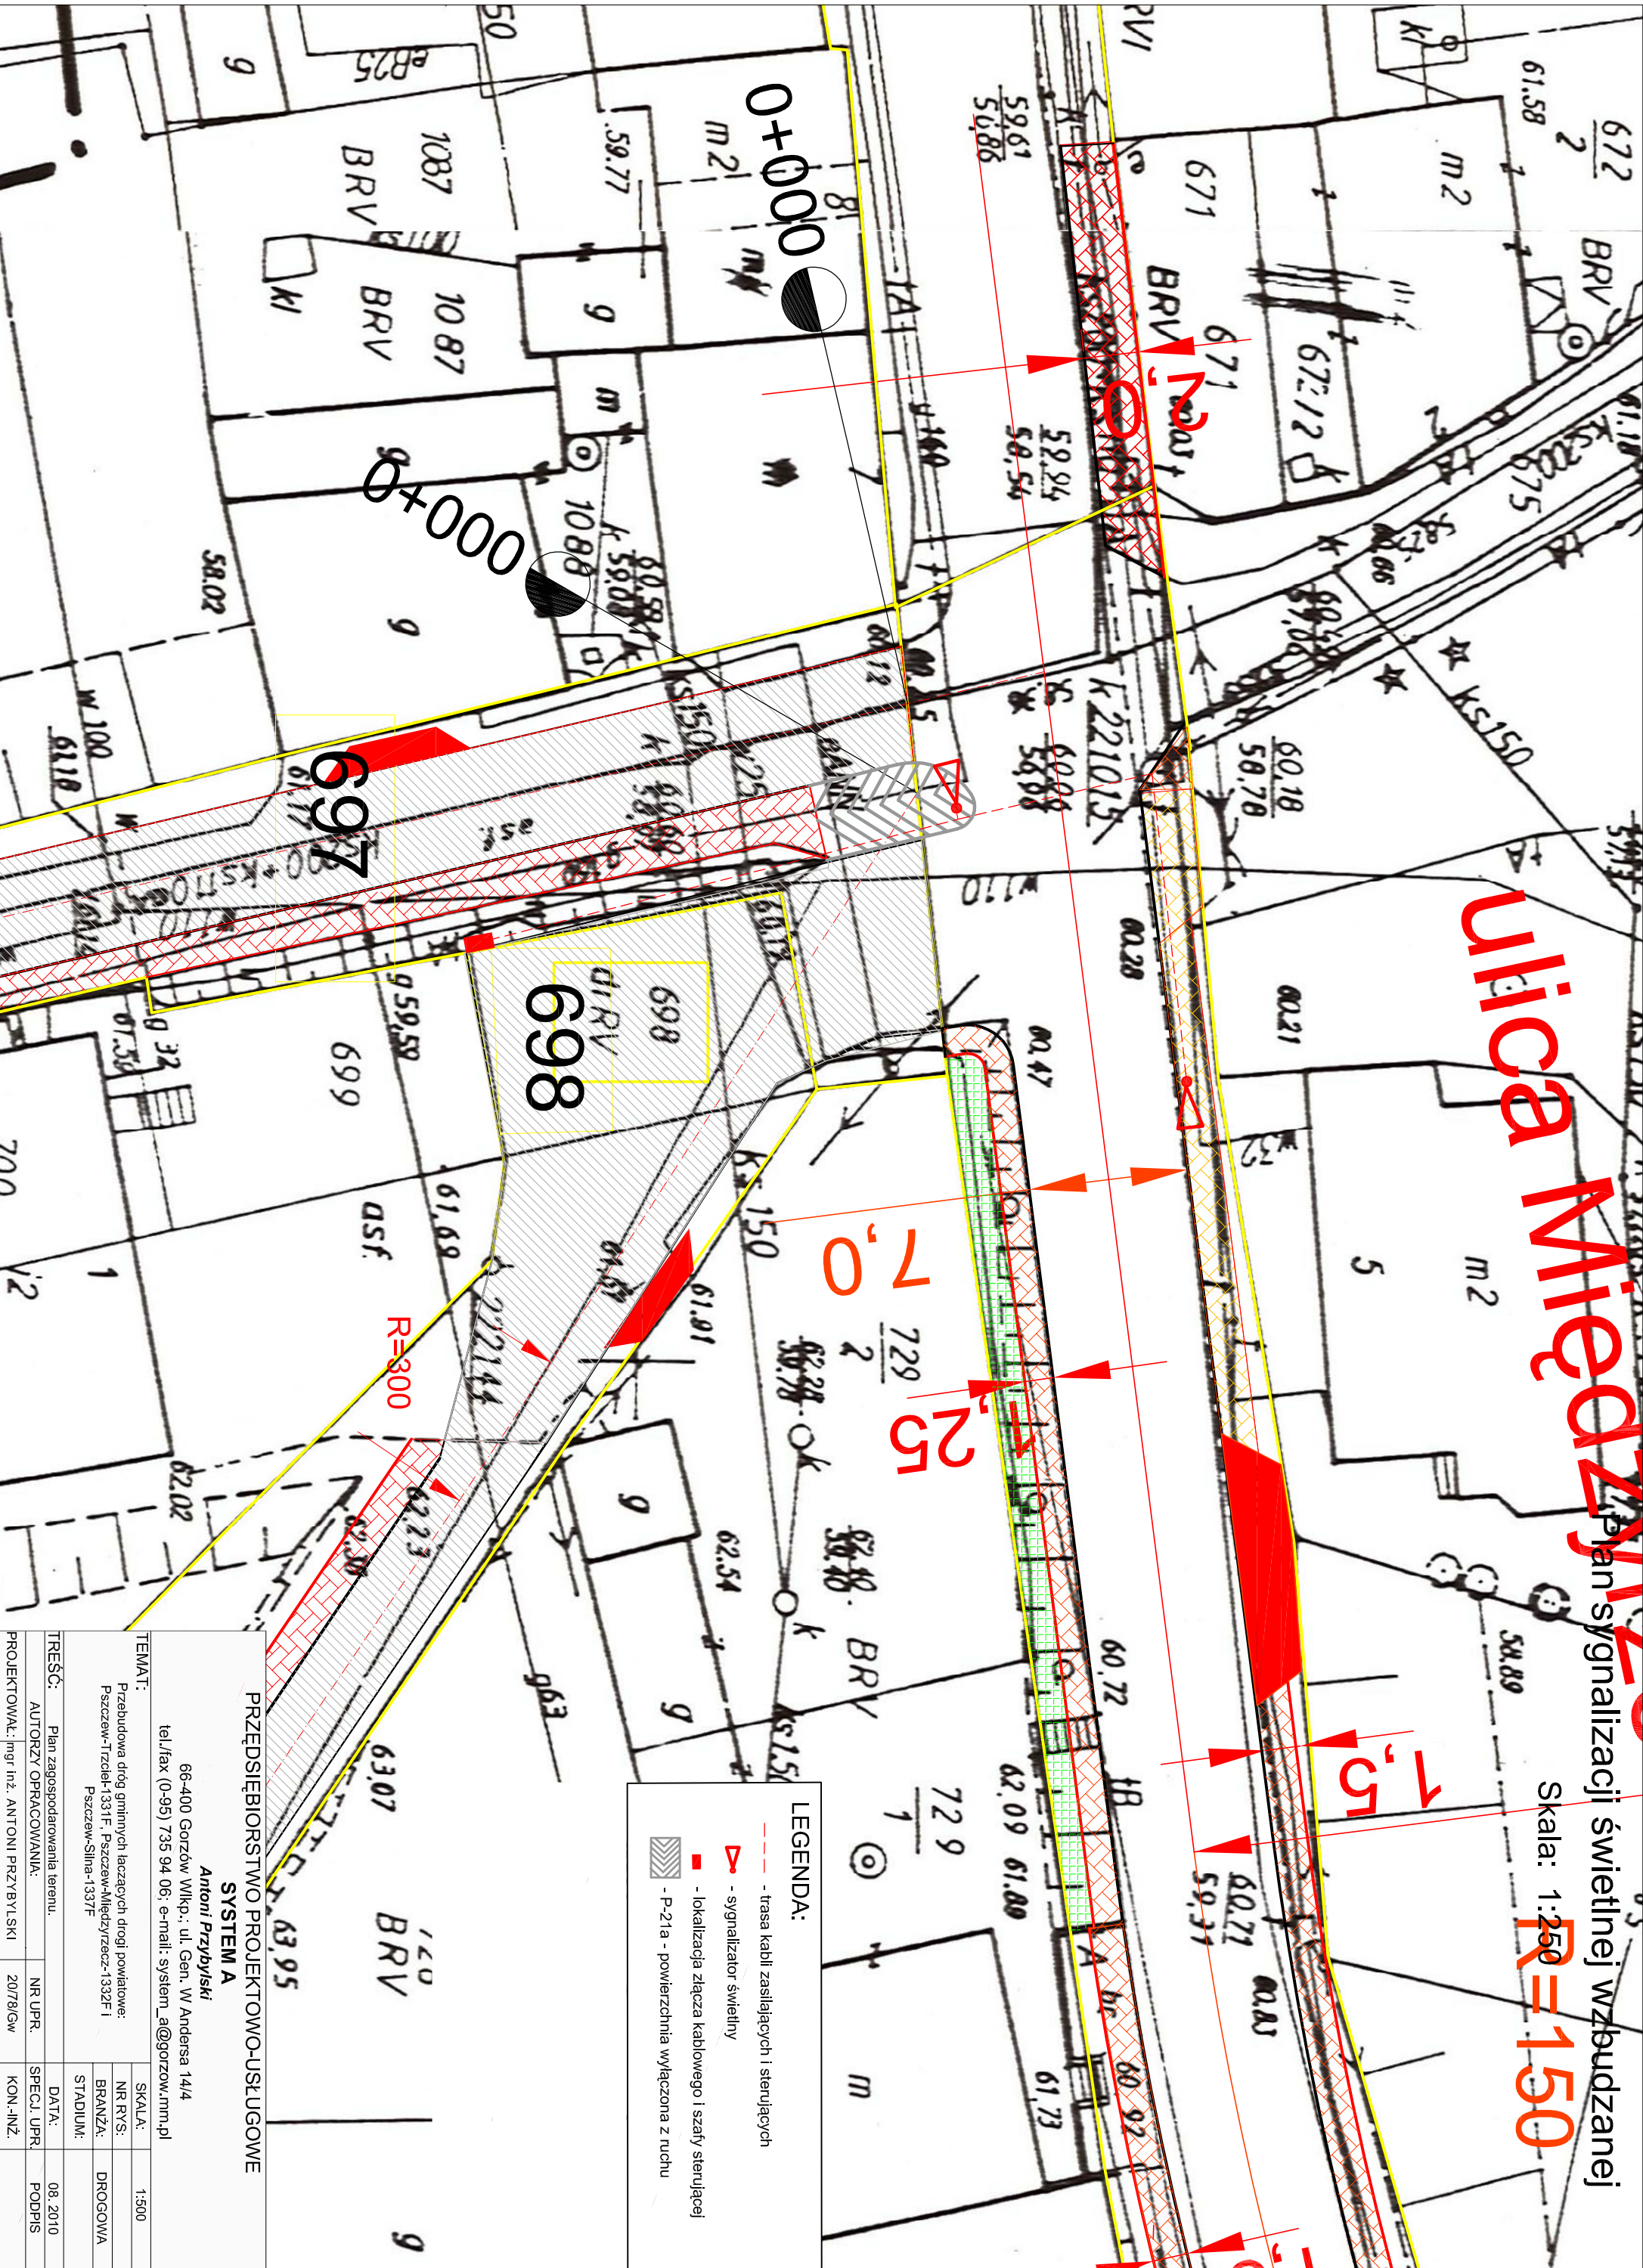

LEGENDA:

- trasa kabli zasilających i sterujących
- sygnalizator świetlny
- lokalizacja złącza kablowego i szafy sterującej
- P-21a - powierzchnia wyłączona z ruchu

PRZĘDSIĘBIORSTWO PROJEKTOWO-USŁUGOWE

SYSTEM A

Antoni Przybylski

66-400 Gozdzów Wlkp., ul. Gen. W Andersa 14/4

tel./fax (0-95) 735 94 06; e-mail: system_a@gozdzow.mmm.pl

TEMAT:

Przebudowa drogi gminnych łączących drogi powiatowe:
Pszczew-Trzcień-1331F, Pszczew-Międzyrzecz-1332F i
Pszczew-Słina-1337F

TREŚĆ:

Plan zagospodarowania terenu.

AUTORIZACJA:

PROJEKTOWAŁ: mgr inż. ANTONI PRZYBYLSKI

2076/Gw

KON. INŻ.

SKALA: 1:500

NR RYS: DROGOWA

BRANŻA: DROGOWA

STADIUM: DATA: 08.2010

SPECJ. UPR. PODPIS

PROJEKTOWAŁ: mgr inż. ANTONI PRZYBYLSKI

2076/Gw

KON. INŻ.