


7 8 9a 9 10 10a 1 2 3 4 5 6 6a

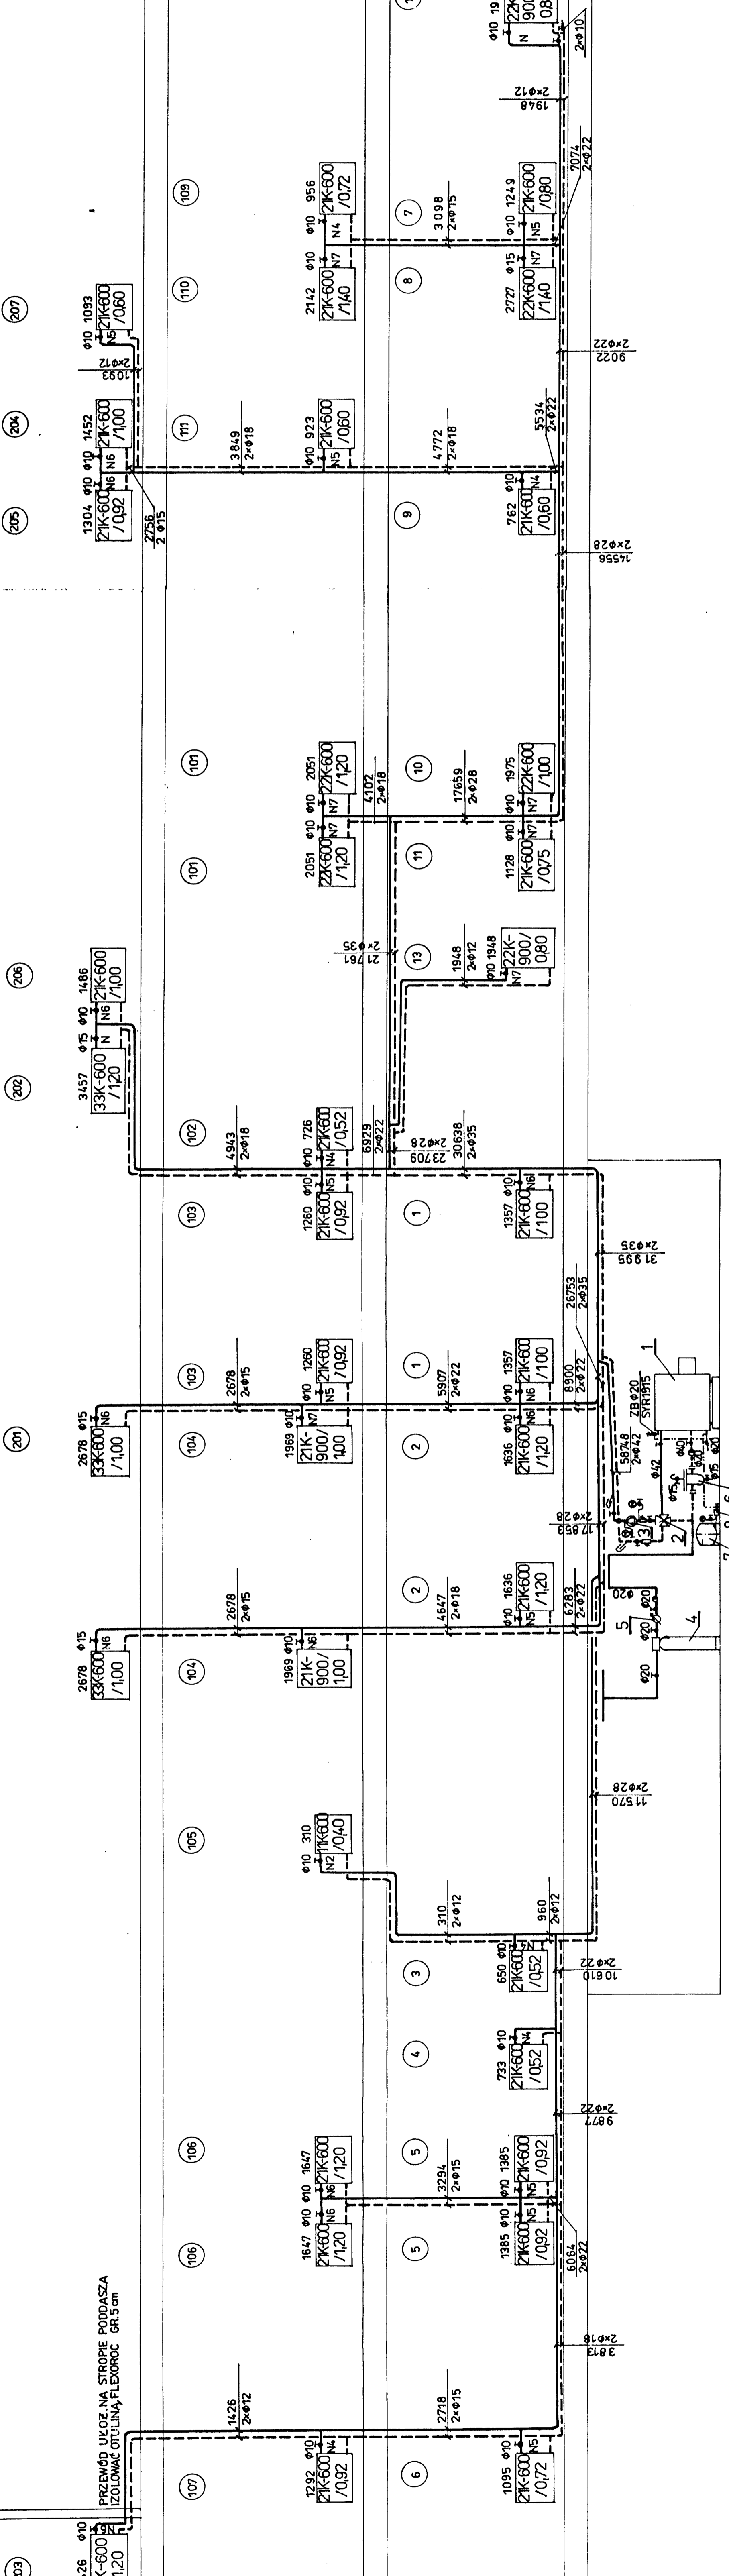

Wzrost: 1,83m  
Ciężar ciała: 75kg  
Data: 02.03.2005  
Zdjęcie: 02.03.2005

Wykazam projekt budowlany  
z warunkami podziemnymi  
na dzień o pozwoleniu na budowę  
Nr. 1500/III.7051/05/00025

OBIEKT	Budynek Ośrodka Zdrowia - wymiana instalacji centr. ogrzewania
ADRES	Wraz z modernizacją kotłowni na gazowa o mocy 70kW Słotsk ul. Puskzina 22
TREŚĆ	Rozwinięcie instalacji co
PROJEKTANT	inż. HUBERT SZMYT wzrost 1,83m ciężar ciała 75kg data 02.03.2005 zdjęcie 02.03.2005
OPARCONAŁ	J.W.
WERYFIKOWAŁ	inż. Regina Rogoza inż. Regína Rogoza uprawniony projektant w zakresie instalacji ogrzewania, wentylacji i klimatyzacji Nr. ew. 7278/AM-4261/03W
	SKALA 1:50
	DATA Marzec 2005r.
	RYSYNEK NR. 6