


\* PIONY KANALIZACYJNE DO LIKWIDACJI

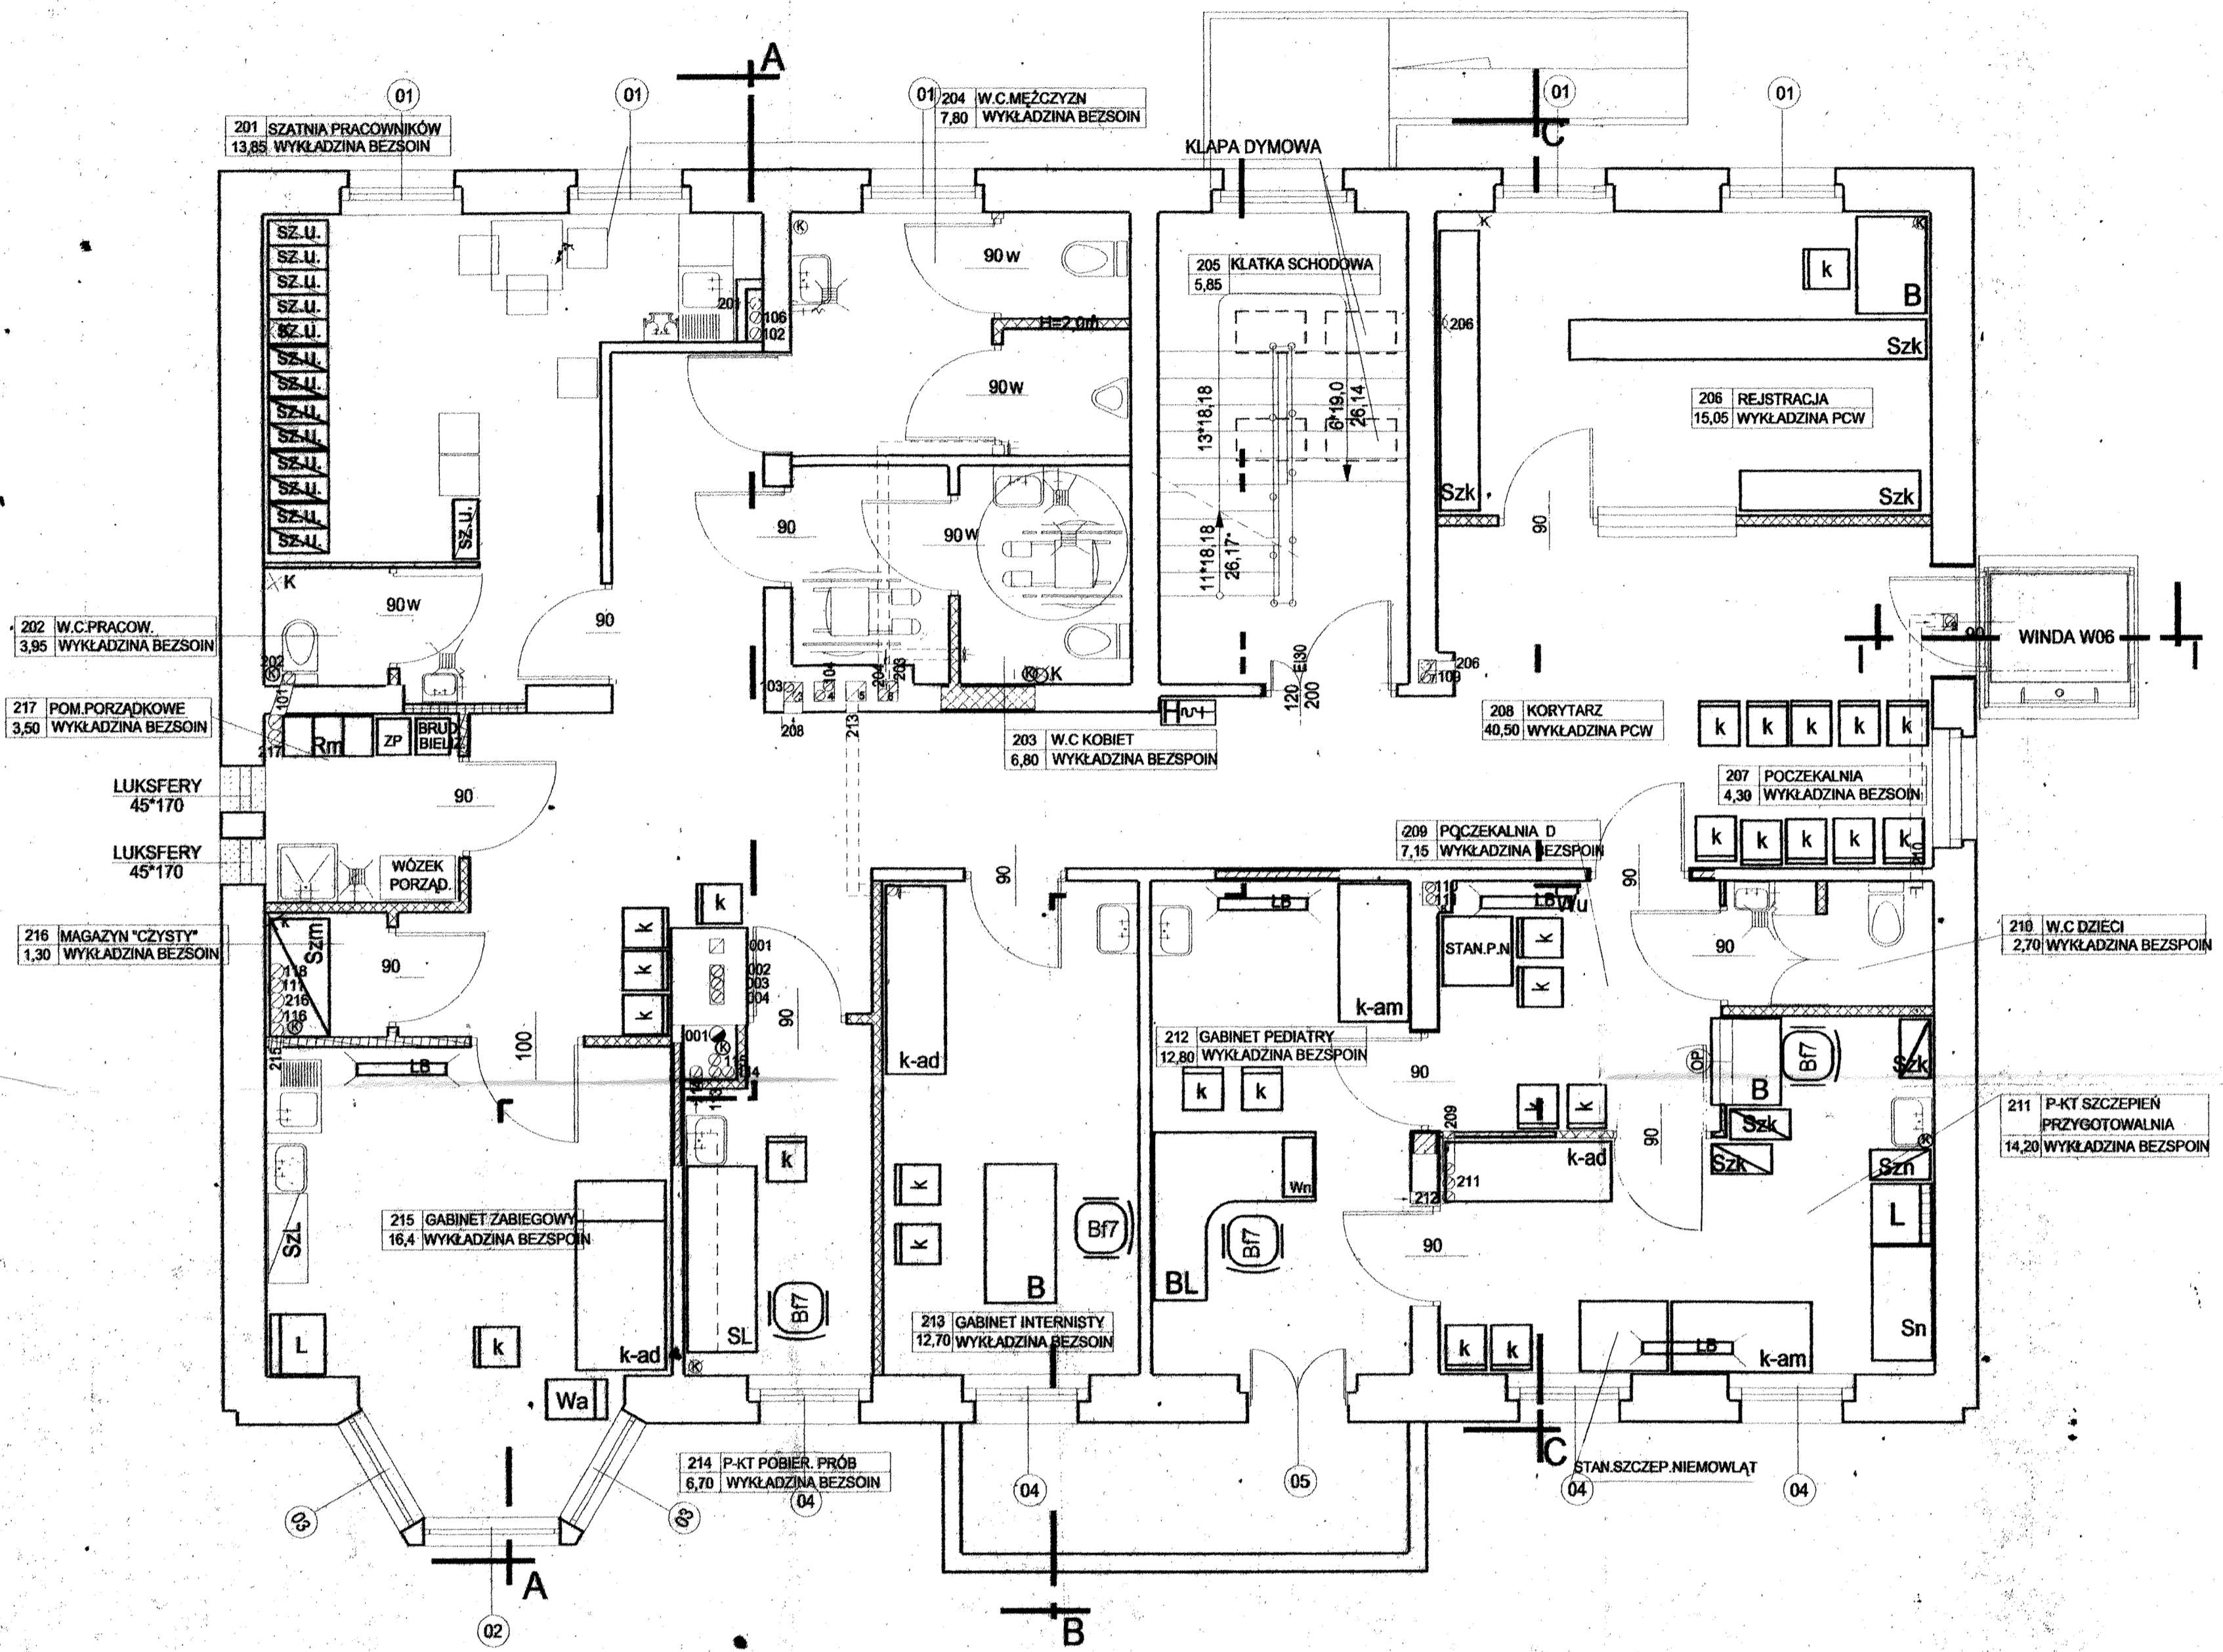

RZUT PIĘTRA

STAROSTWO POWIATOWE  
W SULĘCINIE  
REFERAT ADMINISTRACJI  
ARCHYTEKTONICZNO-BUDOWLANEJ

PRACOWNIA PROJEKTOWO-WYKONAWCZA "MODUŁ" inż. Nelia Jurasik		NR RYS.
66-300 Międzyrzecz ul. Moniuszki 4 tel. (095) 7412317		
INWESTOR	WÓJT GMINY SŁOŃSK ul. SIKORSKIEGO 15 66-436 SŁOŃSK	BRANZA B
INWESTYCJA	REMONT GMINNEGO OŚRODKA ZDROWIA WRAZ Z BUDOWĄ WINDY	CZEŚĆ
OBIEKT	GMINNY OŚRODEK ZDROWIA SŁOŃSK ul. PUSZKINA	
TYTUŁ RYS	RZUT PIĘTRA	SKALA 1:50
inż. Nelia Jurasik inż. Wioletta Jurga Upr. Bud. nr 1307/11/4752 66-300 Międzyrzecz ul. Pospolna 14 B.5 tel. 741-26-77		DATA 07-2006