


Powiat: Sułeciński
 Gmina: Słońsk
 Obręb: Lemierzycze
 dz. nr 13/4, 13/5 wg zakresu

USŁUGOWE PROWADZENIE EW. JENCI
 DO CELOW PODATKOWYCH
 Anna Spych
 66-237 TORZYMA, ul. J. Słowackiego 6
 NIP 92-101-65-10, Regon 570039632
 tel. (66)33413344, kom. 600 277 746, 004 510 082

Mapa do celów projektowych
 skala 1:500
 KERG 680-42/2010

Opracowano na podstawie mapy numerycznej miejscowości Lemierzycze i pomiaru urządzającego wykonanego przez U.P.E.D.C.P. mgr. Anna Spych w dniu 22.09.2010r. przez inż. Bogdan Spych geodeta uprawionego nr uprawnień 1127.
 Granice zostały wykreślone na podstawie mapy ewidencyjnej. Mapa aktualna w zaznaczonym zakresie.
 Nie wyklucza się istnienia innych urządzeń podziemnych, nie zgłoszonych do inwentaryzacji.

PLAN ZAGOSPODAROWANIA TERENU

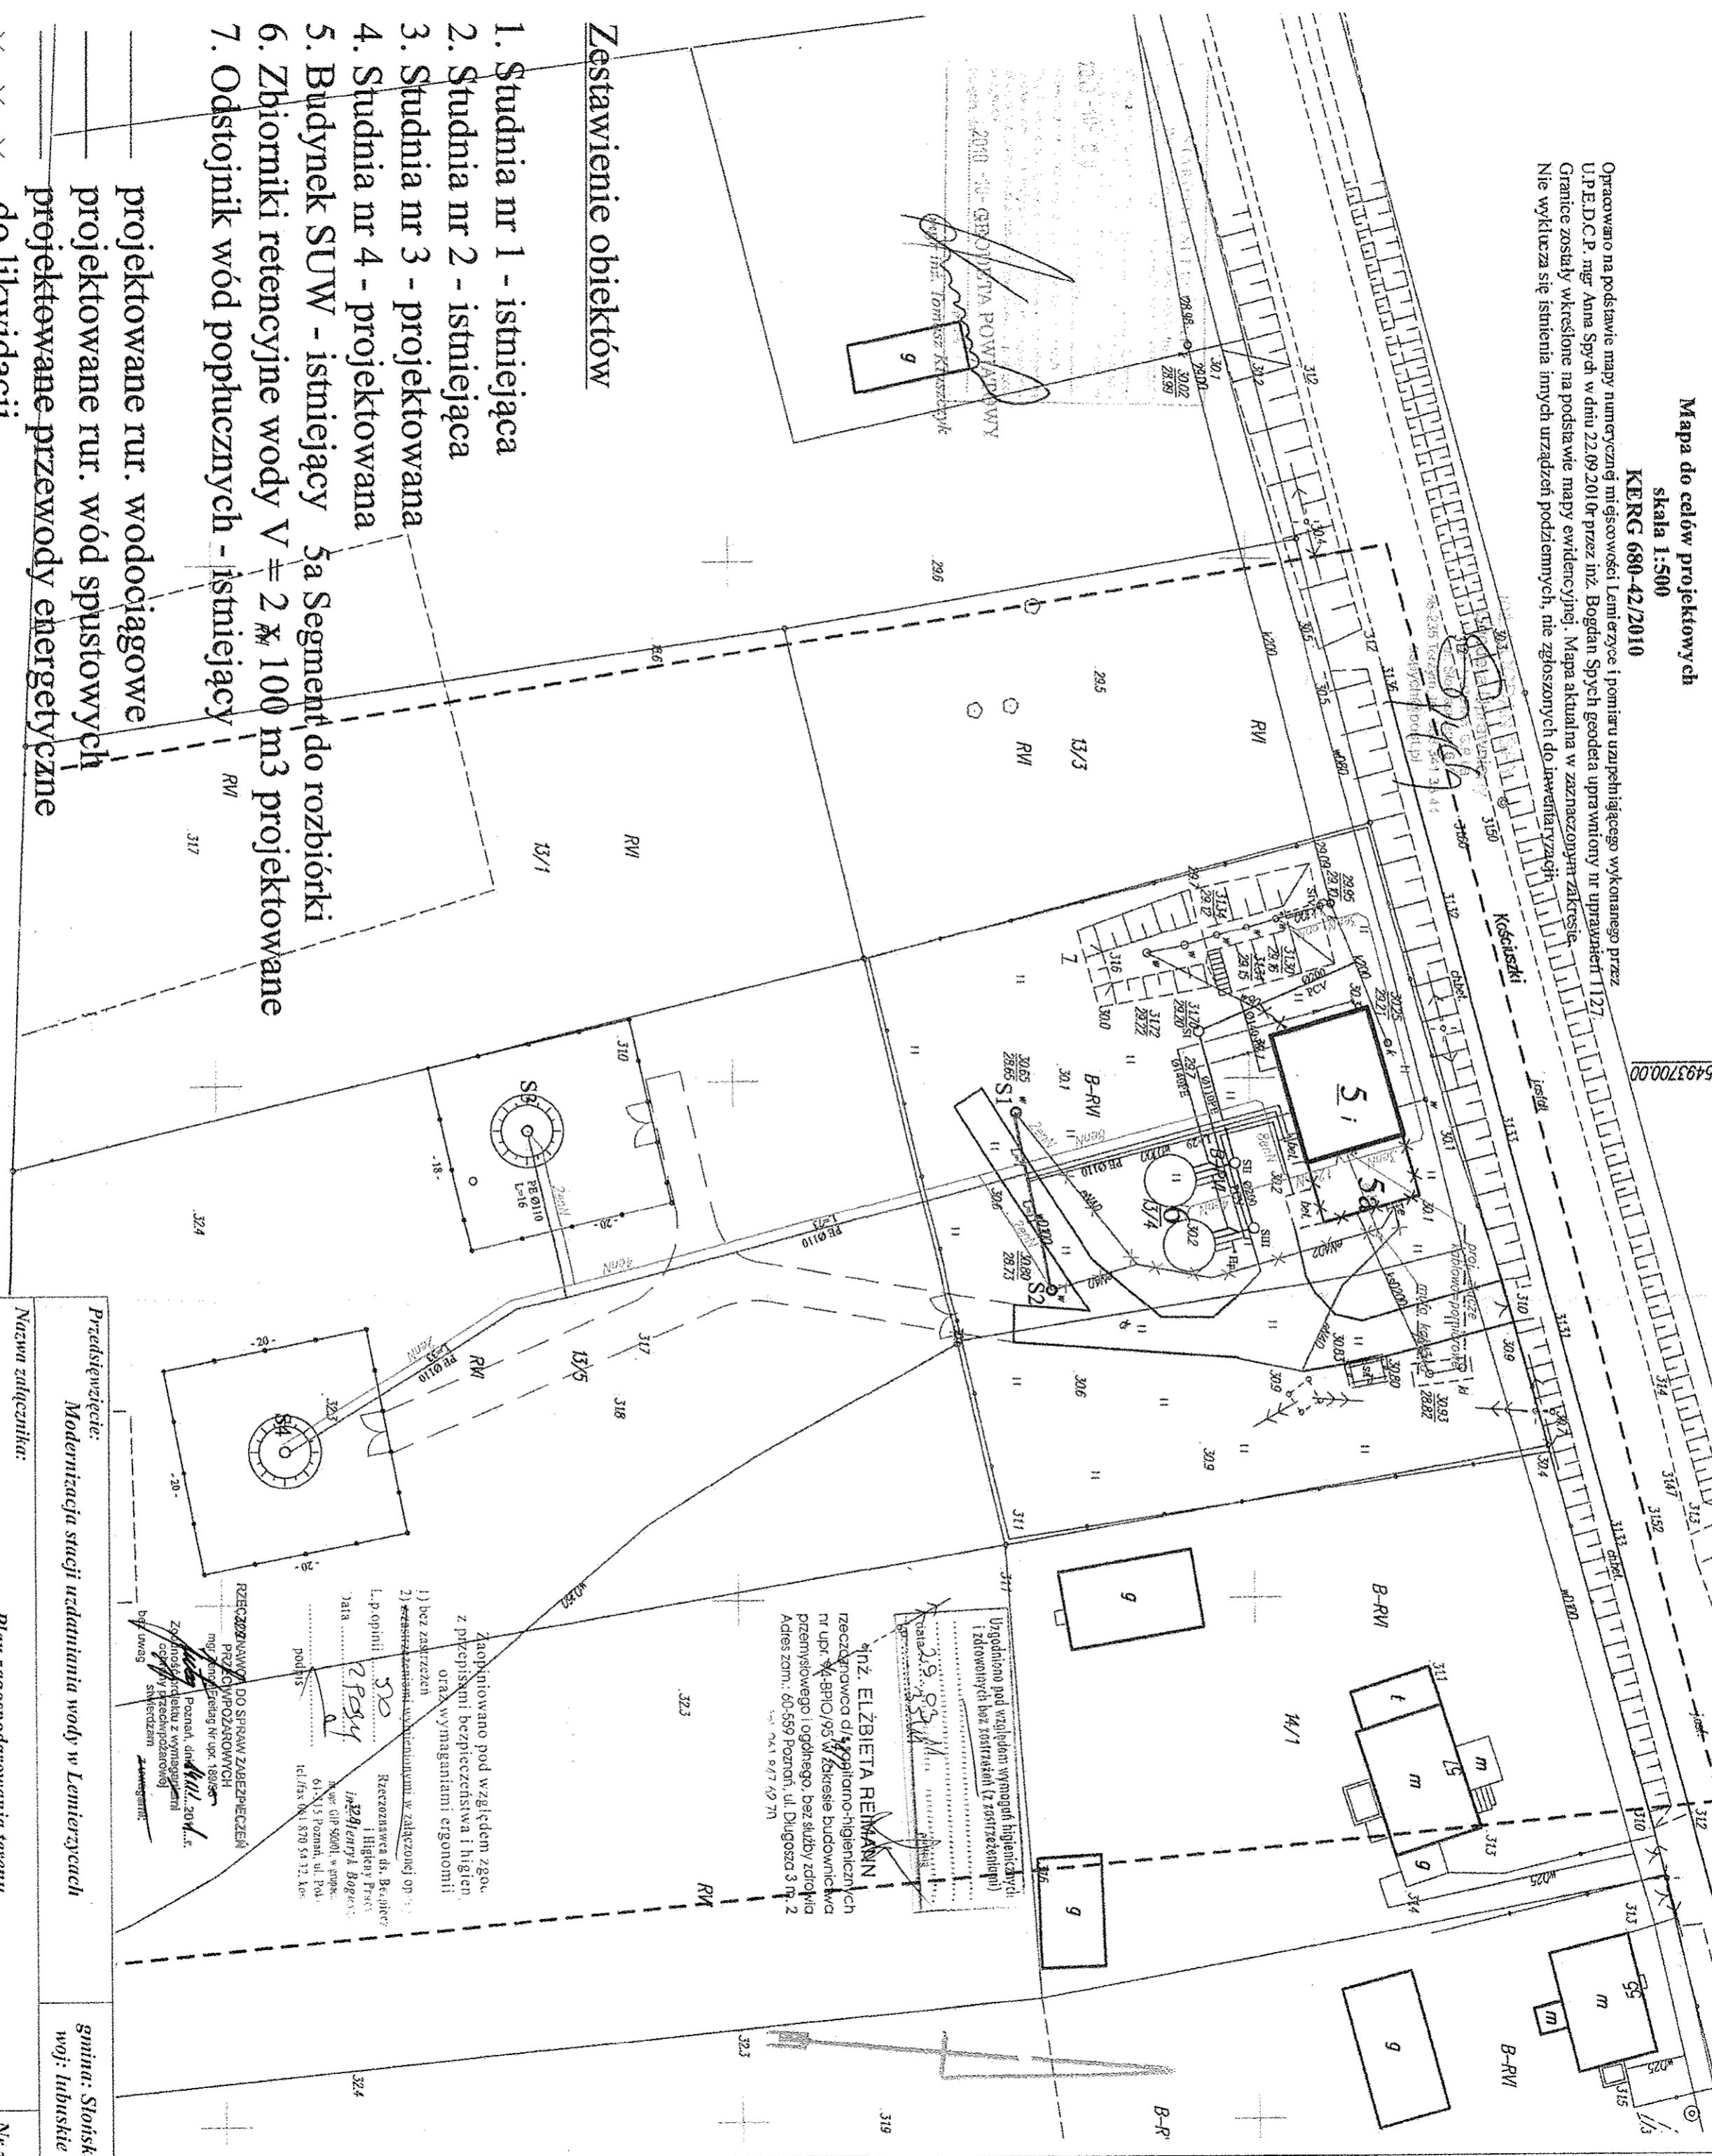

Zestawienie obiektów

1. Studnia nr 1 - istniejąca
2. Studnia nr 2 - istniejąca
3. Studnia nr 3 - projektowana
4. Studnia nr 4 - projektowana
5. Budynki SUW - istniejący 5a Segment do rozbiórki
6. Zbiorniki retencyjne wody V = 2 x 100 m3 projektowane
7. Odstożnik wód popłucznych - istniejący

- projektowane rur. wodociągowe
- projektowane rur. wód spustowych
- projektowane przewody energetyczne
- do likwidacji

- Projektowane ogrodzenie
- Projektowane drogi II etap

Ujednolicono pod względem wymagalnych higienicznych i zdrowotnych bez zanieczyszczeń (z zanieczyszczeniami).

inż. ELŻBIETA REINWANN
 rzeczniczka d/lk. aplikacja higienicznych nr upr. 41810/95 w zakresie budownictwa przemysłowego i ogólnego, bez stałej siedziby
 Adres zam.: 60-559 Poznań, ul. Długosza 3 nr. 2
 tel./fax 061 847 49 70

Zaopiniowano pod względem zgo. z przepisami bezpieczeństwa i higieny oraz wymaganiami ergonomii!

1) bez zanieczyszczeń
 2) zanieczyszczenia w zaliczonej op.

L.p. opinii: 20
 data: 2010
 Rzeźnicznica ds. Bezpiecz. i Higieny Pracy i Higieny Rodz. w op. 30001, w pow. 60-515 Poznań, ul. Pol. 14, tel./fax 061 530 54 32, kop. podpis: *[Signature]*

RZECZNIKOWI DO SPRAW. ZAGROZECZEŃ PRZECIWOPODZIAWOWYCH mgr. inż. Andrzej Wójcik, 15-015, ul. 1 Maja 100, 20-014, Poznań, dn. 20.10.2010 r. Zgodność projektu z wymaganiami ogólnymi przeciwpożarowymi: *[Signature]* bęg. lwa93

| | | | |
|---|--|--------------------------------|--|
| Przedsięwzięcie: Modernizacja stacji uzdatniania wody w Lemierzycach | | gmina: Słońsk woj. lubuskie | |
| Nazwa zalicznika: | | | |
| Imię i Nazwisko | | Plan zagospodarowania terenu | |
| Projektant: Marek Strocki | | Specjalność | |
| Sprawdził: Janina Górna | | nr uprawnień | |
| Stadium dokumentacji P.B.W. | | podpis | |
| Skala 1 : 500 | | Data: Lisopad 2010 r. | |
| | | Nr. zali: 1 | |