

MIASTO KOŻUCHÓW


MIEJSCOWY PLAN ZAGOSPODAROWANIA PRZESTRZENNEGO

SKALA 1 : 1000


0 50m 100m

obszar nr 1

działki nr ewid. 2/1 do 2/33 przy ul. J.Kraszewskiego i Koszarowej

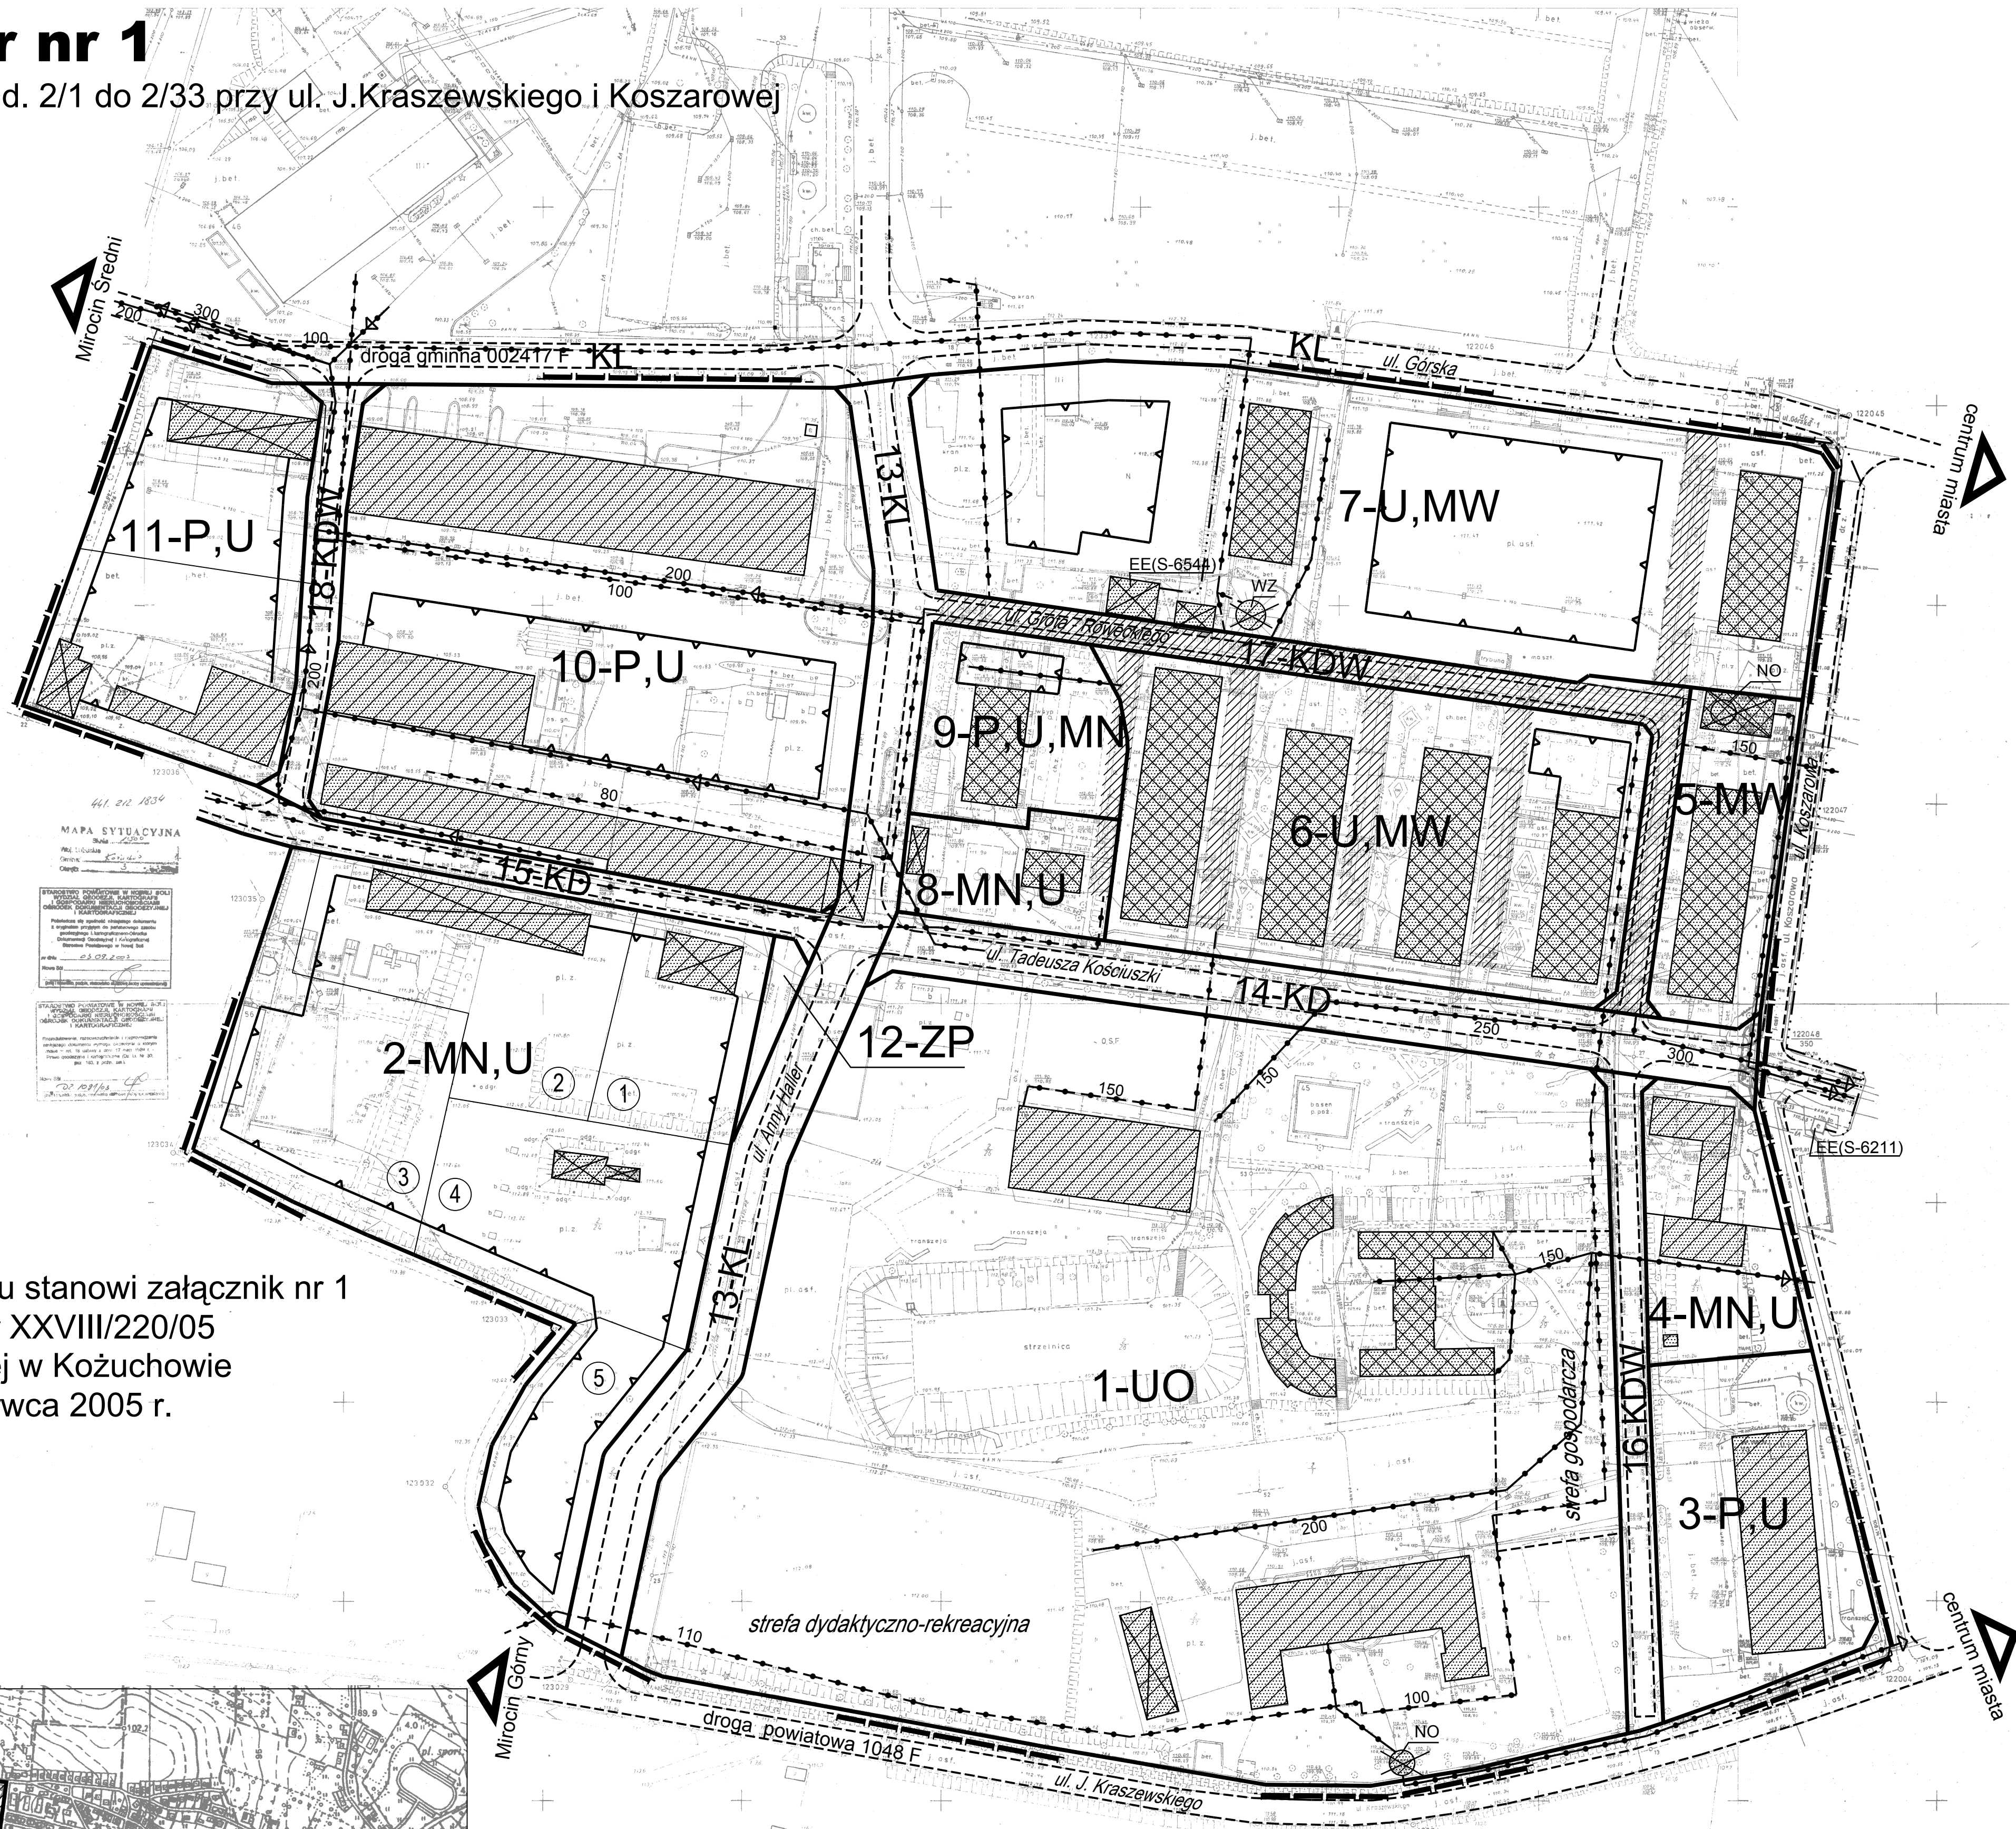

Rysunek planu stanowi załącznik nr 1 do uchwały nr XXVIII/220/05 Rady Miejskiej w Kożuchowie z dnia 30 czerwca 2005 r.

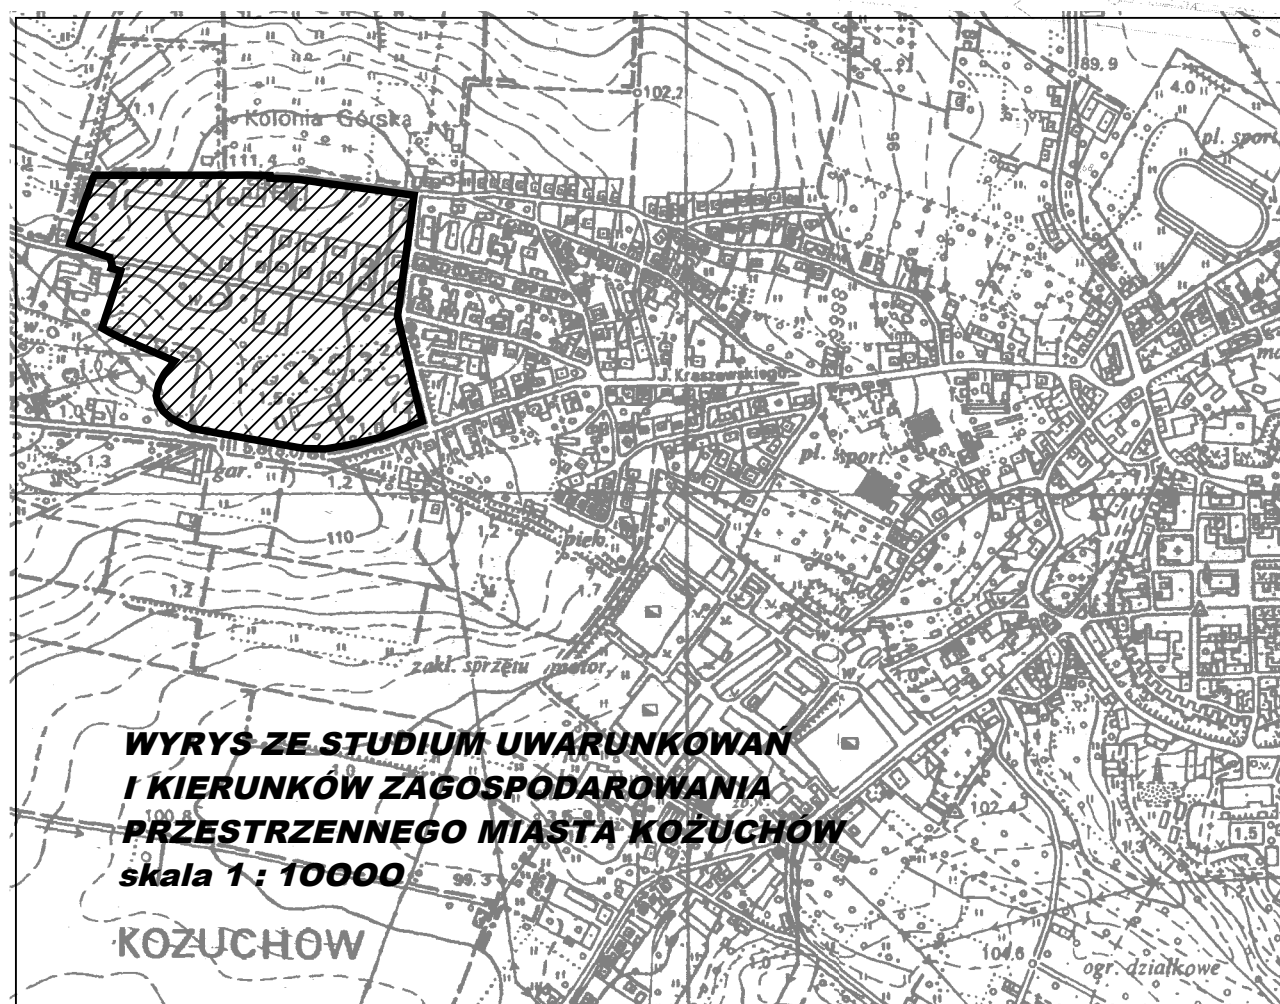

Oznaczenia:

	Granica terenu objętego planem miejscowym		Tereny ulic dojazdowych
	Linie rozgraniczające tereny o różnych funkcjach		Tereny ulic wewnętrznych
	Linie wewnętrznego podziału terenów o różnych sposobach zagospodarowania - orientacyjne		Istniejące obiekty do adaptacji - zakaz zmiany formy obiektu
	Linie istniejącego podziału terenu na działki		Istniejące obiekty do adaptacji z możliwością przebudowy
	Nieprzekraczalne linie zabudowy		Istniejące obiekty - możliwość adaptacji i przebudowy lub wyburzenia
	Tereny o funkcji usługowej - usługi oświaty (istniejące gimnazjum)		Istniejące obiekty do wyburzenia
	Tereny o funkcji usługowo - mieszkaniowej (zabudowa wielorodzinna)		Istniejące obiekty urządzeń zaopatrzenia w wodę (zbiornik nieczynny)
	Tereny o funkcji mieszkaniowej - zabudowa wielorodzinna		Istniejące obiekty odprowadzenia i oczyszczania ścieków (osadniki)
	Tereny o funkcji mieszkaniowo-usługowej (zabudowa jednorodzinna)		Strefy istniejącego uzbrojenia podziemnego
	Tereny o funkcji produkcyjno-technicznej i usługowej		Istniejąca sieć wodociągowa
	Tereny o funkcji produkcyjno-technicznej i usługowej z dopuszczeniem funkcji mieszkaniowej		Istniejąca sieć kanalizacyjna
	Tereny zieleni publicznej		Obiekty urządzeń elektroenergetycznych (stacje transformatorowe)
	Tereny ulic lokalnych		Istniejące kablowe linie elektroenergetyczne SN-20 kV

BIURO PLANOWANIA PRZESTRZENNEGO I USŁUG & MC SPÓŁKA Z O.O.
 UL. KUPIECKA 21
 65-426 ZIELONA GÓRA
 TEL. (0-68)3202107, 3246087

OPRACOWANIE:

mgr inż. arch. Teodor Adamus
 nr upr. urb. 745/88, Z-181
 - zagadnienia przestrzenne
 mgr inż. arch. Katarzyna Łotysz - Z-356
 - opracowanie graficzne
 mgr inż. IWONA CZAPLIŃSKA, nr upr.urb.1657, Z-267
 - infrastruktura sanitarna
 inż. LEON RECZUCH
 - elektroenergetyka, upr. nr 68/88/ZG