


**MIEJSCOWY PLAN ZAGOSPODAROWANIA PRZESTRZENNEGO TERENU
PRZEBIEGU GAZOCIĄGU W GMINIE KOŻUCHÓW**

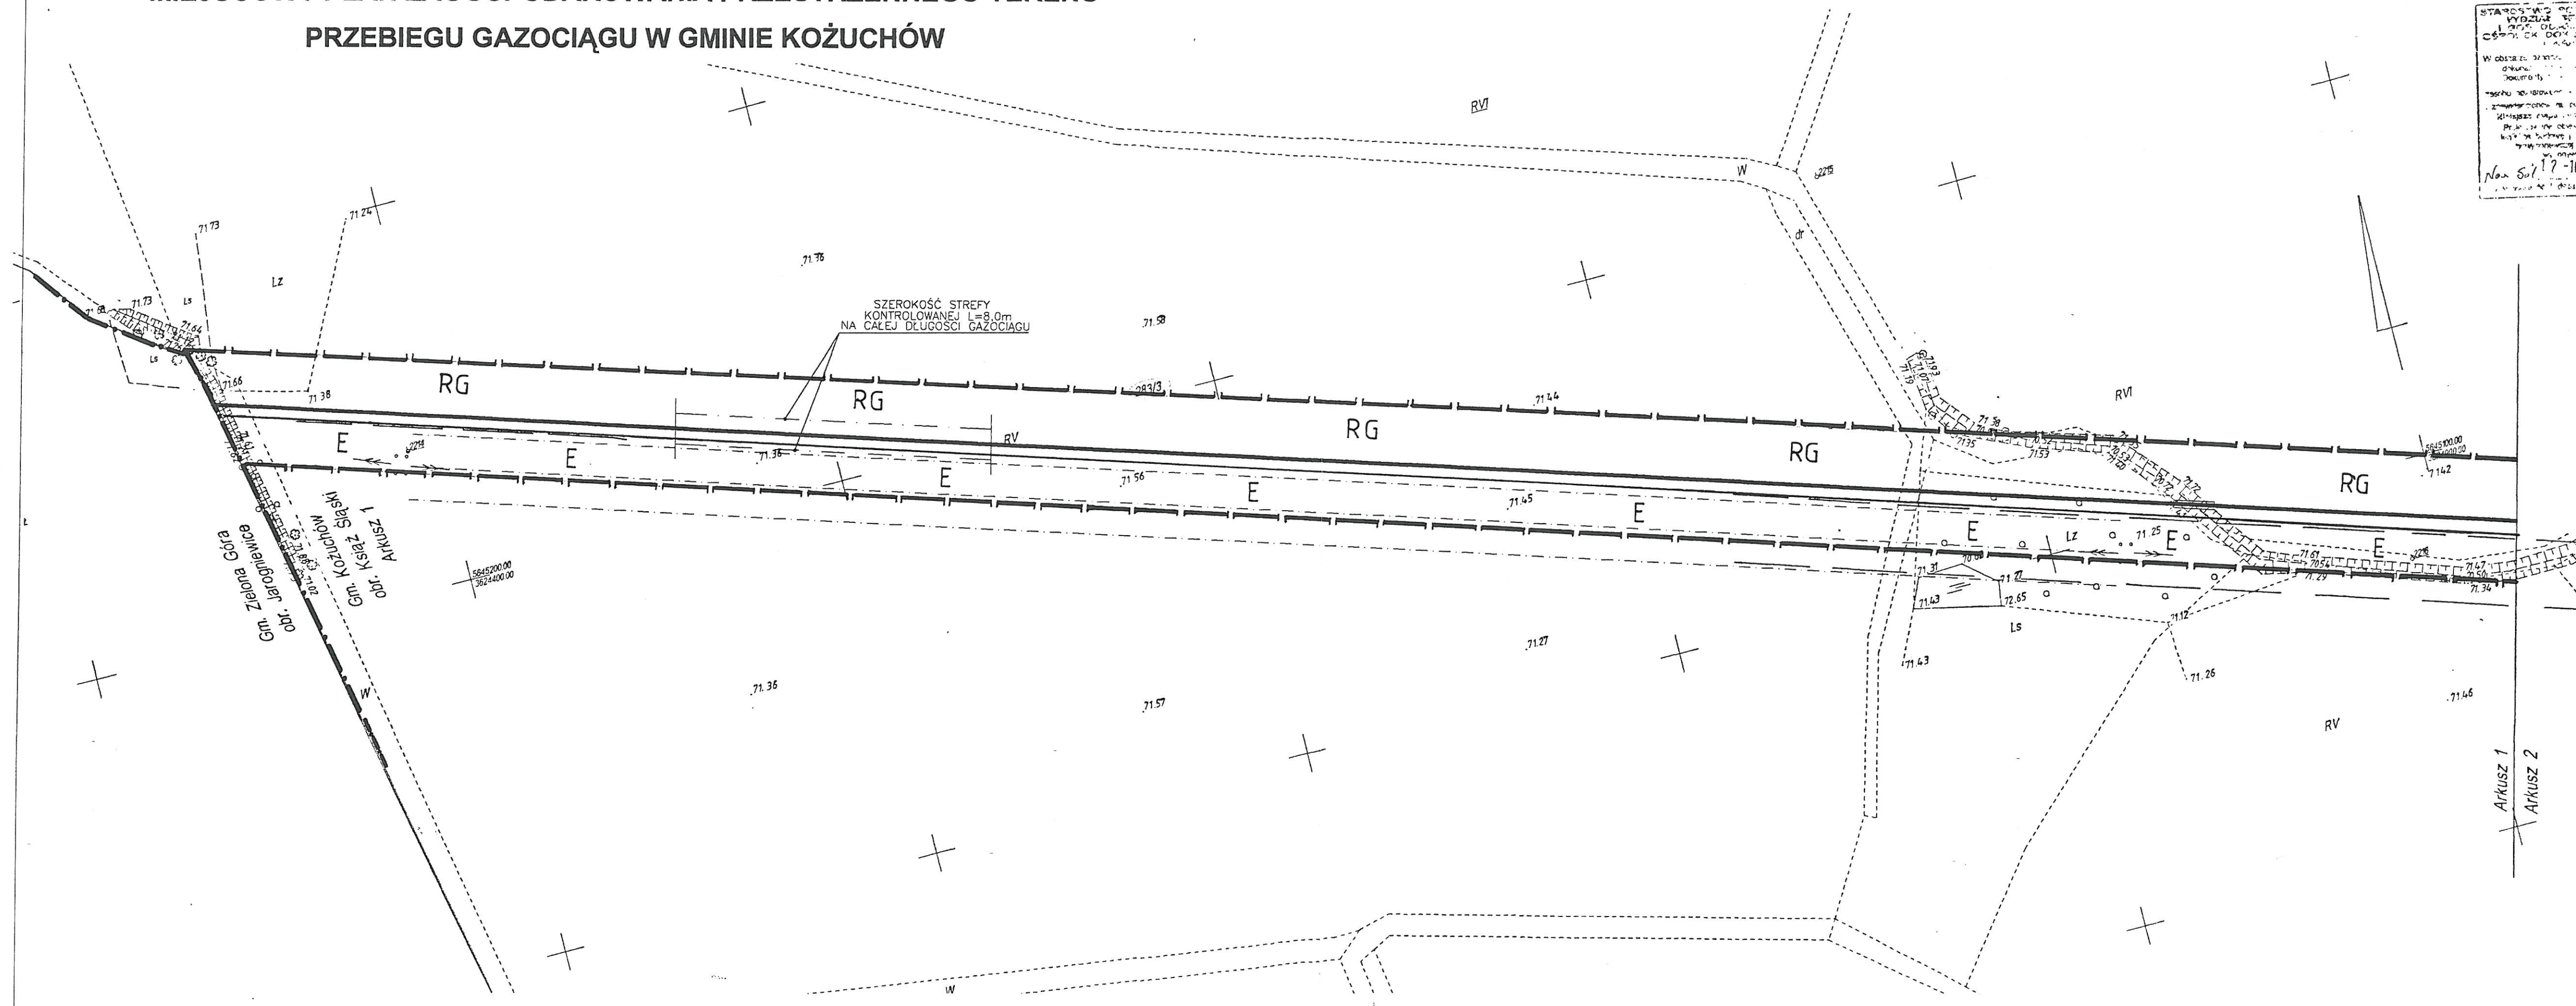

SZEROKOŚĆ STREFY
KONTROLOWANEJ L=8,0m
NA CAŁEJ DŁUGOŚCI GAZOCIĄGU

STANOWISKO O WYKONANIE
WYKONANO
12-10-2005
15:50 11ps
Now Sul 17-10-2005

**MAPA SYTUACYJNO - WYSOKOŚCIOWA
DLA CELÓW PROJEKTOWYCH**
Skala 1:1000

Wykonano na podstawie mapy zasadniczej, ark. nr
431.432.213, 214

TRASA POD PROJEKTOWANY GAZOCIĄG W GMINIE KOŻUCHÓW

Inwestor: **EWE POLSKA**

NA NINIEJSZEJ MAPIE MOŻE WYSTĘPOWAĆ UZBROJENIE PODZIEMNE
NIE ZGŁOSZONE DO INWENTARYZACJI GEODEZYJNEJ
GRANICE NAMIESIONO GRAFICZNIE Z MAP EWIDENCYJNYCH

Wykonawca: **Biuo Planowania i Kresleń Technicznych Sp. z o.o.**
w Międzyrzeczu
Wykonano w 2005 roku
na podstawie nowego pomiaru oraz aktualizacji
KERG: 1550-11/2005
Międzyrzecz wrzesień 2005

Kierownik roboty
Elżbieta Hać

- granice terenu objętego planem
- granice administracyjne gmin
- linie rozgraniczające tereny o różnych funkcjach,
lub różnych zasadach zagospodarowania
- RG** tereny rolne z trasą przebiegu gazociągu

LEGENDA:

- GAZOCIĄGI W.C. i Ś.C. WRAZ Z KABLAMI TRANSMISJI DANYCH
- GRANICA STREFY KONTROLOWANEJ
- GRANICA DZIAŁEK
- LINIA WYLESIENIA
- NUMER DZIAŁKI
- E** istniejące linie energetyczne wn i sn
- przejścia gazociągu przez rowy

ARKUSZ NR 1(33)

Załącznik Nr 1
do uchwały Nr.....
Rady Miejskiej w Koźuchów
z dnia.....

Adnotacje urzędowe

P & P PRACOWNIA PROJEKTOWA
PLAN & PROJEKT
UL. T. ZAWADZKIEGO „ZOŚKI” NR 5A
65-530 ZIELONA GÓRA
t: (068) 3233370, fax: (068) 3233544
NIP 929-133-58-49
CENTRALNY REJESTR C.C.R.-BRUKSELA
N° CCR 22521

E		
D		
C		
B		
A		
Rev.	Zmiana	Data

Inwestor: **EWE POLSKA Sp. z o.o.**
ul. Nowowiejskiego 53
61-734 Poznań, Polska

Projekt: **IEICB SIECI Sp. z o.o.**
65-077 ZIELONA GÓRA, AL. WOJSKA POLSKIEGO 3
tel. 451 98 93; fax. 451 98 92
e-mail: ecb.sieci@interia.pl

BIURO PROJEKTOWO - USŁUGOWE PROJ-BUD
65-950 ZIELONA GÓRA, AL. WOJSKA POLSKIEGO 37
e-mail: ProjBud@interia.pl

IMIE I NAZWISKO	UPRAWNIENIA
tech. TADEUSZ BUŚKO	25/89/ZG
mgr inż. MAGDALENA PAWELEC	
mgr inż. TOMASZ PAWELEC	
inż. LESŁAW ŻELEK	180/83/ZG
inż. WŁODZIMIERZ SNEŁA	

PROJEKT: PROJEKT ZAGOSPODAROWANIA TERENU
ODCINEK III-D1 (ARKUSZ NR1/33)
OBIEKT: GAZOCIĄG W.C. i Ś.C.
ŚWIDNICA-NOWE MIASTECZKO ODCINEK W GM. KOŻUCHÓW

NR ZLEC:	BRANŻA:	SKALA:	DATA:
187/05	S	1:1000	05.2006

Załącznik nr 1 do uchwały Nr 1/33 Rady Miejskiej w Koźuchów z dnia 12.10.2005 r. w sprawie projektu miejscowego planu zagospodarowania przestrzennego terenu przebiegu gazociągu w.c. i ś.c. z kablami transmisji danych w gminie Koźuchów. Stan na 12.10.2005 r.