
 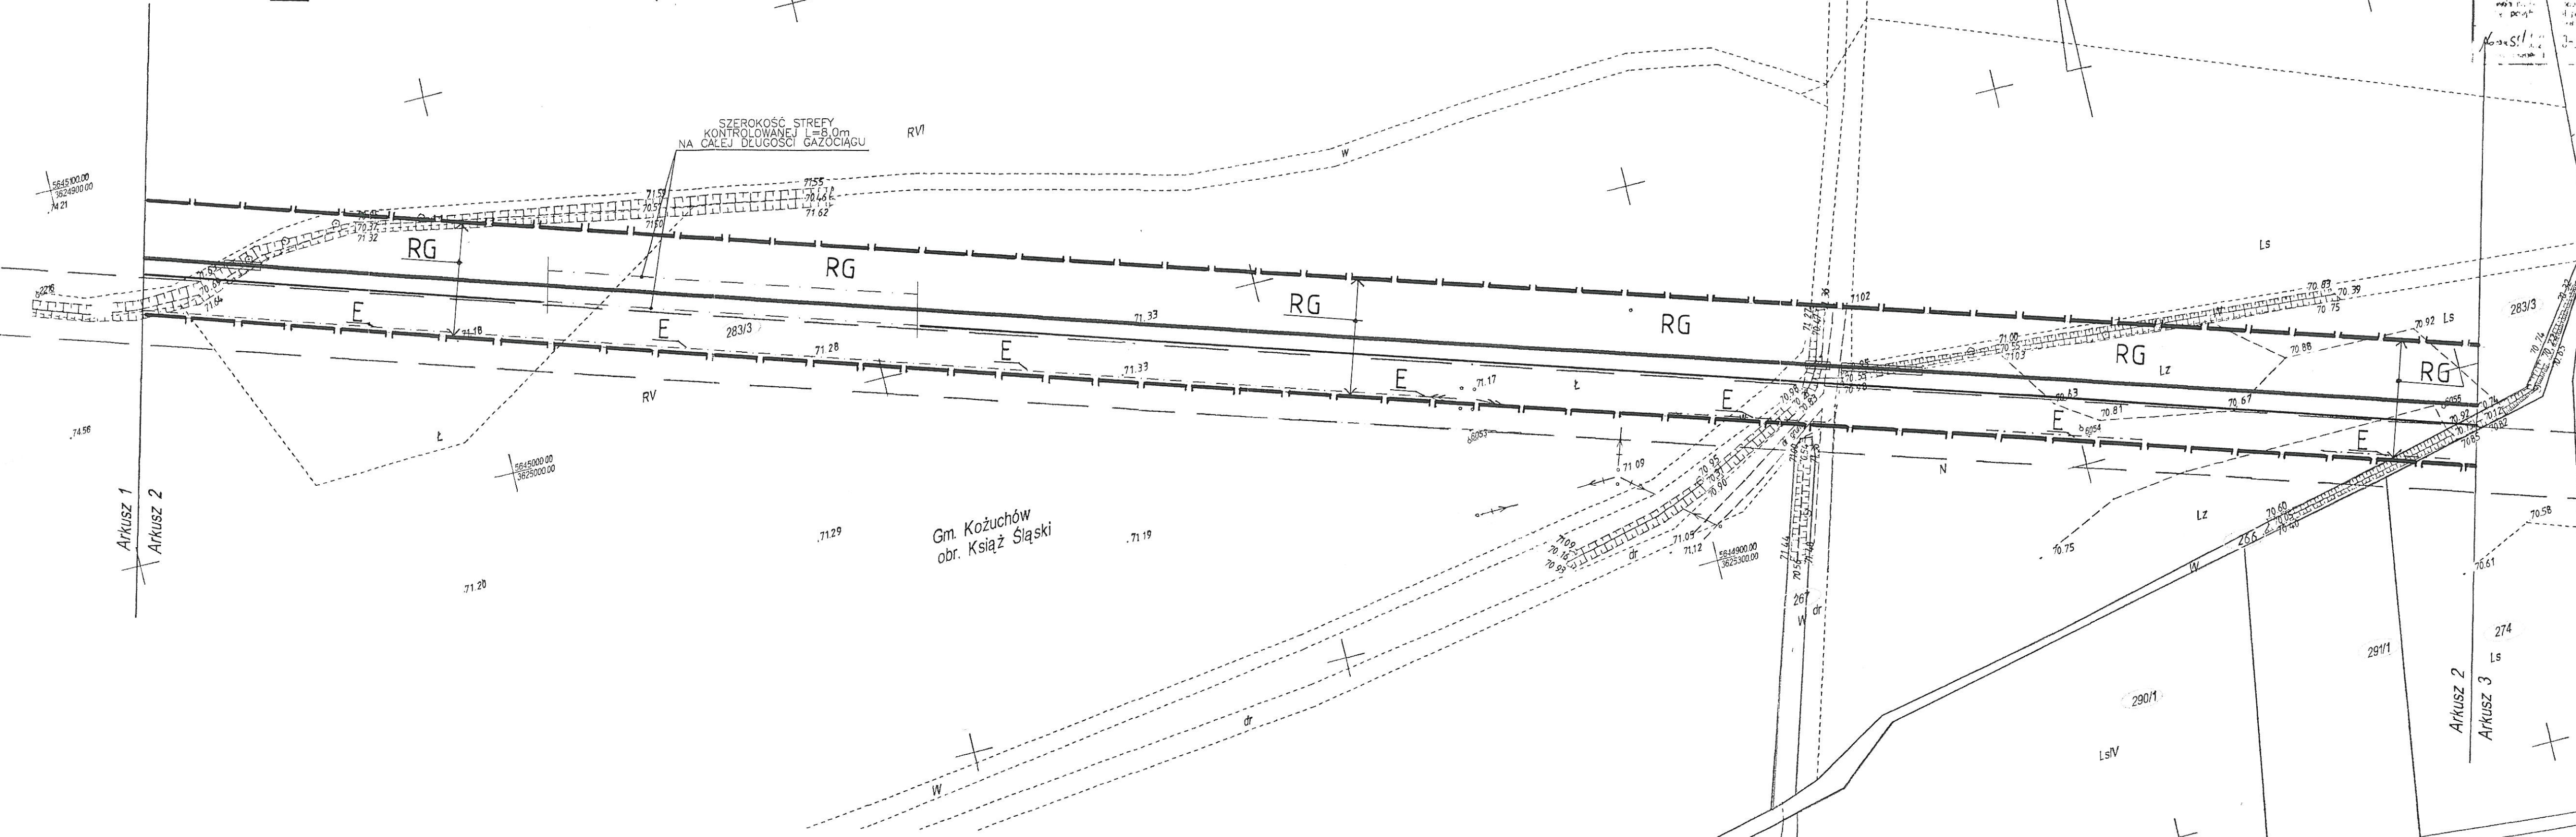


**MIEJSCOWY PLAN ZAGOSPODAROWANIA PRZESTRZENNEGO TERENU  
PRZEBIEGU GAZOCIĄGU W GMINIE KOŻUCHÓW**



**MAPA SYTUACYJNO - WYSOKOŚCIOWA  
DLA CELÓW PROJEKTOWYCH**

Skala 1:1000

Wykonano na podstawie mapy zasadniczej, ark. nr  
431.432.214; 431.434.012

**TRASA POD PROJEKTOWANY GAZOCIĄG W GMINIE KOŻUCHÓW**

Inwestor: EWE POLSKA

NA NIŻEJSZEJ MAPIE MOŻE WYSTĘPOWAĆ UZBROJENIE PODZIEMNE  
NIE ZGŁOSZONE DO INWENTARYZACJI GEODEZYJNEJ

GRANICE NANIESIENO GRAFICZNIE Z MAP EWIDENCYJNYCH

Wykonawca: Biuro Planowania i Kreśleń Technicznych Sp. z o.o.  
w Międzyrzeczu  
Wykonano w 2005 roku  
na podstawie nowego pomiaru oraz aktualizacji  
KERG: 1550-11/2005  
Międzyrzecz wrzesień 2005

Kierownik roboty

Elżbieta Hać

- LEGENDA:**
- granice terenu objętego planem
  - linie rozgraniczające tereny o różnych funkcjach, lub różnych zasadach zagospodarowania
  - RG** tereny rolne z trasą przebiegu gazociągu
  - E** istniejące linie energetyczne wn i sn
  - GAZOCIĄGI W.C. i Ś.C. WRAZ Z KABLAMI TRANSMISJI DANYCH
  - GRANICA STREFY KONTROLOWANEJ
  - GRANICA DZIAŁEK
  - NUMER DZIAŁKI
  - przejścia gazociągu przez rowy

ARKUSZ NR 2(33)

Załącznik Nr 1  
do uchwały Nr...XIV/331,  
Rady Miejskiej w Koźuchów  
z dnia...28 WRZEŚNIA...2005

RADA MIEJSKA  
W KOŻUCHOWIE

Adnotacje urzędowe

**P&P PRACOWNIA PROJEKTOWA  
PLAN & PROJEKT**  
UL. T. ZAWADZKIEGO „ZOŚKI” NR 5A  
65-530 ZIELONA GÓRA  
☎ (068) 323 3370, fax (068) 323 3544  
NIP 929-133-58-49  
CENTRALNY REJESTR C.C.R-BRUKSELA  
N° CCR 22521

E		
D		
C		
B		
A		
Rev.	Zmiana:	Data:

Inwestor: EWE POLSKA Sp. z o.o.  
ul. Nowowiejskiego 63  
61-734 Poznań, Polska

Projekt: **IECIB SIECI Sp. z o.o.**  
65-077 ZIELONA GÓRA, AL. WOJSKA POLSKIEGO 37  
tel. 451 98 93; fax. 451 98 92  
e-mail: ecib.siec@interia.pl

BIURO PROJEKTOWO - USŁUGOWE PROJ-BU  
65-950 ZIELONA GÓRA, AL. WOJSKA POLSKIEGO 37 tel.  
e-mail: ProjBud@interia.pl

PROJEKTANT	IMIĘ I NAZWISKO	UPRAWNIENIA
	tech. TADEUSZ BUŚKO	25/89/ZG
	mgr inż. MAGDALENA PAWELEC	
	mgr inż. TOMASZ PAWELEC	
SPRAWDZIŁ	inż. LESŁAW ŻELEK	180/83/ZG
KIEROWNIK	inż. WŁODZIMIERZ SNEŁA	

PROJEKT: PROJEKT ZAGOSPODAROWANIA TERENU  
ODCINEK D1-E1 (ARKUSZ NR2/33)  
OBIEKT: GAZOCIĄG W.C. i Ś.C. ŚWIDNICA-NOWE MIASTECZKO ODCINEK W GM. KOŻUCHÓW STADIUM

NR ZLEC:	BRANŻA:	SKALA:	DATA:	NR
187/05	S	1:1000	05.2006	

Zastrzegam wszelkie prawa wynikające z Ustawy o prawie autorskim. Ryzykuję, iż może być w całości lub w części przerysowany, uzupełniany lub odstępny kom. bez pisemnej zgody ECB SIECI w Zielonej Górze