


**MIEJSCOWY PLAN ZAGOSPODAROWANIA PRZESTRZENNEGO TERENU
PRZEBIEGU GAZOCIĄGU W GMINIE KOŻUCHÓW**

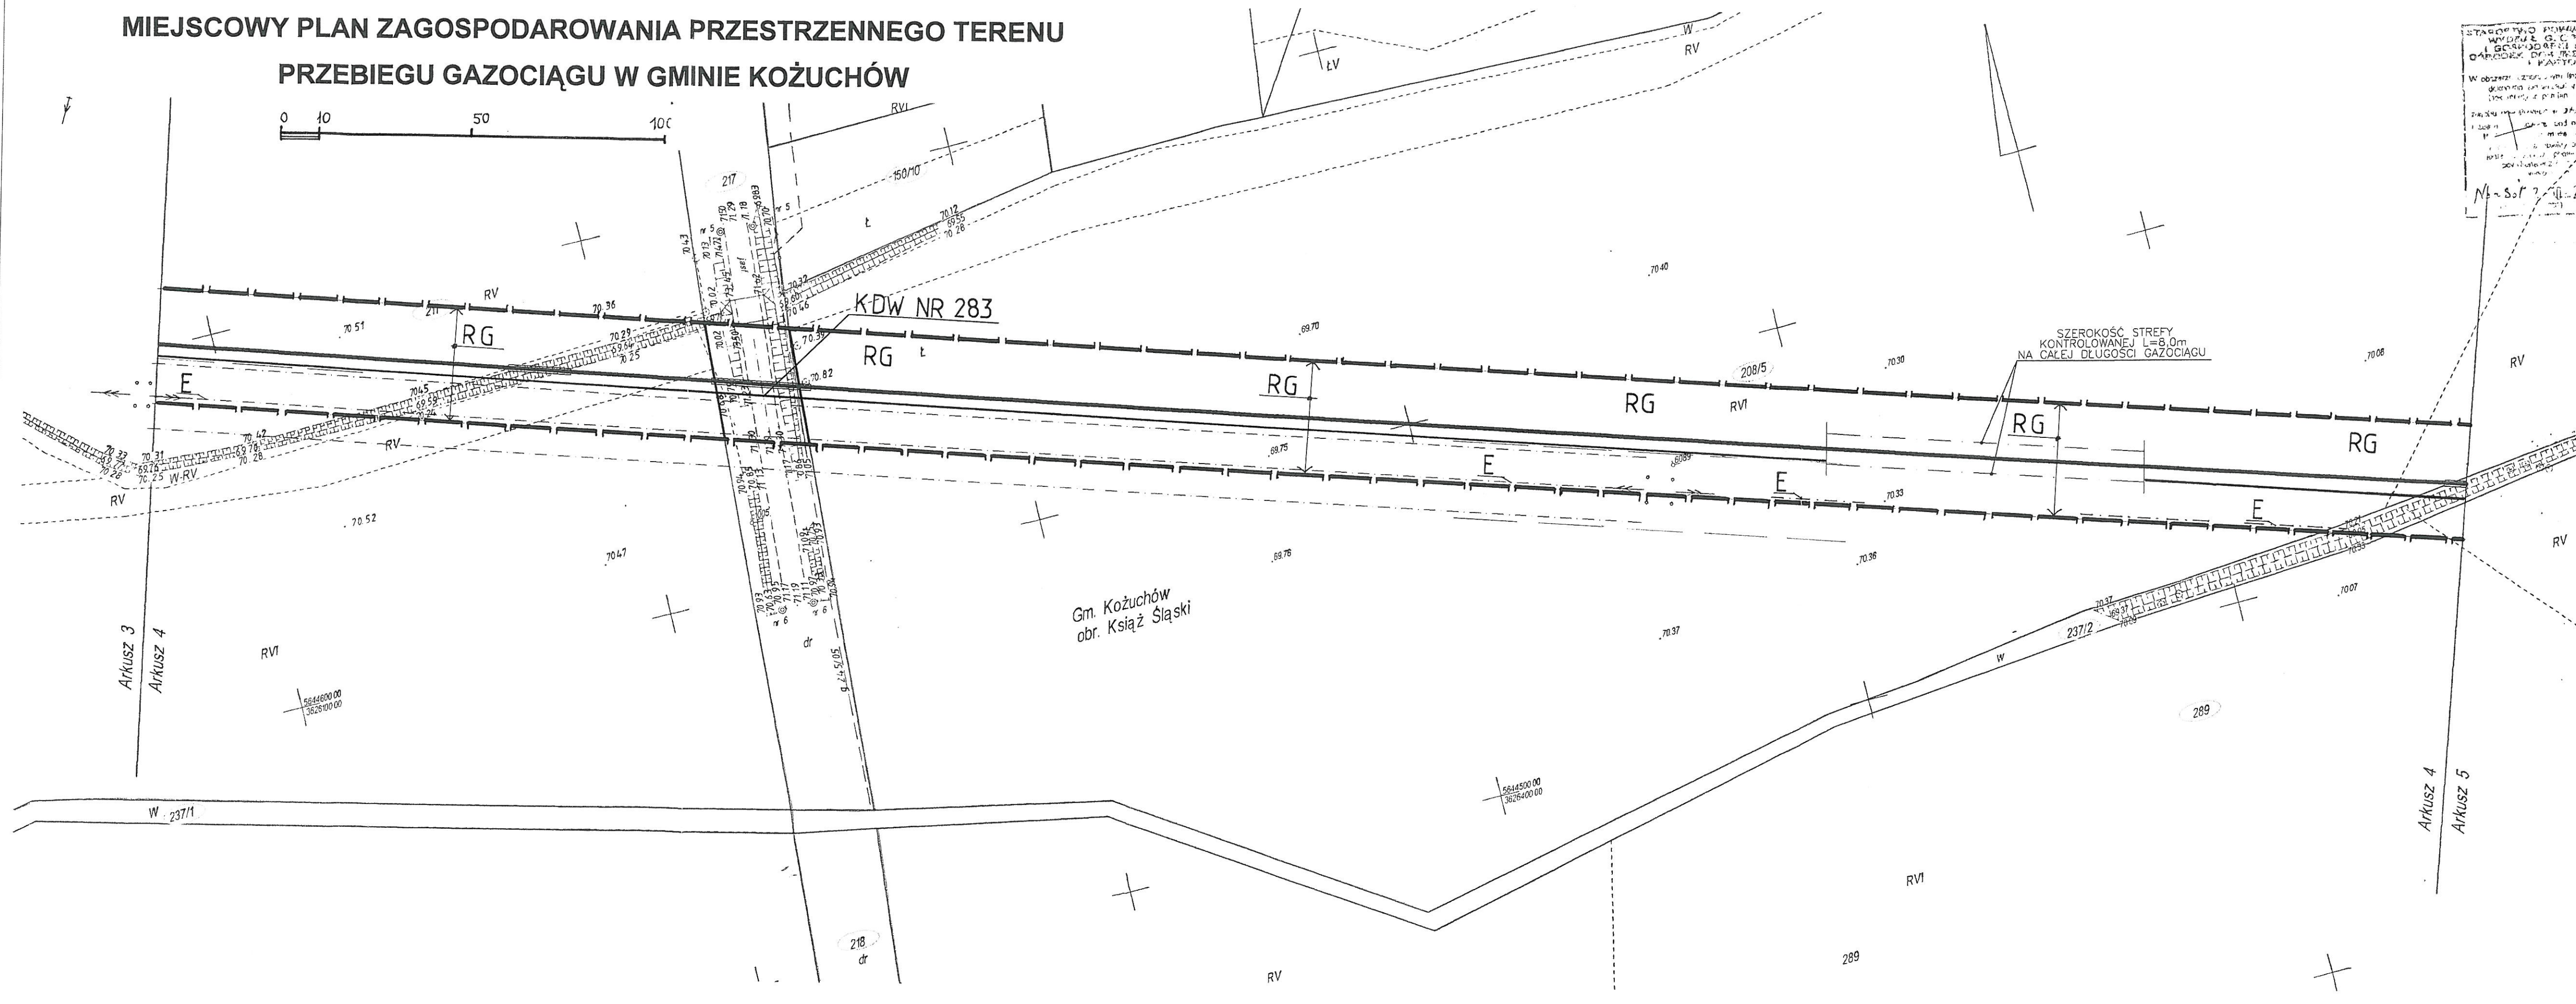

**MAPA SYTUACYJNO - WYSOKOŚCIOWA
DLA CELÓW PROJEKTOWYCH**

Skala 1:1000

Wykonano na podstawie mapy zasadniczej, ark. nr 431.434.021, 022

TRASA POD PROJEKTOWANY GAZOCIĄG W GMINIE KOŻUCHÓW

Investor: EWE POLSKA

NA NINIEJSZEJ MAPIE MOŻE WYSTĘPOWAĆ UZBROJENIE PODZIEMNE
NIE ZGŁOSZONE DO INWENTARYZACJI GEODEZYJNEJ
GRANICE NANIESIŁO GRAFICZNIE Z MAP EWIDENCYJNYCH

Wykonawca: Biuro Planowania i Kreśleń Technicznych Sp. z o.o.
w Międzyrzecz
Wykonano w 2005 roku
na podstawie nowego pomiaru oraz aktualizacji
KERG: 1550-11/2005
Międzyrzecz wrzesień 2005

Kierownik roboty
Elżbieta Hać

- LEGENDA:**
- granice terenu objętego planem
 - linie rozgraniczające tereny o różnych funkcjach, lub różnych zasadach zagospodarowania
 - RG** tereny rolne z trasą przebiegu gazociągu
 - GAZOCIĄGI W.C. i Ś.C. WRAZ Z KABLAMI TRANSMISJI DANYCH
 - GRANICA STREFY KONTROLOWANEJ
 - GRANICA DZIAŁEK
 - NUMER DZIAŁKI
 - E** istniejące linie energetyczne wn i sn
 - KDW** droga publiczna wojewódzka nr 283
 - przejścia gazociągu przez rowy

ARKUSZ NR 4(33)

Załącznik Nr 1
do uchwały Nr...XLIV,
Rady Miejskiej w K.
z dnia...28. WRZEŚNIA

RADA
w KOŻUCHÓW

Adnotacje urzędowe

**P&P PRACOWNIA PROJEKTOWA
PLAN & PROJEKT**
UL. T. ZAWADZKIEGO „ZOŚKI” Nr 51
65-530 ZIELONA GÓRA
tel. (068) 3233370, fax (068) 3233544
NIP 929-133-58-49
CENTRALNY REJESTR C.C.R-BRUKSELU
N° CCR 22521

E	
D	
C	
B	
A	
Rev.	Zmiana

Investor: EWE POLSKA Sp. z o.o.
ul. Nowowiejskiego 53
61-734 Poznań, Polska

Projekt: **ECB SIECI Sp. z o.o.**
65-077 ZIELONA GÓRA, AL. WOJSKA POLSKIEGO
tel. 451 98 93; fax 451 98 92
e-mail: ecbsieci@interia.pl

BIURO PROJEKTOWO - USŁUGOWE F
65-950 ZIELONA GÓRA, AL. WOJSKA POLSKIEGO
e-mail: ProjBud@interia.pl

PROJEKTANT	IMIĘ I NAZWISKO	UPRAWN
	tech. TADEUSZ BUŚKO	25/89
	mgr inż. MAGDALENA PAWELEC	
	mgr inż. TOMASZ PAWELEC	
SPRAWDZIŁ	inż. LESŁAW ŻELEK	180/8
KIEROWNIK	inż. WŁODZIMIERZ SNEŁA	

PROJEKT: PROJEKT ZAGOSPODAROWANIA TERENU
ODCINEK F1-G1(ARKUSZ NR4/33)
OBIEKT: GAZOCIĄG W.C. i Ś.C.
ŚWIDNICA-NOWE MIASTECZKO ODCINEK W GM. KOŻUCHÓW

NR ZLEC:	BRANŻA:	SKALA:	DATA:
187/05	S	1:1000	05.2

Zastrzegam wszelkie prawa wynikające z Ustawy o prawie autorskim
może być w całości lub w części: odtworzony, udostępniony lub
bez pisemnej zgody ECB Sieci w Zielonej Górze