
 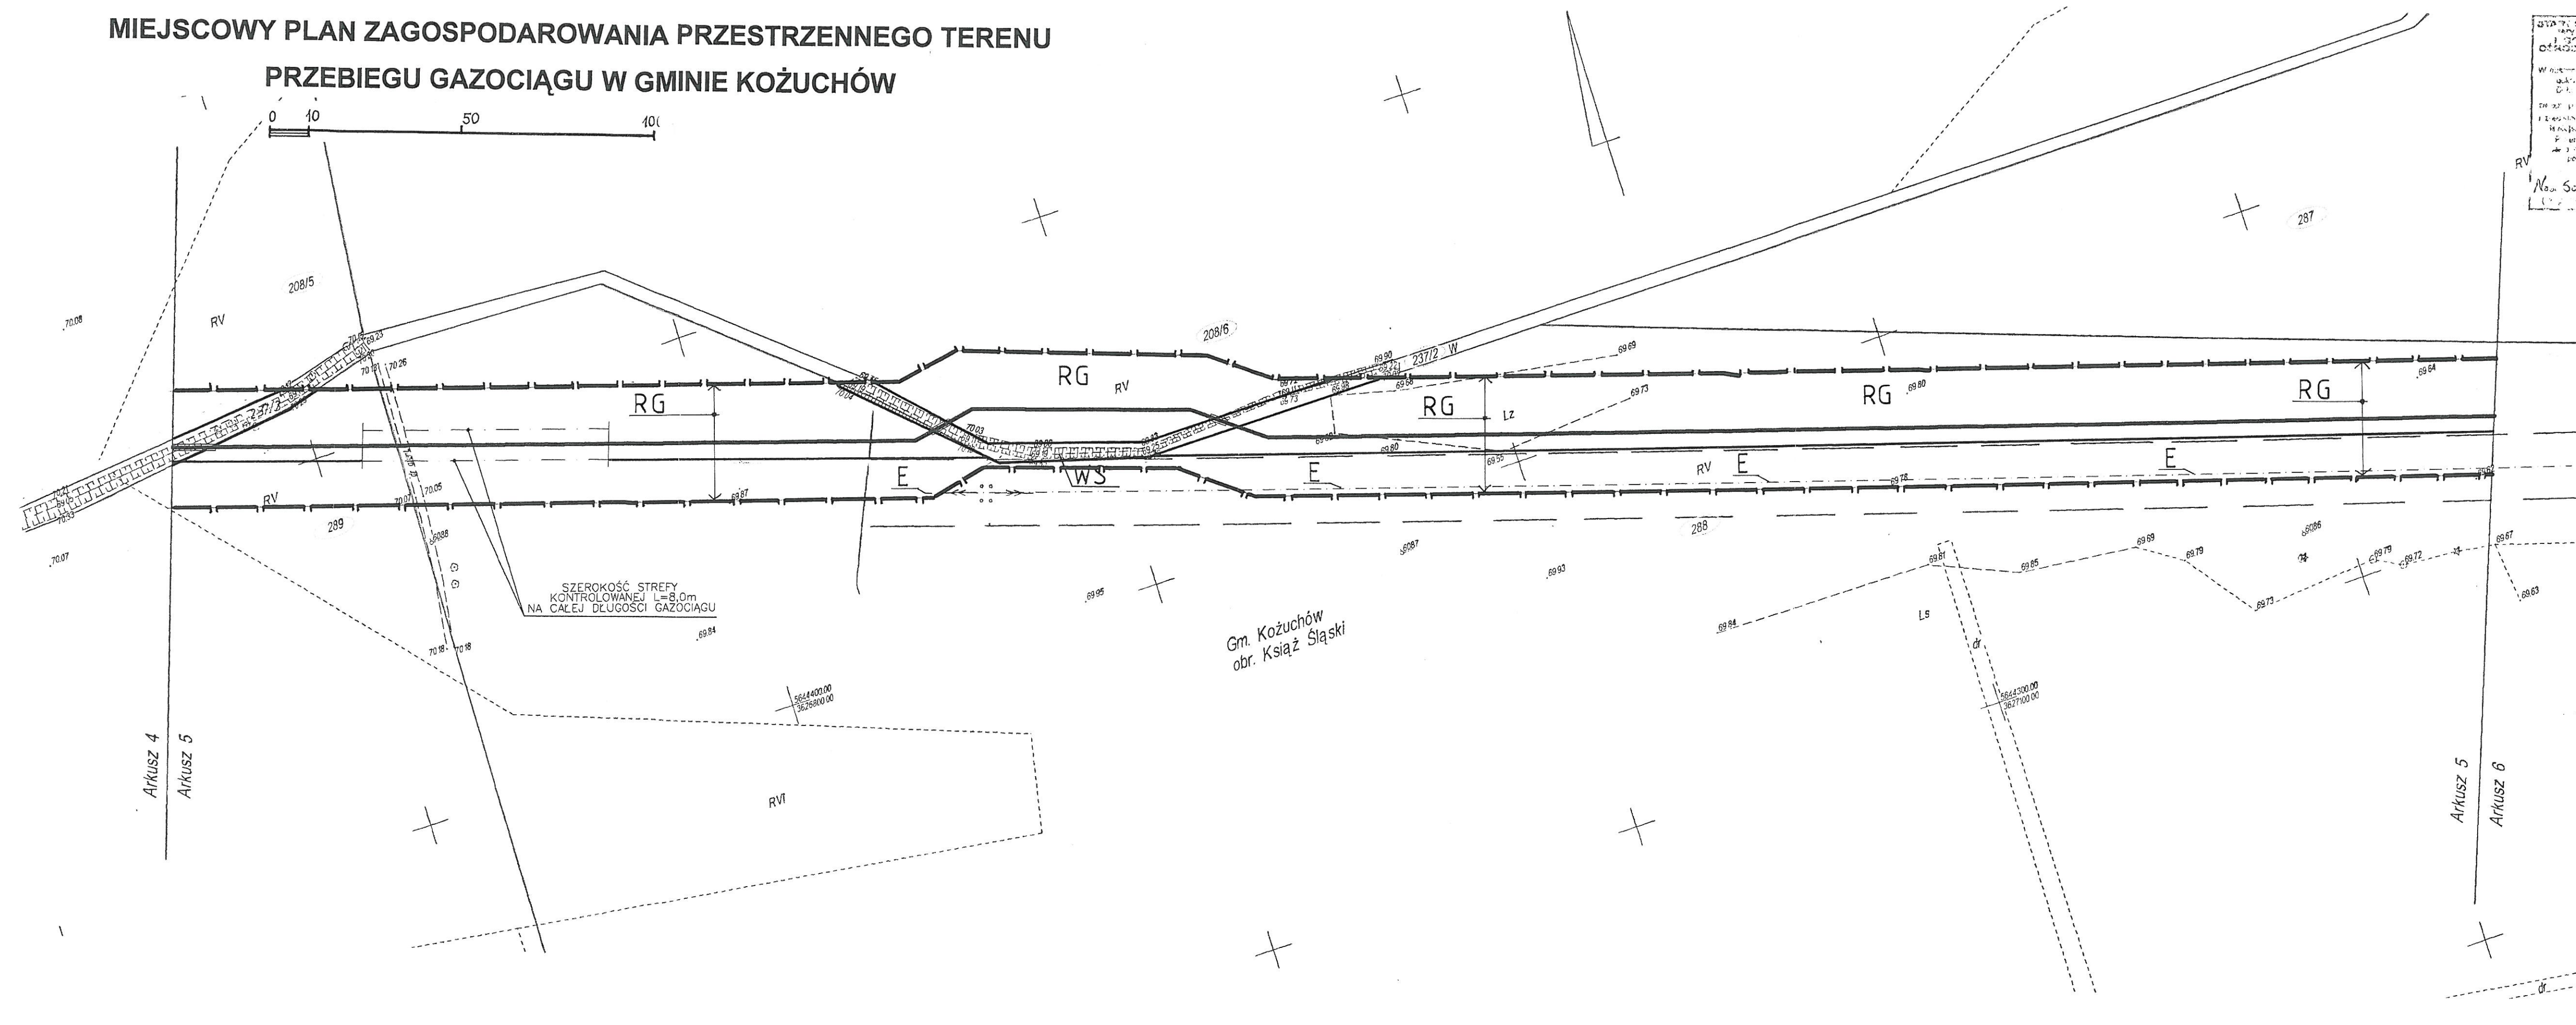


**MIEJSCOWY PLAN ZAGOSPODAROWANIA PRZESTRZENNEGO TERENU
PRZEBIEGU GAZOCIĄGU W GMINIE KOŻUCHÓW**



Gm. Koźuchów
obr. Książ Śląski

Arkusz 4
Arkusz 5

Arkusz 5
Arkusz 6

MAPA SYTUACYJNO - WYSOKOŚCIOWA
DLA CELÓW PROJEKTOWYCH
Skala 1:1000

Wykonano na podstawie mapy zasadniczej, ark. nr 431.434.022, 024, 033

TRASA POD PROJEKTOWANY GAZOCIĄG W GMINIE KOŻUCHÓW

Inwestor: **EWE POLSKA**

Wykonawca: **Biurowo Planowania i Kreśliń Technicznych Sp. z o.o.**
w Międzyrzeczu
Wykonano w 2005 roku
na podstawie nowego pomiaru oraz aktualizacji
KERG: 1550-11/2005
Międzyrzecz wrzesień 2005

Kierownik roboty
Elżbieta Hać

NA NINIEJSZEJ MAPIE MOŻE WYSTĘPOWAĆ UZBROJENIE PODZIEMNE
NIE ZGŁOSZONE DO INWENTARYZACJI GEODEZYJNEJ

GRANICE NAMIESIŁO GRAFICZNE Z MAP EWIDENCYJNYCH

LEGENDA:

- granice terenu objętego planem
- linie rozgraniczające tereny o różnych funkcjach, lub różnych zasadach zagospodarowania
- GAZOCIĄGI W.C. i Ś.C. WRAZ Z KABLAMI TRANSMISJI DANYCH
- - - GRANICA STREFY KONTROLOWANEJ
- GRANICA DZIAŁEK
- NUMER DZIAŁKI
- RG** tereny rolne z trasą gazociągu
- WS** istniejące wody powierzchniowe, ciekły, rowy
- E** istniejące linie energetyczne wn i sn
- przejscia gazociągu przez rowy

ARKUSZ NR 5(33)

Załącznik Nr 1
do uchwały Nr...XLIV/33/
Rady Miejskiej w Koźuchów
z dnia...28 WRZESIEŃ...2005

Adnotacje urzędowe

**P&P PRACOWNIA PROJEKTOWA
PLAN & PROJEKT**
UL. T. ZAWADZKIEGO „ZOŚKI” Nr 5A
65-530 ZIELONA GÓRA
☎ (068) 3233370, fax (068) 3233544
NIP 929-133-58-49
CENTRALNY REJESTR C.C.R-BRUKSELA
N° CCR 22521

E	
D	
C	
B	
A	
Rev.	Zmiana:

Inwestor: **EWE POLSKA Sp. z o.o.**
ul. Nowowiejskiego 63
61-734 Poznań, Polska

Projekt: **ECB SIECI Sp. z o.o.**
65-077 ZIELONA GÓRA, AL. WOJSKA POLSKIEGO
tel. 451 96 93; fax 451 96 92
e-mail: ecbsiec@interia.pl

BIURO PROJEKTOWO - USŁUGOWE P
65-960 ZIELONA GÓRA, AL. WOJSKA POLSKIEGO
e-mail: ProjBud@interia.pl

PROJEKTANT	IMIĘ I NAZWISKO	UPRAWNIENIA
PROJEKTANT	tech. TADEUSZ BUŚKO	25/89/
	mgr inż. MAGDALENA PAWELEC	
	mgr inż. TOMASZ PAWELEC	
SPRAWDZIŁ	inż. LESŁAW ŻELEK	180/8:
KIEROWNIK	inż. WŁODZIMIERZ SNEŁA	

PROJEKT: **PROJEKT ZAGOSPODAROWANIA TERENU
ODCINEK G1-H1(ARKUSZ NRS/33)**

OBIEKT: **GAZOCIĄG W.C. i Ś.C.
ŚWIDNICA-NOWE MUSTECZKO ODCINEK W GM. KOŻUCHÓW**

NR ZLEC:	BRANŻA:	SKALA:	DATA:
187/05	S	1:1000	05.2

Zastrzegam sobie wszelkie prawa wynikające z ustawy o prawie autorskim
może być w całości lub w części odczytany, uzupełniony lub o
bez pisemnej zgody ECB Sieci w Zielonej Górze