


**MIEJSCOWY PLAN ZAGOSPODAROWANIA PRZESTRZENNEGO TERENU
PRZEBIEGU GAZOCIĄGU W GMINIE KOŻUCHÓW**

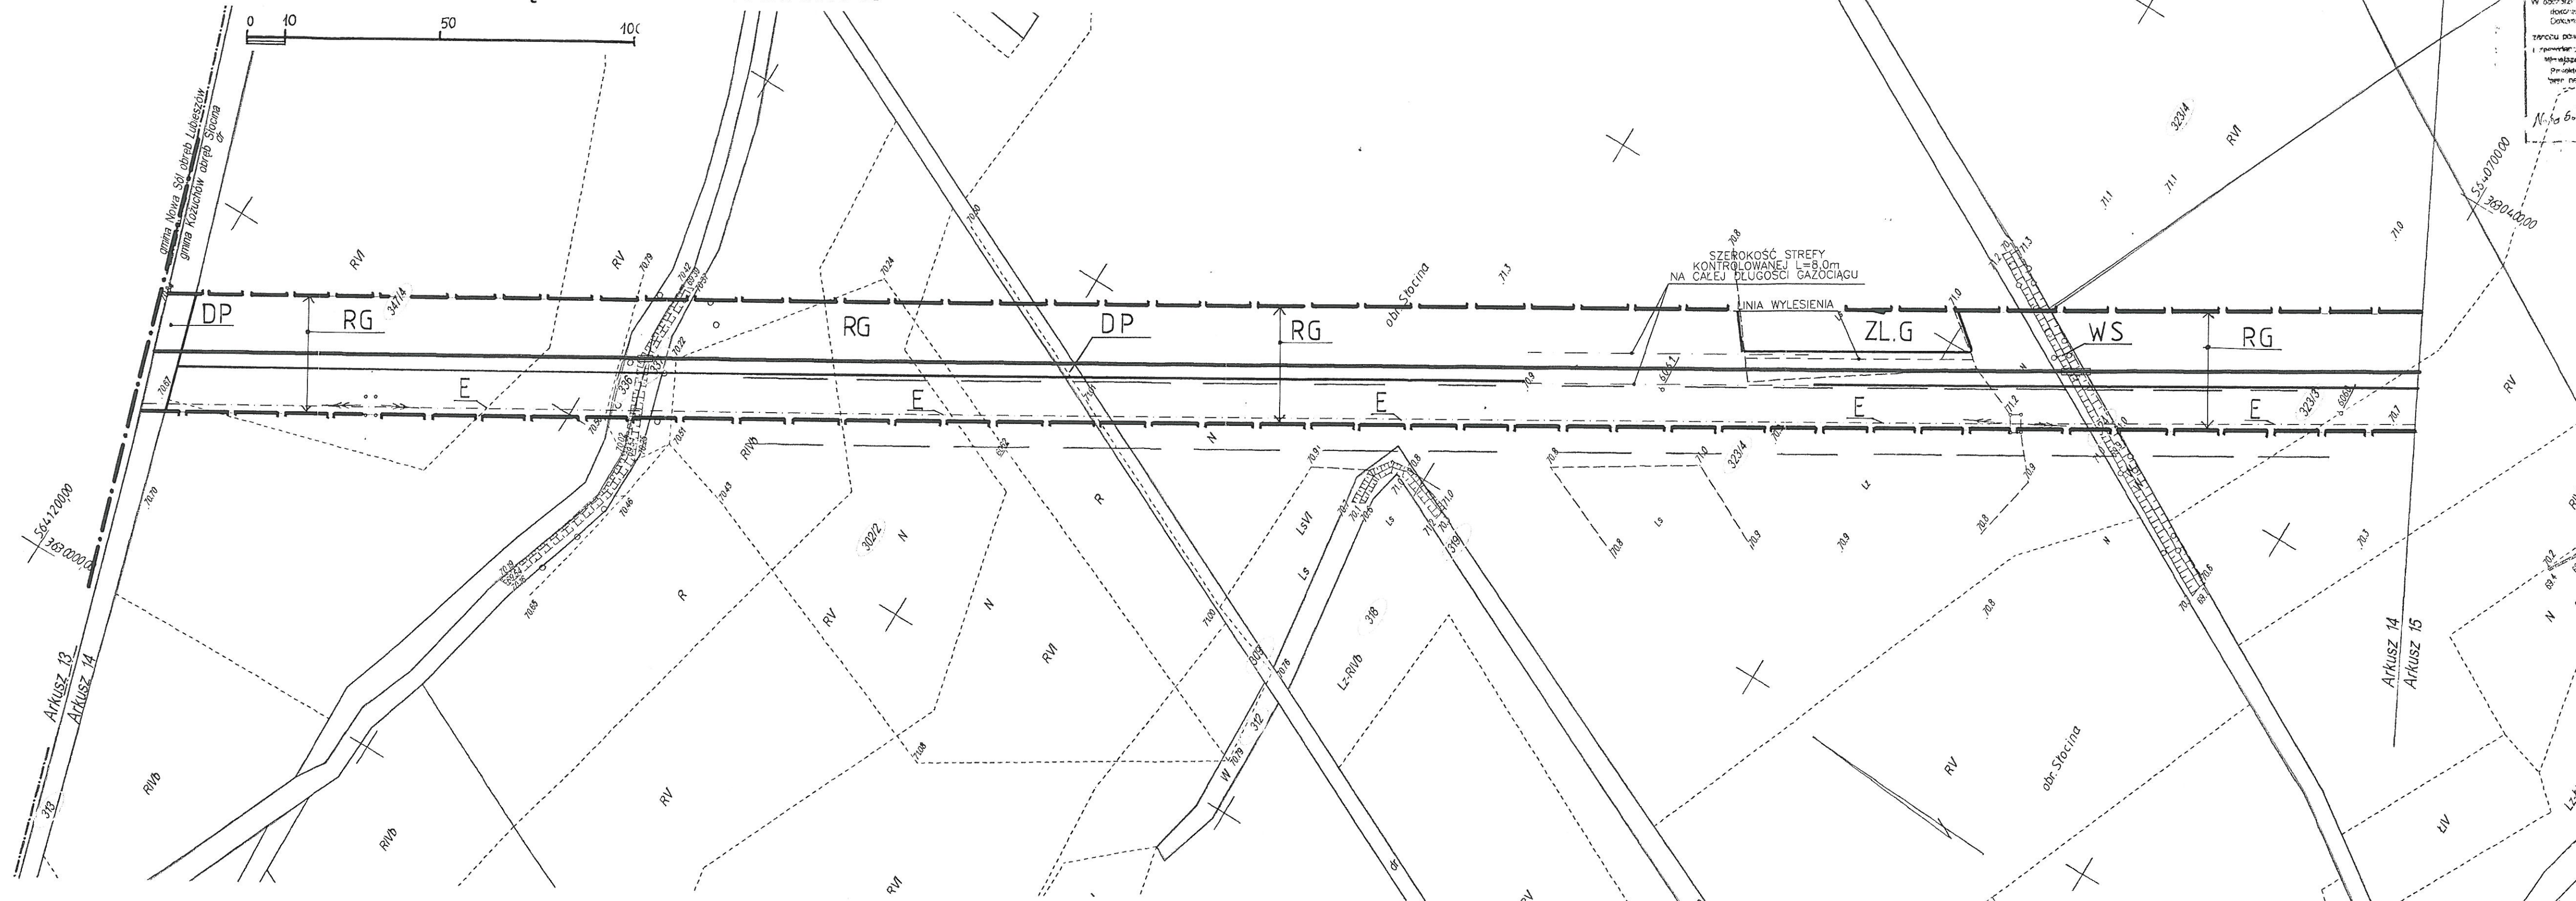

**MAPA SYTUACYJNO - WYSOKOŚCIOWA
DLA CELÓW PROJEKTOWYCH**
Skala 1:1000
Wykonano na podstawie mapy zasadniczej, ark. nr 431434.194, 242

TRASA POD PROJEKTOWANY GAZOCIĄG W GMINIE KOŻUCHÓW

Investor: **EWE POLSKA**
Wykonawca: **Biuro Planowania i Kształtowania i Kształtowania Technicznych Sp. z o.o. w Międzyzecz**
Wykonano w 2005 roku na podstawie nowego pomiaru oraz aktualizacji KERG 1550-11/2005 Międzyzecz, wrzesień 2005

- W NINIEJSZEJ MAPIE MOŻE WYSTĘPOWAĆ UZBROJENIE PODZIEMNE NIE ZGŁOSZONE DO INWENTARYZACJI GEODEZYJNEJ
- GRANICE NAMIESIŁO GRAFICZNIE Z MAP EVIDENCYJNYCH ORAZ NA PODSTAWIE MAPY NUMERYCZNEJ OPRACOWANEJ W SYSTEMIE GEO-INFO
- granice terenu objętego planem
 - - - granice administracyjne gmin
 - linie rozgraniczające tereny o różnych funkcjach, lub różnych zasadach zagospodarowania
 - RG** tereny rolne z trasą przebiegu gazociągu
 - ZL.G** tereny leśne z trasą przebiegu gazociągu
 - E** istniejące linie energetyczne wn i sn

- LEGENDA:**
- GAZOCIĄGI W.C. i Ś.C. WRAZ Z KABLAMI TRANSMISJI DANYCH
 - - - GRANICA STREFY KONTROLOWANEJ
 - GRANICA DZIAŁEK
 - DP** drogi gruntowe nr ew. 313, 309
 - WS** istniejące ciekły, rowy
 - przejścia przez rowy

ARKUSZ NR 14(33)

Załącznik Nr 1 do uchwały Nr...XLIV... Rady Miejskiej w Kożuchowie z dnia...28...WRZEŚNIA...

RADA MIEJSKA W KOŻUCHOWIE

Adnotacje urzędowe

P&P PRACOWNIA PROJEKTOWA PLAN & PROJEKT
UL. T. ZAWADZKIEGO „ZOŚKI” NR 5A 65-530 ZIELONA GÓRA
tel (068) 3233370, fax (068) 3233544 NIP 929-133-58-49
CENTRALNY REJESTR C.C.R.-BRUKSELA N° CCR 22521

E	
D	
C	
B	
A	
Rev.	Zmiana:

Investor: **EWE POLSKA Sp. z o.o.**
ul. Nowowiejskiego 53 61-734 Poznań, Polska

Projekt: **ECIB SIECI Sp. z o.o.**
65-077 ZIELONA GÓRA, AL. WOJSKA POLSKIEGO 65-950 ZIELONA GÓRA, AL. WOJSKA POLSKIEGO
tel. 451 96 83; fax 451 96 92 e-mail: ecib.siec@interia.pl

BIURO PROJEKTOWO - USŁUGOWE PF
65-950 ZIELONA GÓRA, AL. WOJSKA POLSKIEGO
e-mail: ProjBud@interia.pl

PROJEKTANT	IMIĘ I NAZWISKO	UPRAWNIENIE
	tech. TADEUSZ BUŚKO	25/89/
	mgr inż. MAGDALENA PAWELEC	
	mgr inż. TOMASZ PAWELEC	

SPRAWDZIŁ inż. LESŁAW ŻELEK 180/83

KIEROWNIK inż. WŁODZIMIERZ SNEŁA

PROJEKT: PROJEKT ZAGOSPODAROWANIA TERENU ODCINEK 01-P1(ARKUSZ NR14/33)

OBIEKT: GAZOCIĄG W.C. i Ś.C. ŚWIDNICA-NOWE NASTĘCZKO ODCINEK W GM. KOŻUCHÓW

NR ZŁĘC:	BRANŻA:	SKALA:	DATA:
187/05	S	1:1000	05.20

Zostaje ono w całości lub w części przetworzone, udostępnione lub zdyktowane bez pisemnej zgody ECIB Sieci w Zielonej Górze