


**MIEJSCOWY PLAN ZAGOSPODAROWANIA PRZESTRZENNEGO TERENU
PRZEBIEGU GAZOCIĄGU W GMINIE KOŻUCHÓW**

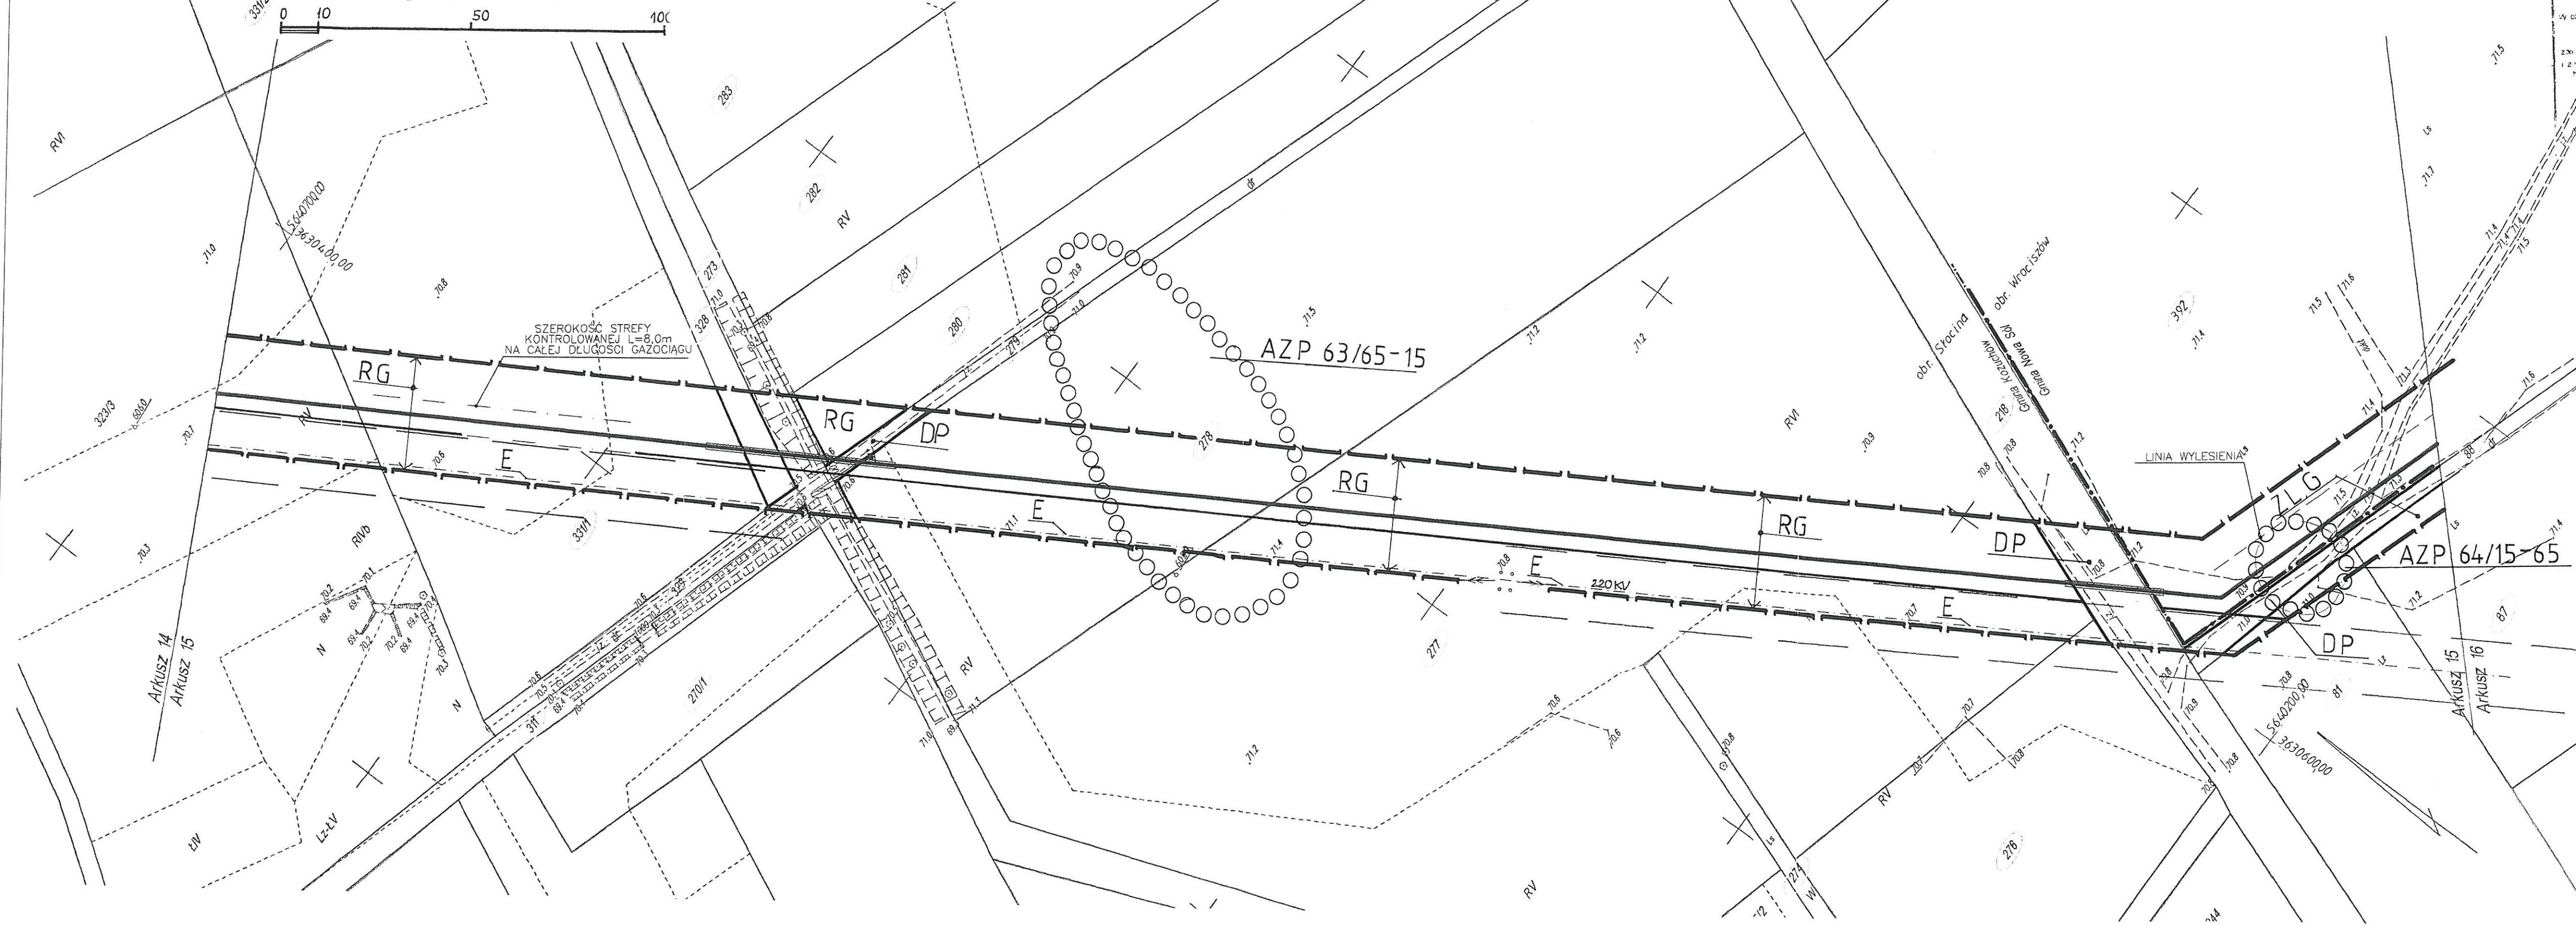

MAPA SYTUACYJNO - WYSOKOŚCIOWA
DLA CELÓW PROJEKTOWYCH
Skala 1:1000
Wykonano na podstawie mapy zasadniczej, ark. nr 431434.242, 251, 253

TRASA POD PROJEKTOWANY GAZOCIĄG W GMINIE KOŻUCHÓW

Investor: **EWE POLSKA**

Wykonawca: **Biurowo Planowania i Kształnienia Technicznych Sp. z o.o.**
w Międzyzrzeczcu
Wykonano w 2005 roku
na podstawie nowego pomiaru oraz aktualizacji
KERG 1550-11/2005
Międzyzrzecz 11 września 2005
Kierownik roboty
Elżbieta Hać

- NA NINIEJSZEJ MAPIE MOŻE WYSTĘPOWAĆ UZBROJENIE PODZIEMNE
NIE ZGŁOSZONE DO INWENTARYZACJI GEODEZYJNEJ
- GRANICE NAMIESIŁO GRAFICZNIE Z MAP EWIDENCYJNYCH
ORAZ NA PODSTAWIE MAPY NUMERYCZNEJ OPRACOWANEJ
W SYSTEMIE GEO-INFO
- granice administracyjne gmin
 - granice terenu objętego planem
 - ZL,G tereny leśne z trasą gazociągu
 - o-o-o-o-o stanowiska archeologiczne
- LEGENDA:**
- GAZOCIĄGI W.C. i Ś.C. WRAZ Z KABLAMI TRANSMISJI DANYCH
 - - - GRANICA STREFY KONTROLOWANEJ
 - GRANICA DZIAŁEK
 - - - LINIA WYLESIENIA
 - o NUMER DZIAŁKI
 - RG tereny rolne z trasą gazociągu
 - E istniejące linie energetyczne wn i sn

ARKUSZ NR 15(33)

Załącznik Nr 1
do uchwały Nr...
Rady Miejskiej w Koźuchów
z dnia... 18 WRZESNIA...

Adnotacje urzędowe

P&P PRACOWNIA PROJEKTOWA PLAN & PROJEKT
UL. T. ZAWADZKIEGO „ZOŚKI” Nr 5A
65-530 ZIELONA GÓRA
(068) 3233370, fax (068) 3233544
NIP 929-133-58-49
CENTRALNY REJESTR C.C.R-BRUKSELA
№ CCR 22521

| | |
|------|---------|
| E | |
| D | |
| C | |
| B | |
| A | |
| Rev. | Zmiana: |

Investor: **EWE POLSKA Sp. z o.o.**
ul. Nowowiejskiego 53
61-734 Poznań, Polska

Projekt: **FICIB SIECI Sp. z o.o.**
65-077 ZIELONA GÓRA, AL. WOJSKA POLSKIEGO
tel. 451 96 93; fax 451 96 92
e-mail: tech.siec@interia.pl

BIURO PROJEKTOWO - USŁUGOWE PR
65-950 ZIELONA GÓRA, AL. WOJSKA POLSKIEGO
e-mail: ProjBud@interia.pl

| | | |
|------------|---|-------------|
| PROJEKTANT | IMIE I NAZWISKO | UPRAWNIENIA |
| | tech. TADEUSZ BUŚKO | 25/89/z |
| | mgr inż. MAGDALENA PAWELEC | |
| | mgr inż. TOMASZ PAWELEC | |
| SPRAWDZIŁ | inż. LESŁAW ŻELEK | 180/83/ |
| KIEROWNIK | inż. WŁODZIMIERZ SNEŁA | |
| PROJEKT: | PROJEKT ZAGOSPODAROWANIA TERENU ODCINEK P1-R1 (ARKUSZ NR15/33) | |
| OBIEKT: | GAZOCIĄG W.C. i Ś.C. ŚWIDNICA-NOWE MIASTECZKO ODCINEK W GM. KOŻUCHÓW | |
| NR ZLEC: | BRANŻA: | SKALA: |
| 187/05 | S | 1:1000 |
| | | DATA: |
| | | 05.2C |

Zastrzeżenie: wszelkie prawa wynikające z ustawy o prawie autorskim
może być w całości lub w części archiwizowany, utrudniający lub od
bez pisemnej zgody ECB Sieci w Zielonej Górze