


**MIEJSCOWY PLAN ZAGOSPODAROWANIA PRZESTRZENNEGO TERENU
PRZEBIEGU GAZOCIĄGU W GMINIE KOŻUCHÓW**

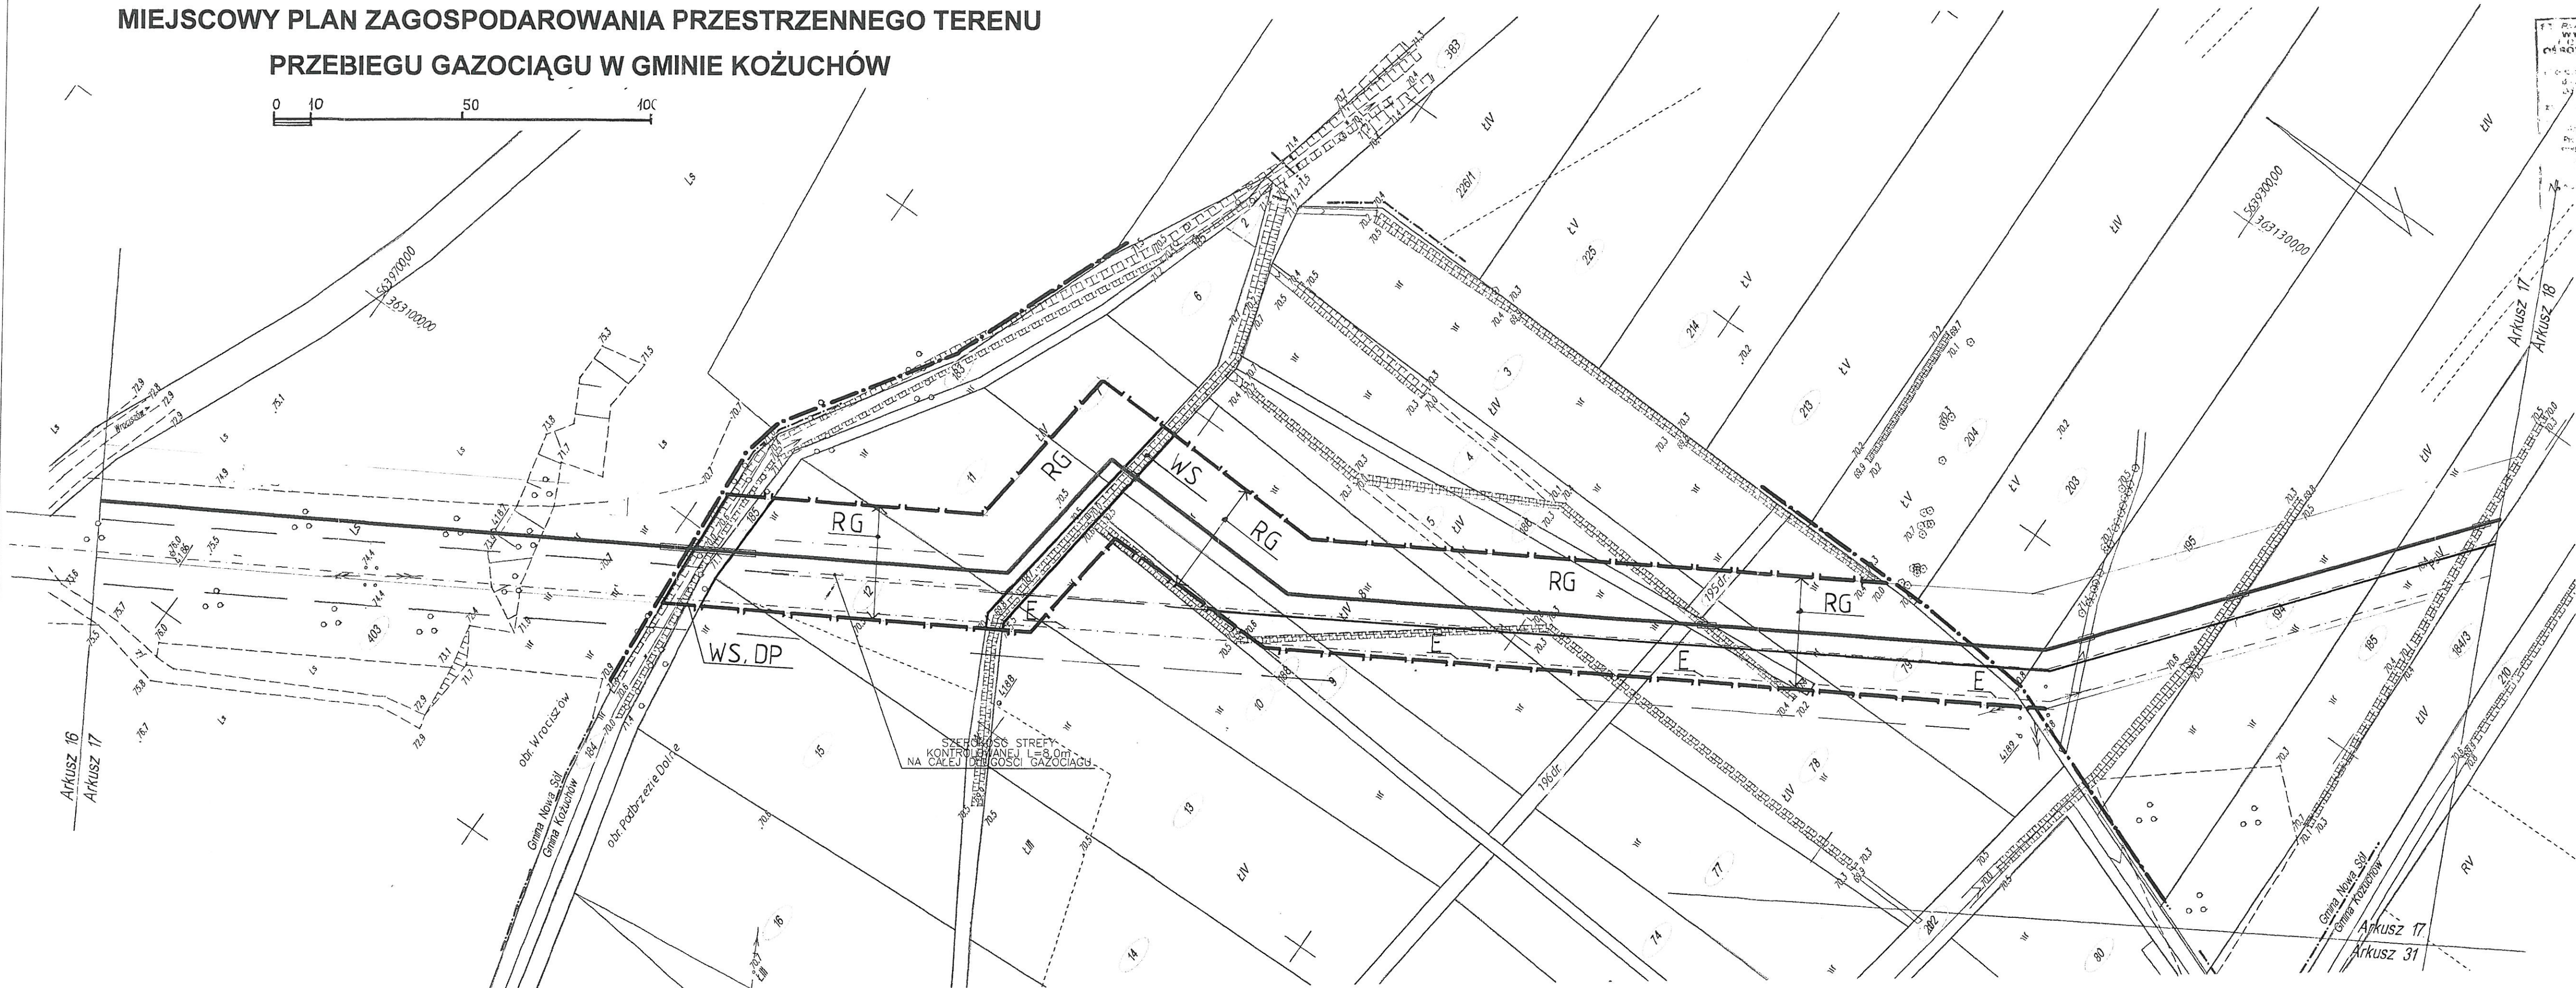

**MAPA SYTUACYJNO - WYSOKOŚCIOWA
DLA CELÓW PROJEKTOWYCH**
Skala 1:1000

Wykonano na podstawie mapy zasadniczej, ark. nr 441.212.051, 053, 054

TRASA POD PROJEKTOWANY GAZOCIĄG W GMINIE KOŻUCHÓW

Investor: EWE POLSKA

NA NINIEJSZEJ MAPIE MOŻE WYSTĘPOWAĆ UZBROJENIE PODZIEMNE
NIE ZGŁOSZONE DO INWENTARYZACJI GEODEZYJNEJ

GRANICE NAMIESIŁO GRAFICZNIE Z MAP EWIDENCYJNYCH
ORAZ NA PODSTAWIE MAPY NUMERYCZNEJ OPRACOWANEJ
W SYSTEMIE GEO-INFO

Wykonawca: Biuro Planowania i Kształni Technicznych Sp. z o.o.
w Międzyzeczcu
Wykonano w 2005 roku
na podstawie nowego pomiaru oraz aktualizacji
KERG 1550-11/2005
Międzyzecz, wrzesień 2005

- granice terenu objętego planem
- granice administracyjne gmin
- linie rozgraniczające tereny o różnych funkcjach, lub różnych zasadach zagospodarowania
- ZL,G** tereny leśne z trasą gazociągu
- RG** tereny rolne z trasą gazociągu

LEGENDA:

- GAZOCIĄGI W.C. i Ś.C. WRAZ Z KABLAMI TRANSMISJI DANYCH
- GRANICA STREFY KONTROLOWANEJ
- GRANICA DZIAŁEK
- E** istniejące linie energetyczne wn i sn
- WS** istniejące ciek, rowy (wał Kozusznia)
- DP** drogi gruntowe nr ew. 185, 195, 196
- przejście przez drogi i rowy

ARKUSZ NR 17(33)

Załącznik Nr 1
do uchwały Nr...
Rady Miejskiej w Kozuchów
z dnia...
RADA MIEJSKA
w KOZUCHOWIE

Adnotacje urzędowe

**P&P PRACOWNIA PROJEKTOWA
PLAN & PROJEKT**
UL. T. ZAWADZKIEGO, ZOŚKI 5A
45-530 ZIELONA GÓRA
(048) 3233370, fax (048) 3233544
NIP 929-133-58-49
CENTRALNY REJESTR C.C.R.-BRUKSELA
N° CCR 22521

E	
D	
C	
B	
A	
Rev.	Zmiana:

Investor: EWE POLSKA Sp. z o.o.
ul. Nowowiejskiego 53
61-734 Poznań, Polska

Projekt: **ECB SIECI Sp. z o.o.**
65-077 ZIELONA GÓRA, AL. WOJSKA POLSKIEGO
tel. 451 96 93; fax. 451 96 92
e-mail: ecbsieci@interia.pl

PROJ.BUD BIURO PROJEKTOWO - USŁUGOWE PRÓ
65-950 ZIELONA GÓRA, AL. WOJSKA POLSKIEGO
e-mail: ProjBud@interia.pl

IMIE I NAZWISKO	UPRAWNIENI
tech. TADEUSZ BUŚKO	25/89/ZI
mgr inż. MAGDALENA PAWELEC	
mgr inż. TOMASZ PAWELEC	

SPRAWDZIŁ	inż. LESŁAW ŻELEK	180/83/ZI
KIEROWNIK	inż. WŁODZIMIERZ SNEŁA	

PROJEKT: PROJEKT ZAGOSPODAROWANIA TERENU
ODCINEK S1-T1 (ARKUSZ NR 17/33)
OBIEKT: GAZOCIĄG W.C. i Ś.C.
ŚWIDNICA-NOWE MIASTECZKO ODCINEK W GM. KOZUCHÓW

NR ZLEC:	BRANŻA:	SKALA:	DATA:
187/05	S	1:1000	05.2005

Zastrzeżenie: Zastrzeżenie wszelkie prawa wynikające z Ustawy o prawie autorskim, może być w całości lub w części przerysowany, uzupełniony lub oddać bez pisemnej zgody ECB Sieci w Zielonej Górze.