


**MIEJSCOWY PLAN ZAGOSPODAROWANIA PRZESTRZENNEGO TERENU
PRZEBIEGU GAZOCIĄGU W GMINIE KOŻUCHÓW**

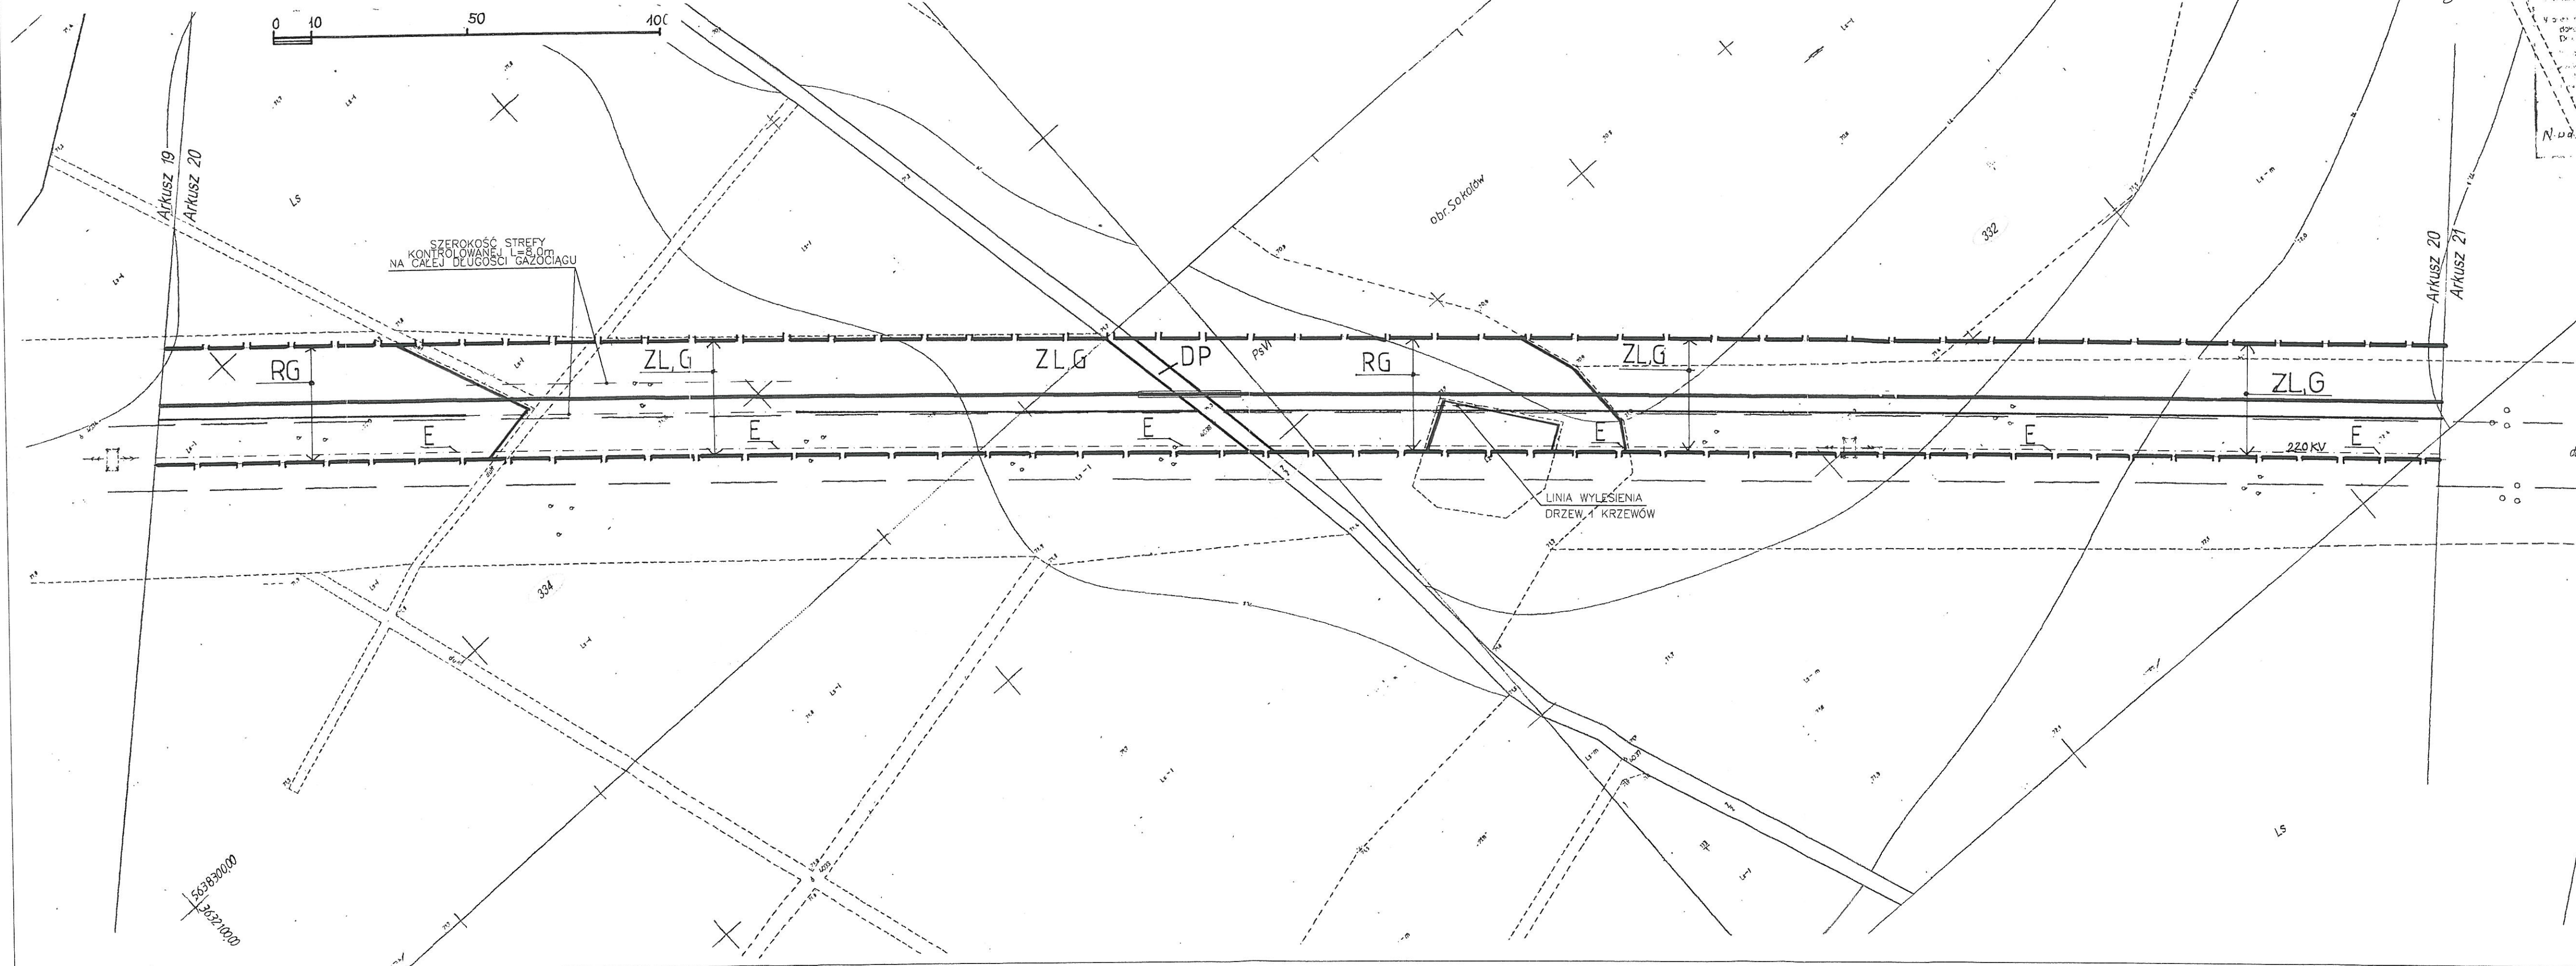

**MAPA SYTUACYJNO - WYSOKOŚCIOWA
DLA CELÓW PROJEKTOWYCH**
Skala 1:1000

Wykonano na podstawie mapy zasadniczej, ark. nr 441.221.063

TRASA POD PROJEKTOWANY GAZOCIĄG W GMINIE KOŻUCHÓW

Inwestor: EWE POLSKA

NA NIŻEJSZEJ MAPIE MOŻE WYSTĘPOWAĆ UZBROJENIE PODZIEMNE
NIE ZGŁOSZONE DO INWENTARYZACJI GEODEZYJNEJ

GRANICE NANIESIONO GRAFICZNIE Z MAP EWIDENCYJNYCH
ORAZ NA PODSTAWIE MAPY NUMERYCZNEJ OPRACOWANEJ
W SYSTEMIE GEO-INFO

Wykonawca: Biuro Planowania i Kreślarz Technicznych Sp. z o.o.
w Miedzyrzeczcu
Wykonano w 2005 roku
na podstawie nowego pomiaru oraz aktualizacji
KERG 1550-11/2005
Miedzyrzeczec Wrzesień 2005
Kierownik roboty
Elżbieta Hać

- granice terenu objętego planem
- linie rozgraniczające tereny o różnych funkcjach, lub różnych zasadach zagospodarowania
- ZL,G** tereny leśne z trasą gazociągu
- RG** tereny rolne z trasą gazociągu
- DP** droga gruntowa nr ew. 7/2

LEGENDA:

- GAZOCIĄGI W.C. i Ś.C. WRAZ Z KABLAMI TRANSMISJI DANYCH
- GRANICA STREFY KONTROLOWANEJ
- GRANICA DZIAŁEK
- LINIA WYLESIENIA
- NUMER DZIAŁKI

ARKUSZ NR 20(33)

Załącznik Nr 1
do uchwały Nr...XL
Rady Miejskiej w K
z dnia...22. WRZEŚNIA

RADA M
w KOŻUCH

Adnotacje urzędowe

P.P. PLAN B. PROJEKT
UL. T. ZAWADZKIEGO „ZOŚKI” Nr 5A
65-530 ZIELONA GÓRA
tel. (068) 3233370, fax (068) 3233544
NIP 929-133-52-49
CENTRALNY REJESTR C.C.R.-BRUKSELA
Nr CCR 22521

E
D
C
B
A

Rev. Zmiana:
Inwestor: EWE POLSKA Sp. z o.o.
ul. Nowowiejskiego 53
61-734 Poznań, Polska

Projekt: **ICIB SIECI Sp. z o.o.**
65-077 ZIELONA GÓRA, AL. WOJSKA POLSK
tel. 451 96 93; fax 451 96 92
e-mail: tech.sieci@interia.pl

BIURO PROJEKTOWO - USŁUGOWE
65-950 ZIELONA GÓRA, AL. WOJSKA POLSKIE
e-mail: ProBud@interia.pl

PROJEKTANT	IMIĘ I NAZWISKO	UPRAWN
	tech. TADEUSZ BUŚKO	25/89,
	mgr inż. MAGDALENA PAWELEC	
	mgr inż. TOMASZ PAWELEC	
SPRAWDZIŁ	inż. LESŁAW ŻELEK	180/8,
KIEROWNIK	inż. WŁODZIMIERZ SNEŁA	

PROJEKT: PROJEKT ZAGOSPODAROWANIA TERENU
ODCINEK W1-Y1(ARKUSZ NR20/33)

OBIEKT: GAZOCIĄG W.C. i Ś.C.
ŚWIDNICA-NOWE MIASTECKO ODCINEK W GM. KOŻUCHÓW

NR ZLEC:	BRANŻA:	SKALA:	DATA:
187/05	S	1:1000	05.20

Zastrzeżenie wszelkie prawa wyliczone z Ustawy o prawie autorskim
może być w całości lub w części przyniesiony, uzupełniony lub oc
bez pisemnej zgody EWE Polska w Zielonej Górze