


**MIEJSCOWY PLAN ZAGOSPODAROWANIA PRZESTRZENNEGO TERENU
PRZEBIEGU GAZOCIĄGU W GMINIE KOŻUCHÓW**

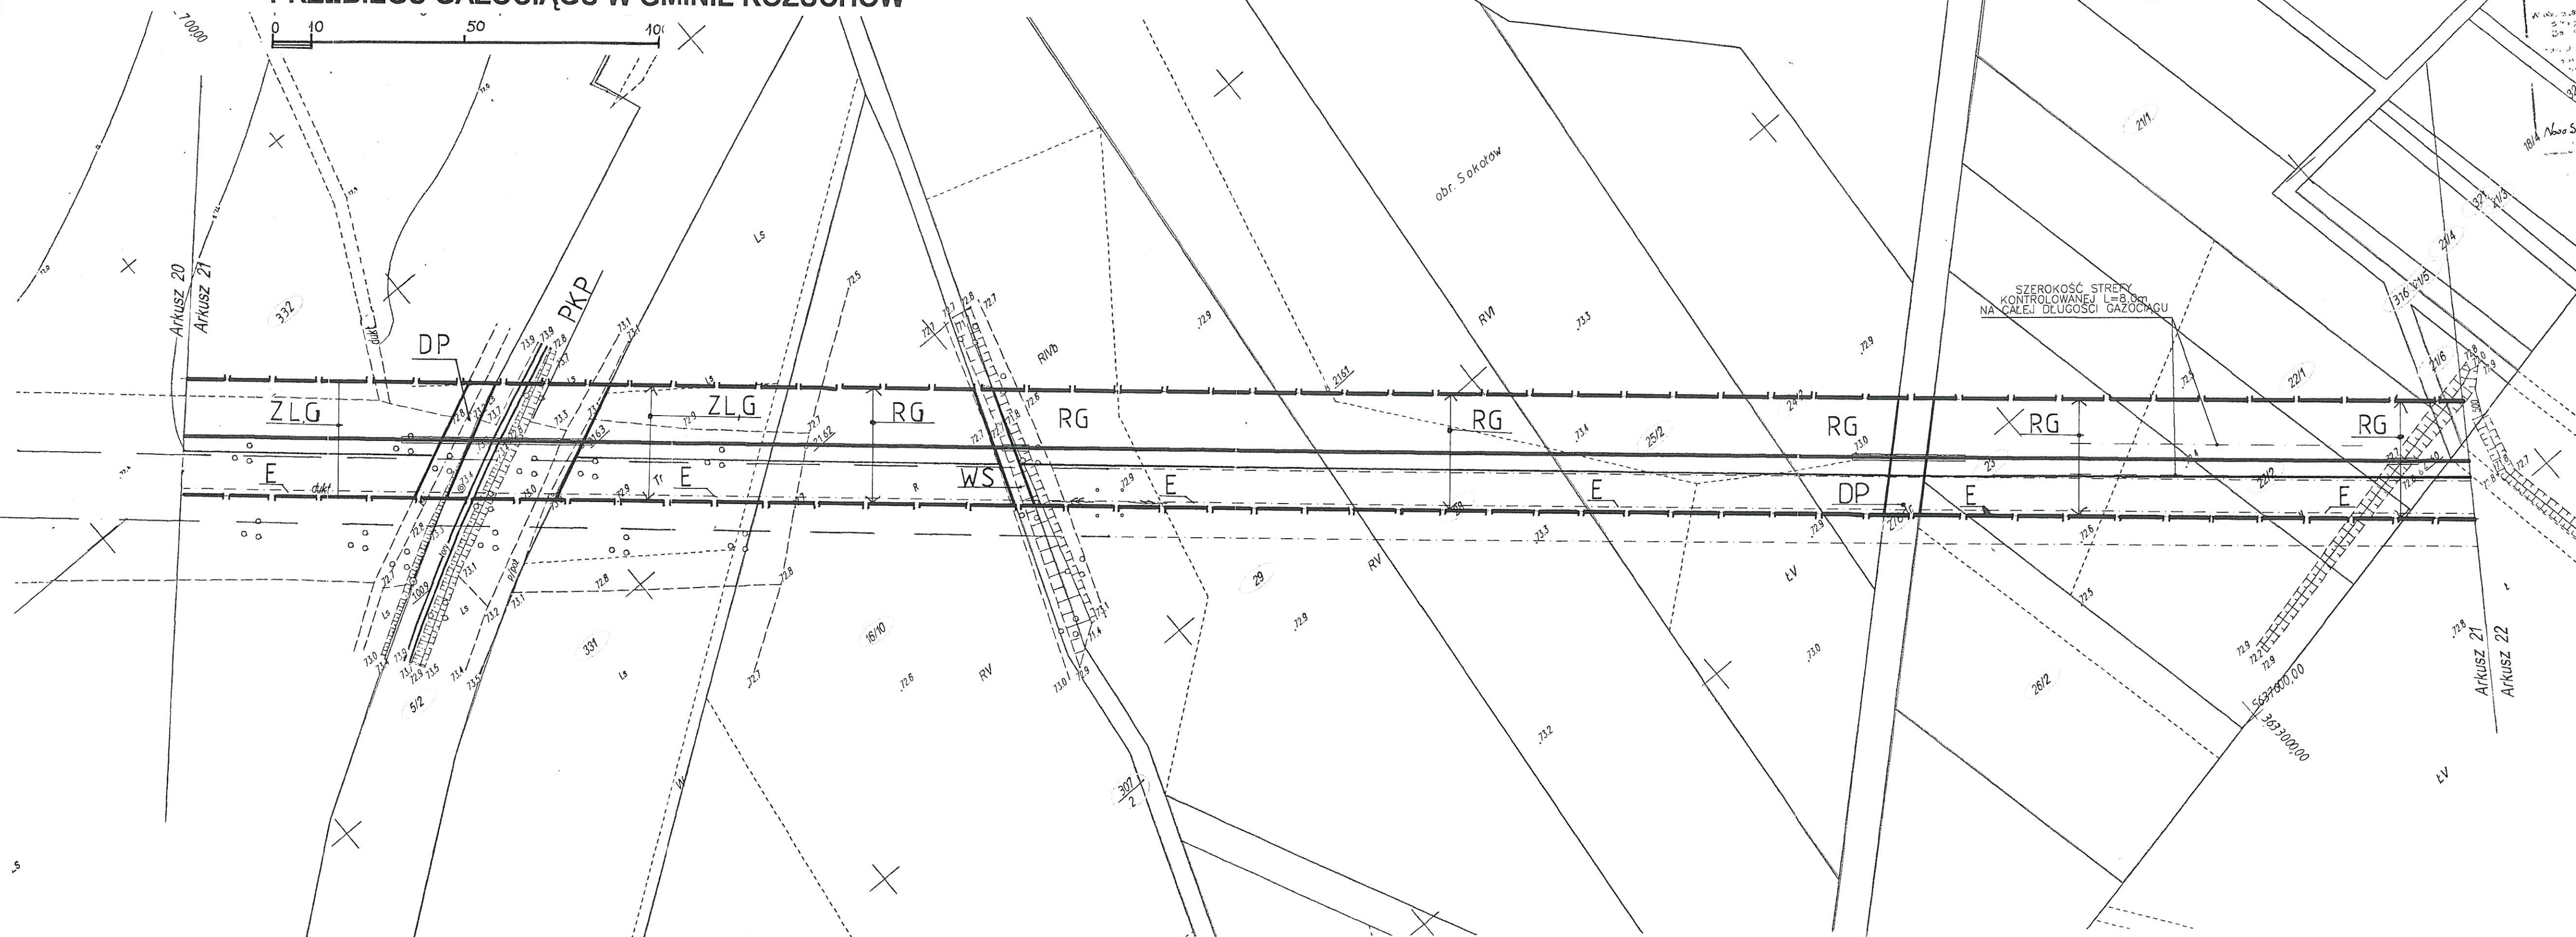

**MAPA SYTUACYJNO - WYSOKOŚCIOWA
DLA CELÓW PROJEKTOWYCH**
Skala 1:1000

Wykonano na podstawie mapy zasadniczej, ark. nr 441.221.063, 111, 112
TRASA POD PROJEKTOWANY GAZOCIĄG W GMINIE KOŻUCHÓW

Investor: EWE POLSKA

Wykonawca: Biuro Planowania i Kreśliń Technicznych Sp. z o.o. w Międzyrzeczu
Wykonano w 2005 roku na podstawie nowego pomiaru oraz aktualizacji KERG 1550-11/2005 Międzyrzecz wrzesień 2005
Kierownik roboty: Elżbieta Hać

- NA NINIEJSZEJ MAPIE MOŻE WYSTĘPOWAĆ UZBROJENIE PODZIEMNE NIE ZGŁOSZONE DO INWENTARYZACJI GEODEZYJNEJ
GRANICE NAMEDONO GRAFICZNIE Z MAPY EWIDENCYJNYCH ORAZ NA PODSTAWIE MAPY NUMERYCZNEJ OPRACOWANEJ W SYSTEMIE GEO-INFO
- granice terenu objętego planem
 - linie rozgraniczające tereny o różnych funkcjach, lub różnych zasadach zagospodarowania
 - ZL,G** tereny leśne z trasą gazociągu
 - RG** tereny rolne z trasą gazociągu
 - WS** istniejące ciek i rowy
 - E** istniejące linie energetyczne wn i sn

- LEGENDA:
- GAZOCIĄGI W.C. i Ś.C. WRAZ Z KABLAMI TRANSMISJI DANYCH
 - GRANICA STREFY KONTROLOWANEJ
 - GRANICA DZIAŁEK
 - PKP** tereny kolejowe
 - DP** drogi gruntowe
 - stanowiska archeologiczne

ARKUSZ NR 21(33)

Załącznik Nr 1 do uchwały Nr...XL/L/Rady Miejskiej w Koź z dnia...28.10.2005

Adnotacje urzędowe

PROJEKTOWANIE I OPRACOWANIE
UL. T. ŻANOWSKIEGO 63
65-950 ZIELONA GÓRA
TEL. (048) 3203370, (048) 3203344
FAX (048) 3203344
CENTRALNY REJESTR O.C. ORAZ U.S.F.L.A.
M.P. CGO 22521

E	
D	
C	
B	
A	
Rev.	Zmiana:

Investor: EWE POLSKA Sp. z o.o.
ul. Nowowiejskiego 63
61-734 Poznań, Polska

Projekt: **ECIB** SIECI Sp. z o.o.
65-077 ZIELONA GÓRA, AL. WOJSKA POLSKIE
tel. 451 96 93; fax. 451 96 92
e-mail: ecib.siec@interia.pl

BIURO PROJEKTOWO - USŁUGOWE PI
65-950 ZIELONA GÓRA, AL. WOJSKA POLSKIE
e-mail: ProjBud@interia.pl

PROJEKTANT	IMIĘ I NAZWISKO	UPRAWNIENIA
PROJEKTANT	tech. TADEUSZ BUŚKO	25/89/
	mgr inż. MAGDALENA PAWELEC	
	mgr inż. TOMASZ PAWELEC	
SPRAWDZIŁ	inż. LESŁAW ŻELEK	180/83
KIEROWNIK	inż. WŁODZIMIERZ SNEŁA	
PROJEKT:	PROJEKT ZAGOSPODAROWANIA TERENU ODCINEK Y1-Z1(ARKUSZ NR21/33)	
OBIEKT:	GAZOCIĄG W.C. i Ś.C. ŚWIDNICA-NOWE MIASTECZKO ODCINEK W GM. KOŻUCHÓW	
NR ZLECZ:	BRANŻA:	SKALA:
187/05	S	1:1000
		DATA:
		05.21

Zastrzegam wszelkie prawa wynikające z Ustawy o prawie autorskim i prawach pokrewnych. Wszelkie prawa zastrzeżone. Wszelkie prawa zastrzeżone. Wszelkie prawa zastrzeżone.