


**MIEJSCOWY PLAN ZAGOSPODAROWANIA PRZESTRZENNEGO TERENU
PRZEBIEGU GAZOCIĄGU W GMINIE KOŻUCHÓW**

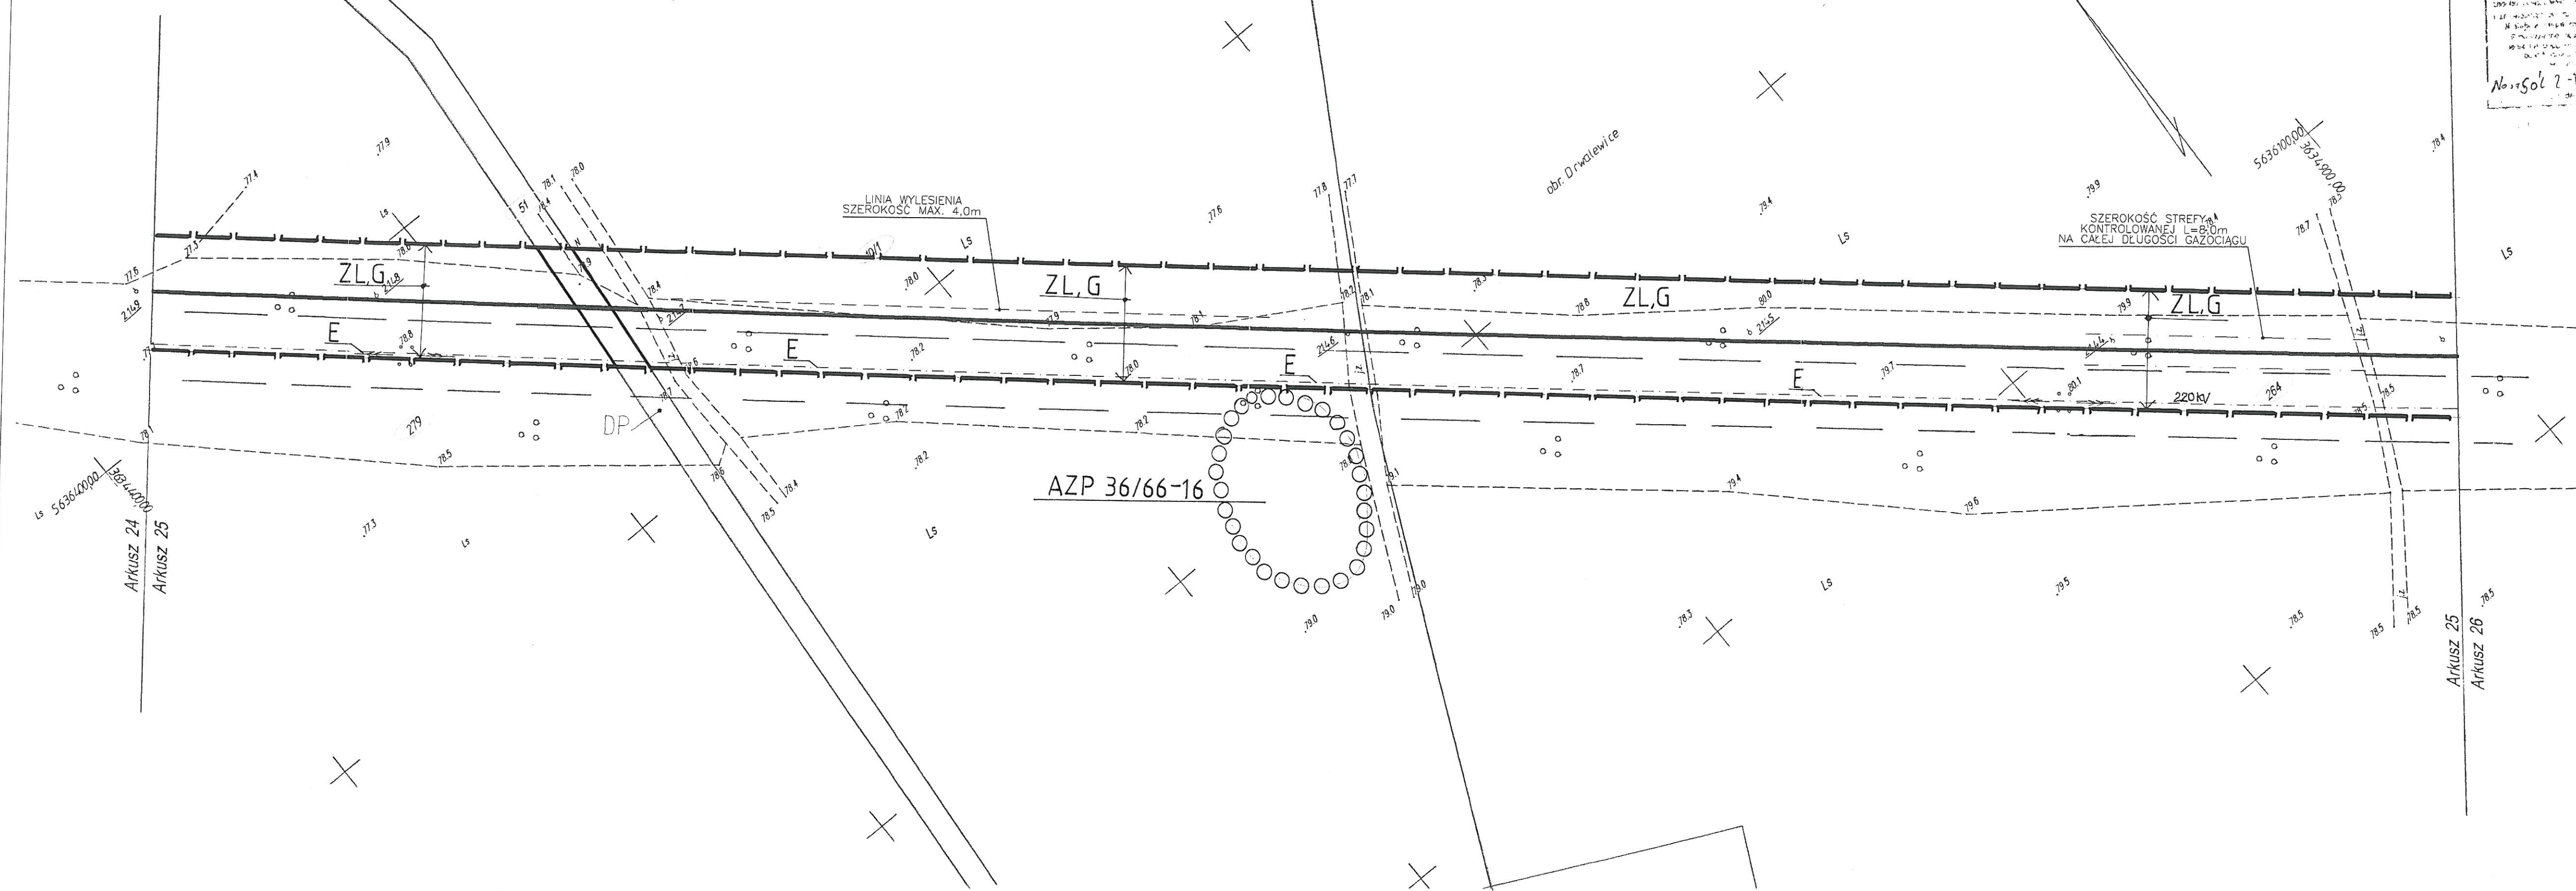

PROJEKTOWANA PRACOWNIA
PLAN & PROJEKT
UL. T. ZAWADZKIEGO „ZOŚKI” NR 5A
65-530 ZIELONA GÓRA
☎ (068) 3233370, fax (068) 3233544
NIP 929-133-58-49
CENTRALNY REJESTR C.C.R-BRUKSELA
№ CCR 22521

**MAPA SYTUACYJNO - WYSOKOŚCIOWA
DLA CELÓW PROJEKTOWYCH**
Skala 1:1000

Wykonano na podstawie mapy zasadniczej, ark. nr
441.221.174

TRASA POD PROJEKTOWANY GAZOCIĄG W GMINIE KOŻUCHÓW

Inwestor: **EWE POLSKA**

NA NINIEJSZEJ MAPIE MOŻE WYSTĘPOWAĆ UZBROJENIE PODZIEMNE
NIE ZGŁOSZONE DO INWENTARYZACJI GEODEZYJNEJ

GRANICE NANEŚIONO GRAFICZNIE Z MAP EWIDENCYJNYCH
ORAZ NA PODSTAWIE MAPY NUMERYCZNEJ OPRACOWANEJ
W SYSTEMIE GEO.INFO

Wykonawca: **Biuo Planowania i Kreśleń Technicznych Sp. z o.o.**
w Międzyrzeczu
Wykonano w 2005 roku
na podstawie nowego pomiaru oraz aktualizacji
KERG 1550-11/2005
Międzyrzecz wrzesień 2005

Kierownik roboty
[Signature]
Elżbieta Hać

- granice terenu objętego planem
- linie rozgraniczające tereny o różnych funkcjach i różnych zasadach zagospodarowania
- ZL,G** tereny leśne z trasą gazociągu
- E** istniejące linie energetyczne wn i sn

LEGENDA:

- GAZOCIĄGI W.C. i Ś.C. WRAZ Z KABLAMI TRANSMISJI DANYCH
- GRANICA STREFY KONTROLOWANEJ
- GRANICA DZIAŁEK
- LINIA WYLESIENIA
- NUMER DZIAŁKI
- przejście gazociągu przez drogę nr ew. 51
- stanowiska archeologiczne

ARKUSZ NR 25(33)

Załącznik Nr 1
do uchwały Nr...XLIV...
Rady Miejskiej w Koźuchów
z dnia...28 WRZEŚNIA...

RADA MIEJSKA
w KOŻUCHÓW

Anotacje urzędowe

P & P PRACOWNIA PROJEKTOWA
PLAN & PROJEKT
UL. T. ZAWADZKIEGO „ZOŚKI” NR 5A
65-530 ZIELONA GÓRA
☎ (068) 3233370, fax (068) 3233544
NIP 929-133-58-49
CENTRALNY REJESTR C.C.R-BRUKSELA
№ CCR 22521

E		
D		
C		
B		
A		
Rev.	Zmiana	Do

Inwestor: **EWE POLSKA Sp. z o.o.**
ul. Nowowiejskiego 53
61-734 Poznań, Polska

Projekt: **ECB SIECI Sp. z o.o.**
65-077 ZIELONA GÓRA, AL. WOJSKA POLSKIEGO
tel.451 96 93; fax 451 96 92
e-mail:ecb.siec@interia.pl

BIURO PROJEKTOWO - USŁUGOWE PR
65-950 ZIELONA GÓRA, AL. WOJSKA POLSKIEGO
e-mail:ProjBud@interia.pl

PROJEKTANT	IMIĘ I NAZWISKO	UPRAWNIENI
	tech. TADEUSZ BUŚKO	25/89/ZI
	mgr inż. MAGDALENA PAWELEC	
	mgr inż. TOMASZ PAWELEC	

SPRAWDZIŁ inż. LESŁAW ŻELEK 180/83/;

KIEROWNIK inż. WŁODZIMIERZ SNEŁA

PROJEKT: PROJEKT ZAGOSPODAROWANIA TERENU
ODCINEK C2-D2(ARKUSZ NR25/33)

OBIEKT: GAZOCIĄG W.C. i Ś.C.
ŚWIDNICA-NOWE MASTECZKO ODCINEK W GM. KOŻUCHÓW

NR ZLEC:	BRANŻA:	SKALA:	DATA:
187/05	S	1:1000	05.2005

Zastrzegam wszelkie prawa wynikające z Ustawy o prawie autorskim.
może być w całości lub w części przerysowany, uzupełniany lub oddzieleny
bez pisemnej zgody ECB Sieni w Zielonej Górze