


**MIEJSCOWY PLAN ZAGOSPODAROWANIA PRZESTRZENNEGO TERENU
PRZEBIEGU GAZOCIĄGU W GMINIE KOŻUCHÓW**

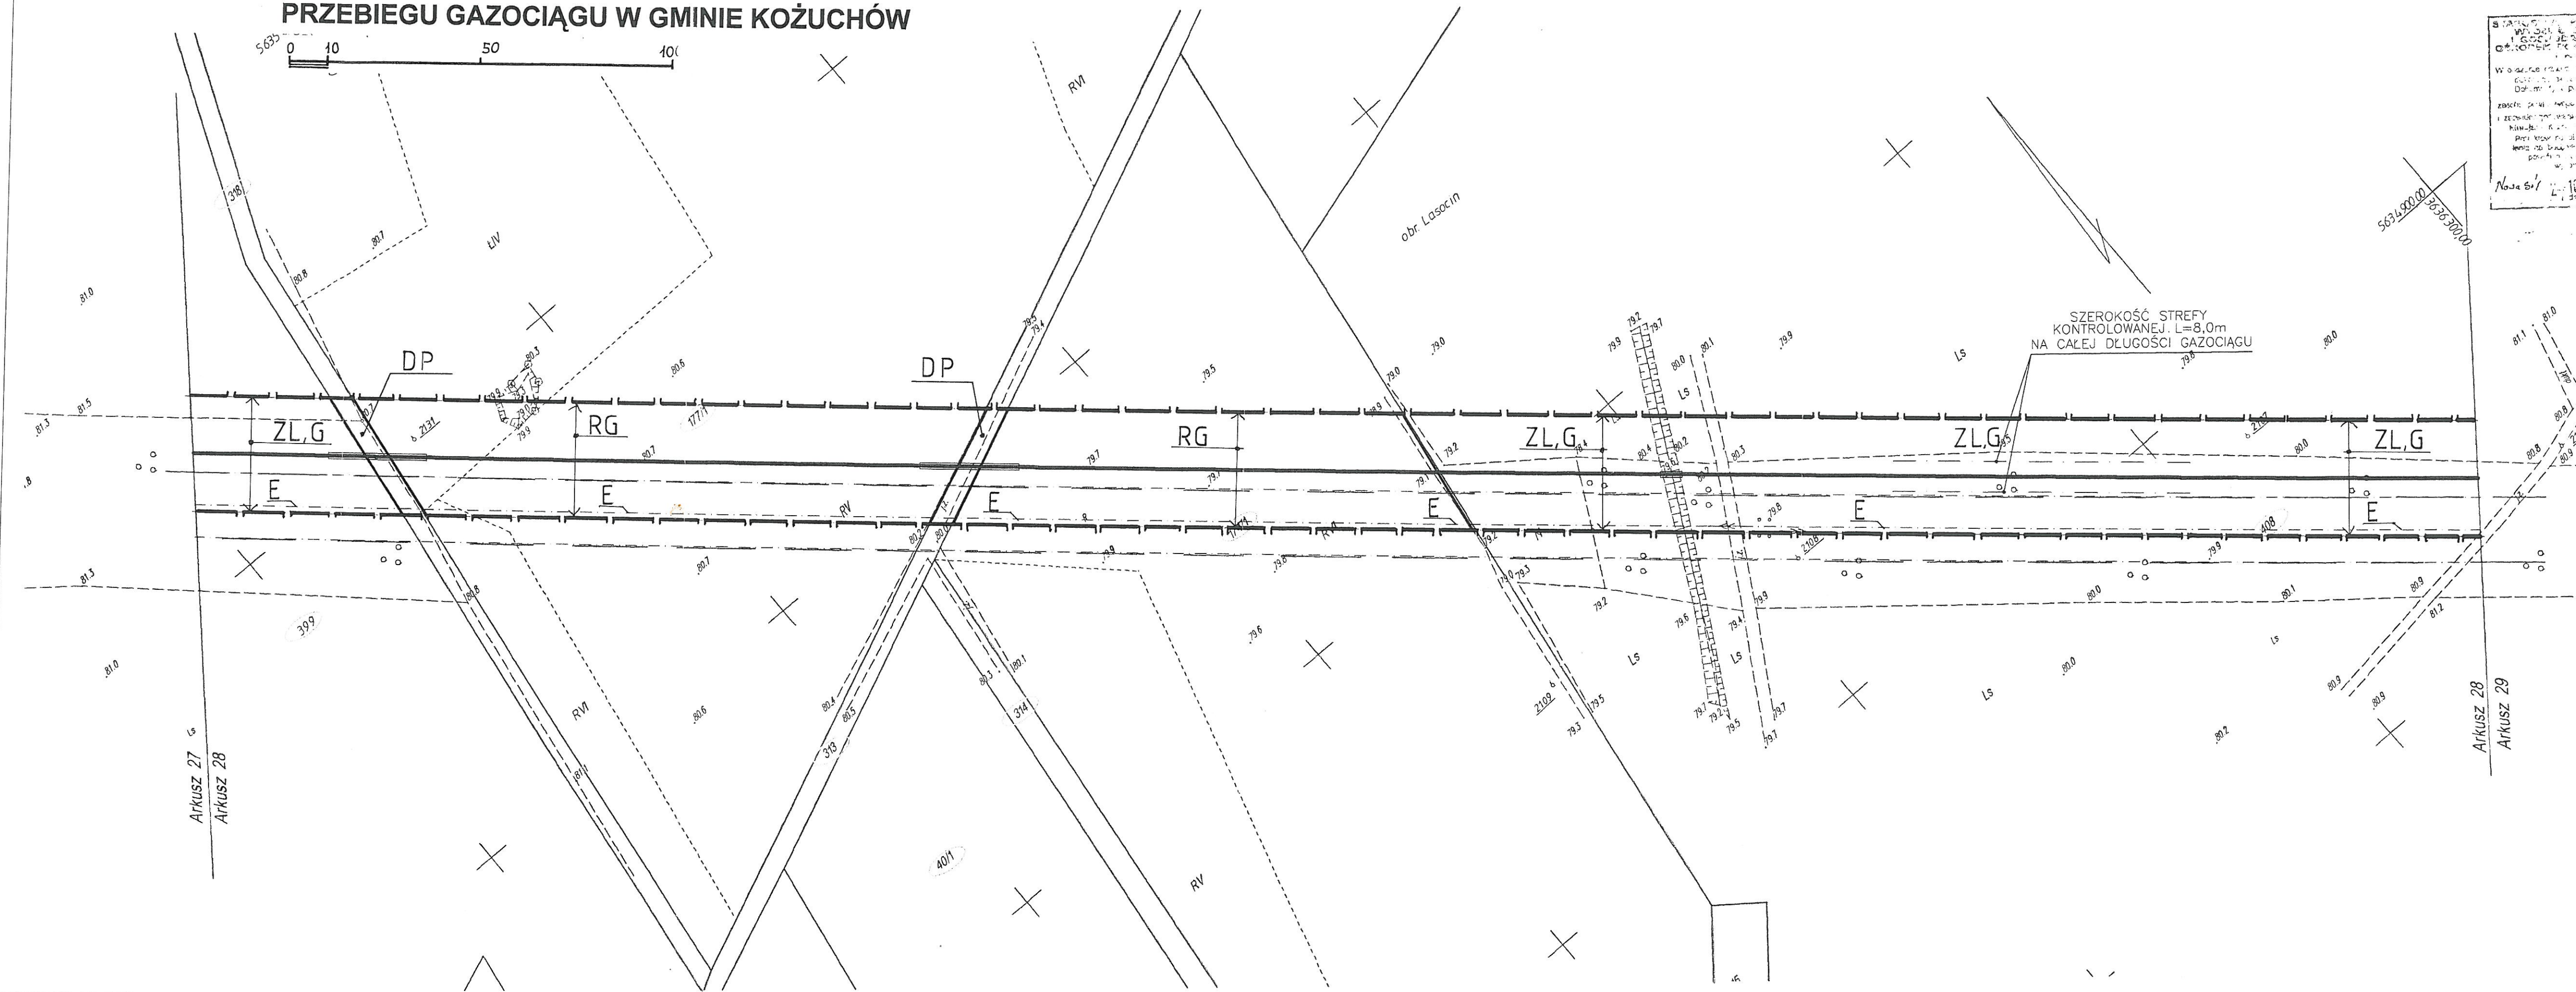

**MAPA SYTUACYJNO - WYSOKOŚCIOWA
DLA CELÓW PROJEKTOWYCH**

Skala 1:1000

Wykonano na podstawie mapy zasadniczej, ark. nr
441221233, 234, 441223.032

TRASA POD PROJEKTOWANY GAZOCIĄG W GMINIE KOŻUCHÓW

Investor: EWE POLSKA

NA NINIEJSZEJ MAPIE MOŻE WYSTĘPOWAĆ UZBROJENIE PODZIEMNE
NIE ZGŁOSZONE DO INWENTARYZACJI GEODEZYJNEJ

GRANICE NAMIESIŁO GRAFICZNE Z MAP EWIDENCYJNYCH
ORAZ NA PODSTAWIE MAPY NUMERYCZNEJ OPRACOWANEJ
W SYSTEMIE GEO-INFO

Wykonawca: Biuro Planowania i Kształtów Technicznych Sp. z o.o.
w Międzyrzeczu
Wykonano w 2005 roku
na podstawie nowego pomiaru oraz aktualizacji
KERG 1550-11/2005
Międzyrzecz wrzesień 2005
Kierownik roboty
Elżbieta Hać

- granice terenu objętego planem
- linie rozgraniczające tereny o różnych funkcjach i różnych zasadach zagospodarowania
- ZL.G** tereny leśne z trasą gazociągu
- RG** tereny rolne z trasą gazociągu
- E** istniejące linie energetyczne wn i sn

LEGENDA:

- GAZOCIĄGI W.C. i Ś.C. WRAZ Z KABLAMI TRANSMISJI DANYCH
- GRANICA STREFY KONTROLOWANEJ
- GRANICA DZIAŁEK
- NUMER DZIAŁKI
- DP** drogi gruntowe nr ew. 318, 313
- przejście gazociągu przez drogi

ARKUSZ NR 28(33)

Załącznik Nr 1
do uchwały Nr...XLIV/33
Rady Miejskiej w Kożuchowie
z dnia...28 WRZESNIA 2005

Adnotacje urzędowe

**P.P. PRACOWNIA PROJEKTOWA
PLAN & PROJEKT**
UL. T. ZAWADZKIEGO „ZOŚKI” Nr 5A
65-530 ZIELONA GÓRA
tel. (068) 3233370, fax (068) 3233544
NIP 929-133-58-49
CENTRALNY REJESTR C.C.R.-BRUKSELA
N° CCR 22521

E	
D	
C	
B	
A	

Rev. Zmiana:
Investor: EWE POLSKA Sp. z o.o.
ul. Nowowiejskiego 63
61-734 Poznań, Polska

Projekt: **IEICB SIECI** Sp. z o.o.
65-077 ZIELONA GÓRA, AL. WOJSKA POLSKIE
tel. 451 96 83; fax 451 96 92
e-mail: ecib.sieci@interia.pl

BIURO PROJEKTOWO - USŁUGOWE PI
65-950 ZIELONA GÓRA, AL. WOJSKA POLSKIE
e-mail: ProjBud@interia.pl

PROJEKTANT	IMIE I NAZWISKO	UPRAWNIENIA
PROJEKTANT	tech. TADEUSZ BUŚKO	25/89/
	mgr inż. MAGDALENA PAWELEC	
	mgr inż. TOMASZ PAWELEC	
SPRAWDZIŁ	inż. LESŁAW ŻELEK	180/83
KIEROWNIK	inż. WŁODZIMIERZ SNEŁA	

PROJEKT: PROJEKT ZAGOSPODAROWANIA TERENU
ODCINEK F2-G2(ARKUSZ NR28/33)
OBIEKT: GAZOCIĄG W.C. i Ś.C.
SWIDNICA-NOWE MASTECZKO ODCINEK W GM. KOŻUCHÓW

NR ZLEC:	BRANŻA:	SKALA:	DATA:
187/05	S	1:1000	05.21

Zastrzegam wszelkie prawa wynikające z Ustawy o prawie autorskim
można być w całości lub w części prorysowany, uzupelniony lub oc
bez pisemnej zgody ECB Sieci w Zielonej Górze