
 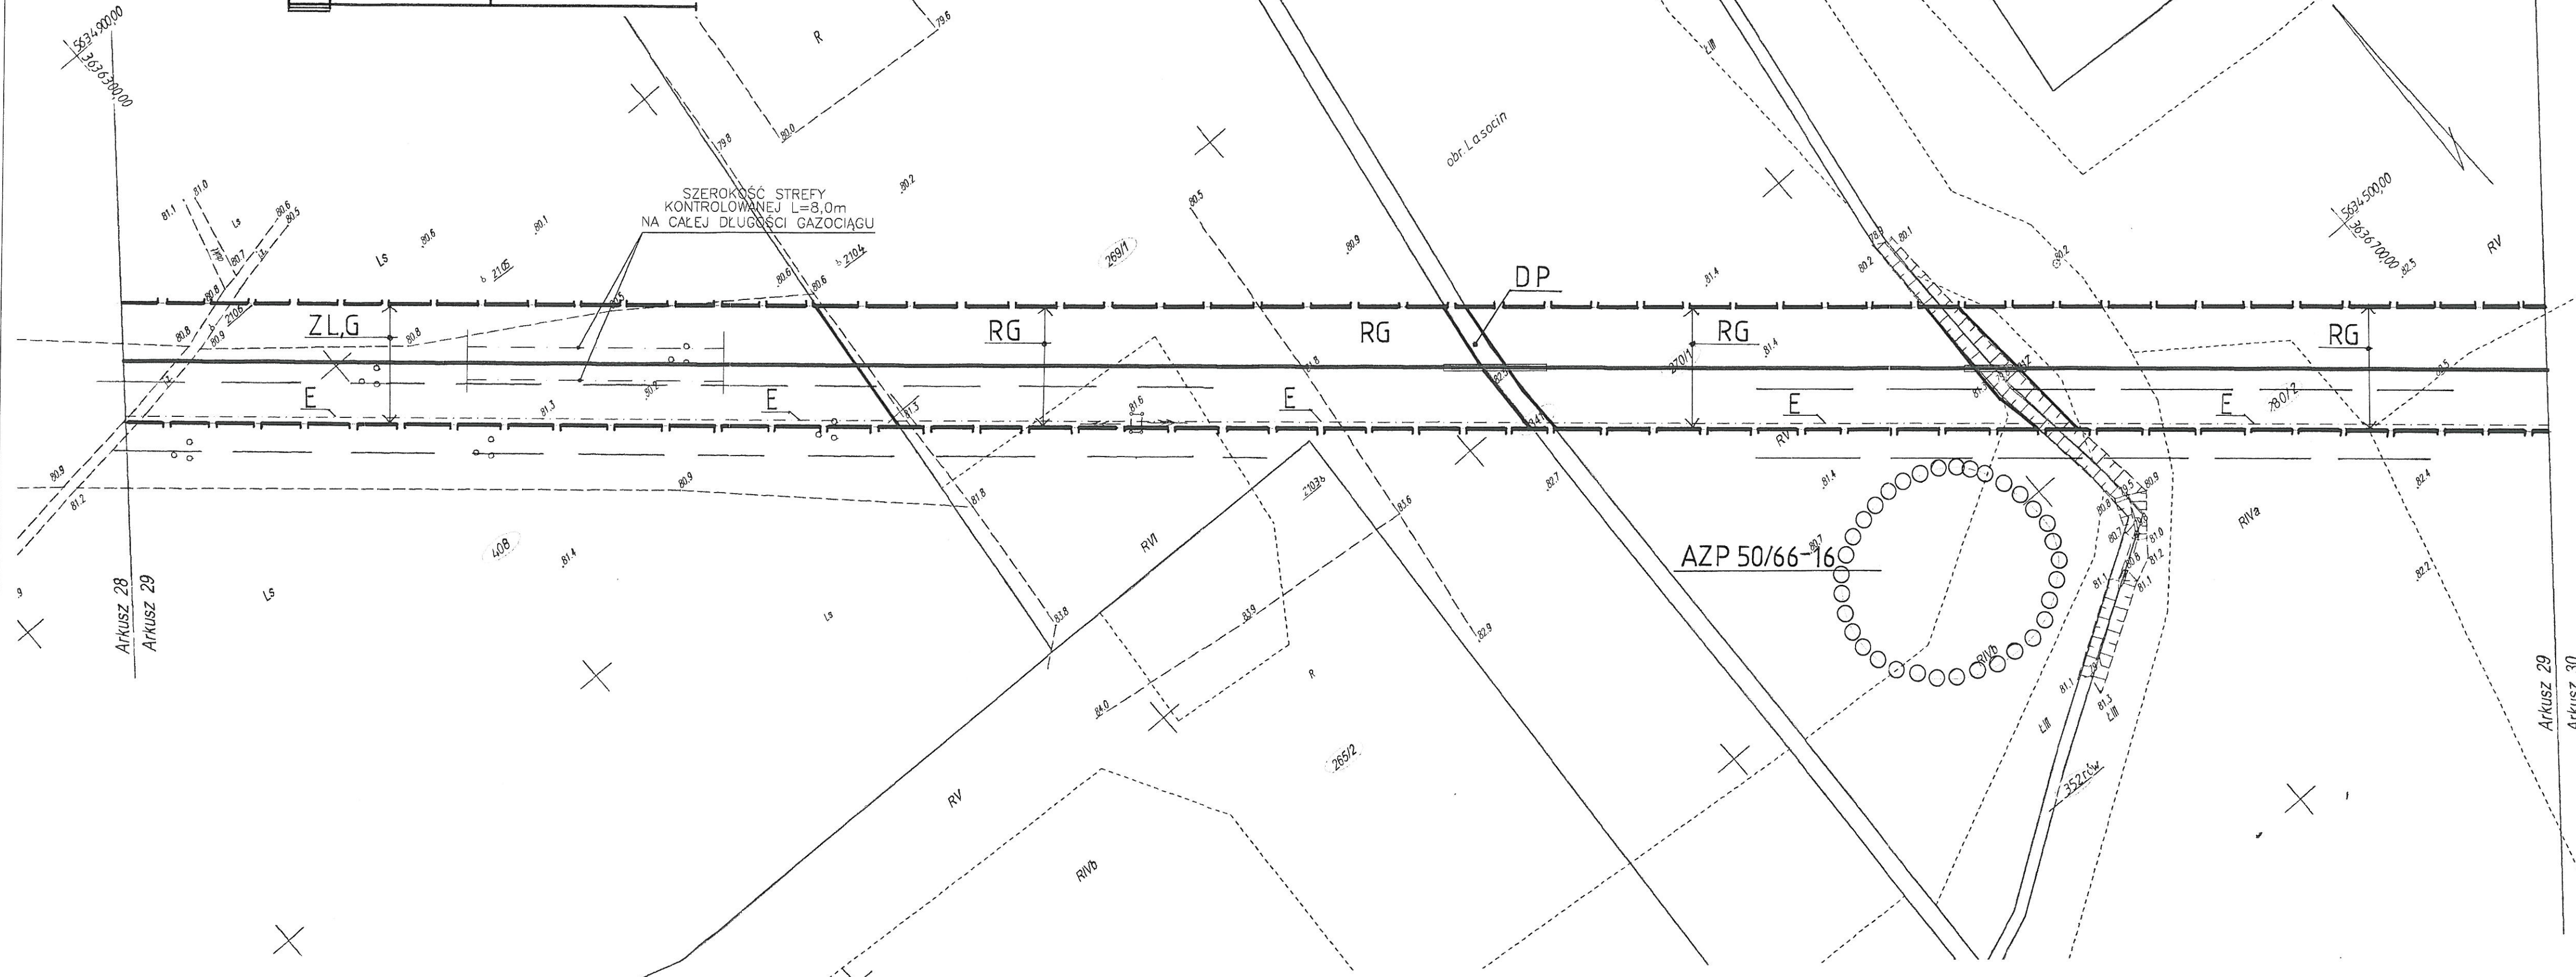


**MIEJSCOWY PLAN ZAGOSPODAROWANIA PRZESTRZENNEGO TERENU  
PRZEBIEGU GAZOCIĄGU W GMINIE KOŻUCHÓW**



**MAPA SYTUACYJNO - WYSOKOŚCIOWA  
DLA CELÓW PROJEKTOWYCH**  
Skala 1:1000

Wykonano na podstawie mapy zasadniczej, ark. nr  
441.223.032, 034

**TRASA POD PROJEKTOWANY GAZOCIĄG W GMINIE KOŻUCHÓW**

Inwestor: **EWE POLSKA**

NA NINIEJSZEJ MAPIE MOŻE WYSTĘPOWAĆ UZBROJENIE PODZIEMNE  
NIE ZGŁOSZONE DO INWENTARYZACJI GEODEZYJNEJ

GRANICE NANIESIÓNO GRAFICZNIE Z MAP EWIDENCYJNYCH  
ORAZ NA PODSTAWIE MAPY NUMERYCZNEJ OPRACOWANEJ  
W SYSTEMIE GEO-INFO

Wykonawca: **Biuro Planowania i Kresleń Technicznych Sp. z o.o.**  
w Międzyrzeczu  
Wykonano w 2005 roku  
na podstawie nowego pomiaru oraz aktualizacji  
KERG 1550-11/2005  
Międzyrzecz, wrzesień 2005

*Elżbieta Hać* Kierownik roboty

- granice terenu objętego planem
- linie rozgraniczające tereny o różnych funkcjach i różnych zasadach zagospodarowania
- ZL,G** tereny leśne z trasą gazociągu
- RG** tereny rolne z trasą gazociągu
- E** istniejące linie energetyczne wn i sn

**LEGENDA:**

- GAZOCIĄGI W.C. i Ś.C. WRAZ Z KABLAMI TRANSMISJI DANYCH
- GRANICA STREFY KONTROLOWANEJ
- GRANICA DZIAŁEK
- NUMER DZIAŁKI
- DP** droga gruntowa nr ew. 341
- przejście gazociągu przez drogi i rowy
- stanowiska archeologiczne

**ARKUSZ NR 29(33)**

Załącznik Nr 1  
do uchwały Nr...*XLV/33*  
Rady Miejskiej w Koźuchach  
z dnia...*28 WRZEŚNIA 2005*

Adnotacje urzędowe

**P&P PRACOWNIA PROJEKTOWA PLAN & PROJEKT**  
UL. T. ZAWADZKIEGO „ZOŚKI” Nr 5A  
65-530 ZIELONA GÓRA  
tel. (068) 3233370, fax: (068) 3233544  
NIP 929-133-50-49  
CENTRALNY REJESTR C.C.R.-BRUKSELA  
№ CCR 22521

E	
D	
C	
B	
A	
Rev.	Zmiana

Inwestor: **EWE POLSKA Sp. z o.o.**  
ul. Nowowiejskiego 53  
61-734 Poznań, Polska

Projektant: **ECB SIECI Sp. z o.o.**  
65-077 ZIELONA GÓRA, AL. WOJSKA POLSKIEGO  
tel. 451 98 83; fax: 451 98 92  
e-mail: ecbsieci@interia.pl

BIURO PROJEKTOWO - USŁUGOWE PRO  
65-950 ZIELONA GÓRA, AL. WOJSKA POLSKIEGO 3  
e-mail: ProjBud@interia.pl

	IMIĘ I NAZWISKO	UPRAWNIENIA
PROJEKTANT	tech. TADEUSZ BUŚKO	25/89/ZG
	mgr inż. MAGDALENA PAWELEC	
	mgr inż. TOMASZ PAWELEC	
SPRAWDZIŁ	inż. LESŁAW ŻELEK	180/83/ZG
KIEROWNIK	inż. WŁODZIMIERZ SNEŁA	

PROJEKT: PROJEKT ZAGOSPODAROWANIA TERENU  
ODCINEK G2-H2 (ARKUSZ NR29/33)

OBIEKT: GAZOCIĄG W.C. i Ś.C.  
ŚWIDNICA-NOWE MIASTECZKO ODCINEK W GM. KOŻUCHÓW

NR ZLEC:	BRANŻA:	SKALA:	DATA:
187/05	S	1:1000	05.2005

Zastrzeżenie: Wszelkie prawa wynikające z Ustawy o prawie autorskim. Ryzyko może być w całości lub w części przeniesione, uszczelnione lub oddane bez pisemnej zgody ECB Sieci w Zielonej Górze