
 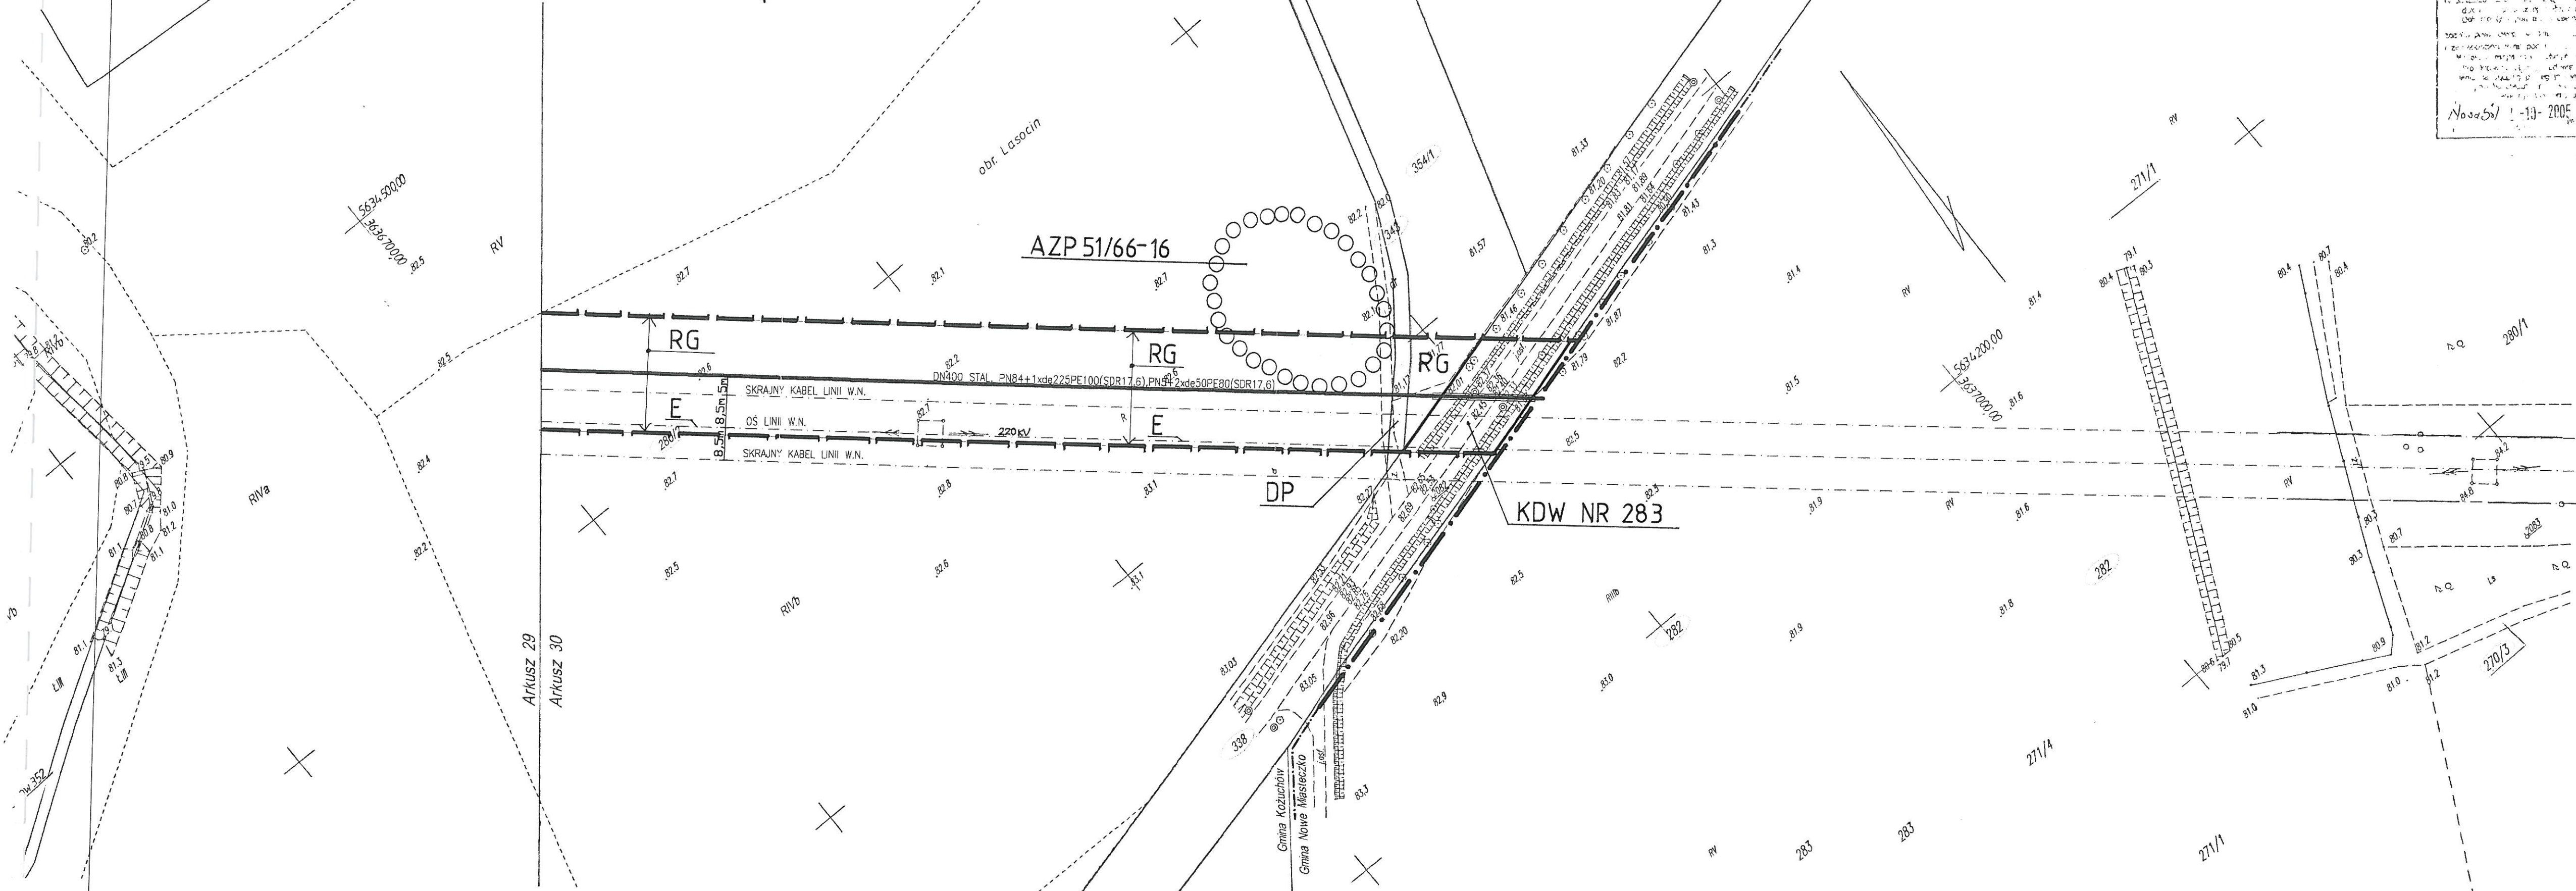


**MIEJSCOWY PLAN ZAGOSPODAROWANIA PRZESTRZENNEGO TERENU
PRZEBIEGU GAZOCIĄGU W GMINIE KOŻUCHÓW**



**MAPA SYTUACYJNO - WYSOKOŚCIOWA
DLA CELÓW PROJEKTOWYCH**

Skala 1:1000

Wykonano na podstawie mapy zasadniczej, ark. nr
441.223.032, 043

TRASA POD PROJEKTOWANY GAZOCIĄG W GMINIE KOŻUCHÓW

Investor: **EWE POLSKA**

NA NINIEJSZEJ MAPIE MOŻE WYSTĘPOWAĆ UZBROJENIE PODZIEMNE
NIE ZGŁOSZONE DO INWENTARYZACJI GEODEZYJNEJ

GRANICE NAMIESIONO GRAFICZNIE Z MAP EWIDENCYJNYCH
ORAZ NA PODSTAWIE MAPY NUMERYCZNEJ OPRACOWANEJ
W SYSTEMIE GEO-INFO

Wykonawca: **Biuro Planowania i Kresleń Technicznych Sp. z o.o.**
w Międzyrzeczu

Wykonano w 2005 roku
na podstawie nowego pomiaru oraz aktualizacji
KERG 1550-11/2005
Międzyrzecz wrzesień 2005
Kierownik roboty
Elżbieta Hać

- granice terenu objętego planem
- linie rozgraniczające tereny o różnych funkcjach,
lub różnych zasadach zagospodarowania
- RG** tereny rolne z trasa gazociągu
- DP** droga gruntowa nr ew. 343

LEGENDA:

- GAZOCIĄGI W.C. i Ś.C. WRAZ Z KABLAMI TRANSMISJI DANYCH
- GRANICA STREFY KONTROLOWANEJ
- GRANICA DZIAŁEK
- NUMER DZIAŁKI
- KDW** droga publiczna wojewódzka nr 283
- przejście gazociągu przez drogę wojewódzką
- stanowiska archeologiczne

ARKUSZ NR 30(33)

Załącznik Nr 1
do uchwały Nr... XLIV/331/06...
Rady Miejskiej w Koźuchowie
z dnia... 28 WRZEŚNIA 2006 R...

RADA MIEJSKA
W KOŻUCHOWIE

Adnotacje urzędowe

P&P PRACOWNIA PROJEKTOWA
PLAN & PROJEKT
UL. T. ZAWADZKIEGO „ZOŚKI” Nr 5A
65-530 ZIELONA GÓRA
☎ (068) 323 3370, fax (068) 323 3544
NIP 929-133-58-49
CENTRALNY REJESTR C.C.R-BRUKSELA
№ CCR 22521

E			
D			
C			
B			
A			
Rev.	Zmiana	Data	Nazwisko

Investor: **EWE POLSKA Sp. z o.o.**
ul. Nowowiejskiego 53
61-734 Poznań, Polska

Projekt: **ECB SIECI Sp. z o.o.**
65-077 ZIELONA GÓRA, AL. WOJSKA POLSKIEGO 37
tel. 451 96 83; fax 451 96 92
e-mail: ecbsieci@interia.pl

BIURO PROJEKTOWO - USŁUGOWE PROJ-BUD SP. Z O.O.
65-950 ZIELONA GÓRA, AL. WOJSKA POLSKIEGO 37 tel./fax 327-20-09
e-mail: ProjBud@interia.pl

PROJEKTANT	IMIĘ I NAZWISKO	UPRAWNIENIA	PODPIS
PROJEKTANT	tech. TADEUSZ BUŚKO	25/89/ZG	
	mgr inż. MAGDALENA PAWELEC		
	mgr inż. TOMASZ PAWELEC		
SPRAWDZIŁ	inż. LESŁAW ŻELEK	180/83/ZG	
KIEROWNIK	inż. WŁODZIMIERZ SNEŁA		

PROJEKT: PROJEKT ZAGOSPODAROWANIA TERENU
ODCINEK H2-IV (ARKUSZ NR30/33)
OBIEKT: GAZOCIĄG W.C. i Ś.C.
ŚWIDNICA-NOWE MIASTECZKO ODCINEK W GM. KOŻUCHÓW STADIUM PROJEKT
BUD/WYK

NR ZLEC:	BRANŻA:	SKALA:	DATA:	NR RYS.:
187/05	S	1:1000	05.2006	60

Zastrzegam sobie wszelkie prawa wynikające z Ustawy o prawie autorskim. Rysunek niniejszy nie może być w całości lub w części kopiowany, udostępniany lub edytowany komputernie, bez pisemnej zgody ECB Sieci w Zielonej Górze